

令和7年度（繰） 桜小学校外1校照明LED化更新業務委託

E-00	表紙	E-11	北郷小学校案内図・配置図
E-01	特記仕様書	E-12	北郷小学校校舎1階平面図(改修前)
E-02	桜小学校案内図・配置図	E-13	北郷小学校校舎1階平面図(改修後)
E-03	桜小学校校舎1階平面図(改修前)	E-14	北郷小学校校舎2階平面図(改修前)
E-04	桜小学校校舎1階平面図(改修後)	E-15	北郷小学校校舎2階平面図(改修後)
E-05	桜小学校校舎2階平面図(改修前)	E-16	北郷小学校校舎3階平面図(改修前)
E-06	桜小学校校舎2階平面図(改修後)	E-17	北郷小学校校舎3階平面図(改修後)
E-07	桜小学校校舎3階平面図(改修前)	E-18	北郷小学校屋内運動場1階平面図(改修前)
E-08	桜小学校校舎3階平面図(改修後)	E-19	北郷小学校屋内運動場1階平面図(改修後)
E-09	桜小学校屋内運動場1階平面図(改修前)	E-20	北郷小学校屋内運動場ギャラリー平面図(改修前)
E-10	桜小学校屋内運動場1階平面図(改修後)	E-21	北郷小学校屋内運動場ギャラリー平面図(改修後)


角田市 産業建設部 都市計画課

備考		委託業務名	令和7年度（繰） 角田市立桜小学校外1校照明LED化更新業務委託	図名	表紙	縮尺	作成年月日	図面番号
		委託業務場所	角田市 佐倉 字 小山 地内外	設計者	角田市産業建設部都市計画課		2026. 7	E-00

[illegible]

受電設備	1. 工事範囲	・ 受電部	・ 引下げ導線	・ 接地極埋設
	2. 受電部	・ 突針	・ 構上導体	・ 笠木（別途）など
受電設備	3. 避雷導線	・ 引下げ導線	・ 構造体利用	
	4. 接地極	※ 接地極埋設	・ 構造体利用（測定時期	回数
受電設備	5. 測定用補助接地極	・ 設置		
	1. 工事範囲	・ 機器類		
受電設備	2. 電気方式	・ 高圧 三相3線式 6kV 50Hz		
	3. 引きケーブル	・ 低圧 三相3線式 200V	・ 低圧 単相3線式 100V/200V	
受電設備	4. 配電盤	・ EM-CET381	・ EM-CET60	
	5. 主遮断装置	※ 限流ヒューズ及び高圧負荷開閉器（PFF-S）	・ 高圧交流遮断器（CB）	
受電設備	6. 高圧機器類	・ 油入式	・ モールド	
	7. 変圧器	・ 単相変圧器 kVA	・ 三相変圧器 kVA	
受電設備	8. 連相用コンデンサ	・ 低圧	・ 高圧	
	9. リアクトル	・ 6%	・ 13%	
受電設備	10. 自動力率制御装置	・ メーターリレー形	・ 静止形	
	11. 測定用補助接地極	・ 設置		
電力貯蔵設備	1. 直流電源装置	※ 非常用照明器具電源 受変電設備制御電源用	・ 受変電設備制御専用	・ 非常用照明器具専用蓄電池
	2. 交流無停電電源装置	用途（）	・ kVA	・ 鉛蓄電池（・ HS ・ CS ・ MSE ・ 長寿命形MSE ・ ）
発電設備	1. 工事範囲	・ 機器類		
	2. 形式	・ 簡易形	・ キュービクル形	・ オープン形
発電設備	3. 発電機	電気方式 相 線式 50Hz	電圧 V	定格出力 kVA 運転時間 時間
	4. 原動機	種類	・ ディーゼル	・ ガスタービン
発電設備	5. 燃料	種類	・ 軽油	・ 灯油
	6. 太陽光発電装置	太陽電池モジュールの公称出力	kW	定格電圧 V 定格出力 kW
構内交換設備	1. 工事範囲	・ 交換機	・ 電話機	・ 配線（・ 全部 ・ 端子盤以降）
	2. 電話交換機	形式 回線数	・ ボタン電話装置	・ デジタルPBX
構内交換設備	3. 電話機への配線	電話機1台につき、下記のものを見込む	・ EM-TIEFD、6S-2C	・ 20m
	4. ローテーションアウトレット（亀甲形）	※ 一般電装用	・ 銅合装用	・ アルミ製
通信用設備	1. 工事範囲及び施工方法	※ 本工事	・ 別途工事	
	2. 構内情報通信網設備	種類	・ 10BASE-T	・ 100BASE-T
通信用設備	3. 情報表示設備	・ 観時計	・ 同線（※ 壁掛形）	・ 自立形
	4. 映像・音響設備	・ 増倍器	・ W	・ BD
通信用設備	5. 拡声設備	・ 一般放送用	・ 非常放送用装置	・ キャビネットラック形
	6. 誘導支援設備	・ テレビ共同受信	・ テレビ電源線管防設備	・ 駐車場管理設備
通信用設備	7. テレビ共同受信設備	・ テレビアンテナ（・ AU	・ CSBSA	・ CS
	8. テレビ電源障害防設備	・ 監視カメラ設備	・ 検知器（・ 光線式	・ ループコイル式）
通信用設備	9. 監視カメラ設備	・ 信号灯・警報灯	・ 発光機	・ カーゲート
	10. 駐車場管理設備	・ 防犯・入退室管理設備	・ 防犯工事（※ 本工事	・ 別途
防火設備	1. 工事範囲	・ 配管	・ 配線	・ 機器類
	2. 火災検知装置	・ 壁掛形	・ 自立形	・ 受検機
防火設備	3. 非常警報装置	・ 非常ベル（自動式サイレンを含む）	・ 非常放送装置	
	4. 自動閉鎖装置	・ 連動制御器	・ 自動閉鎖装置（・ 防火戸用	・ 防煙ダンパ用
防火設備	5. ガス漏れ火災警報装置	・ 受検機	・ 同線（・ 都市ガス用	・ 液化石油ガス用）
	6. 消火器類	・ 消火器	・ 種類	・ 数量


<

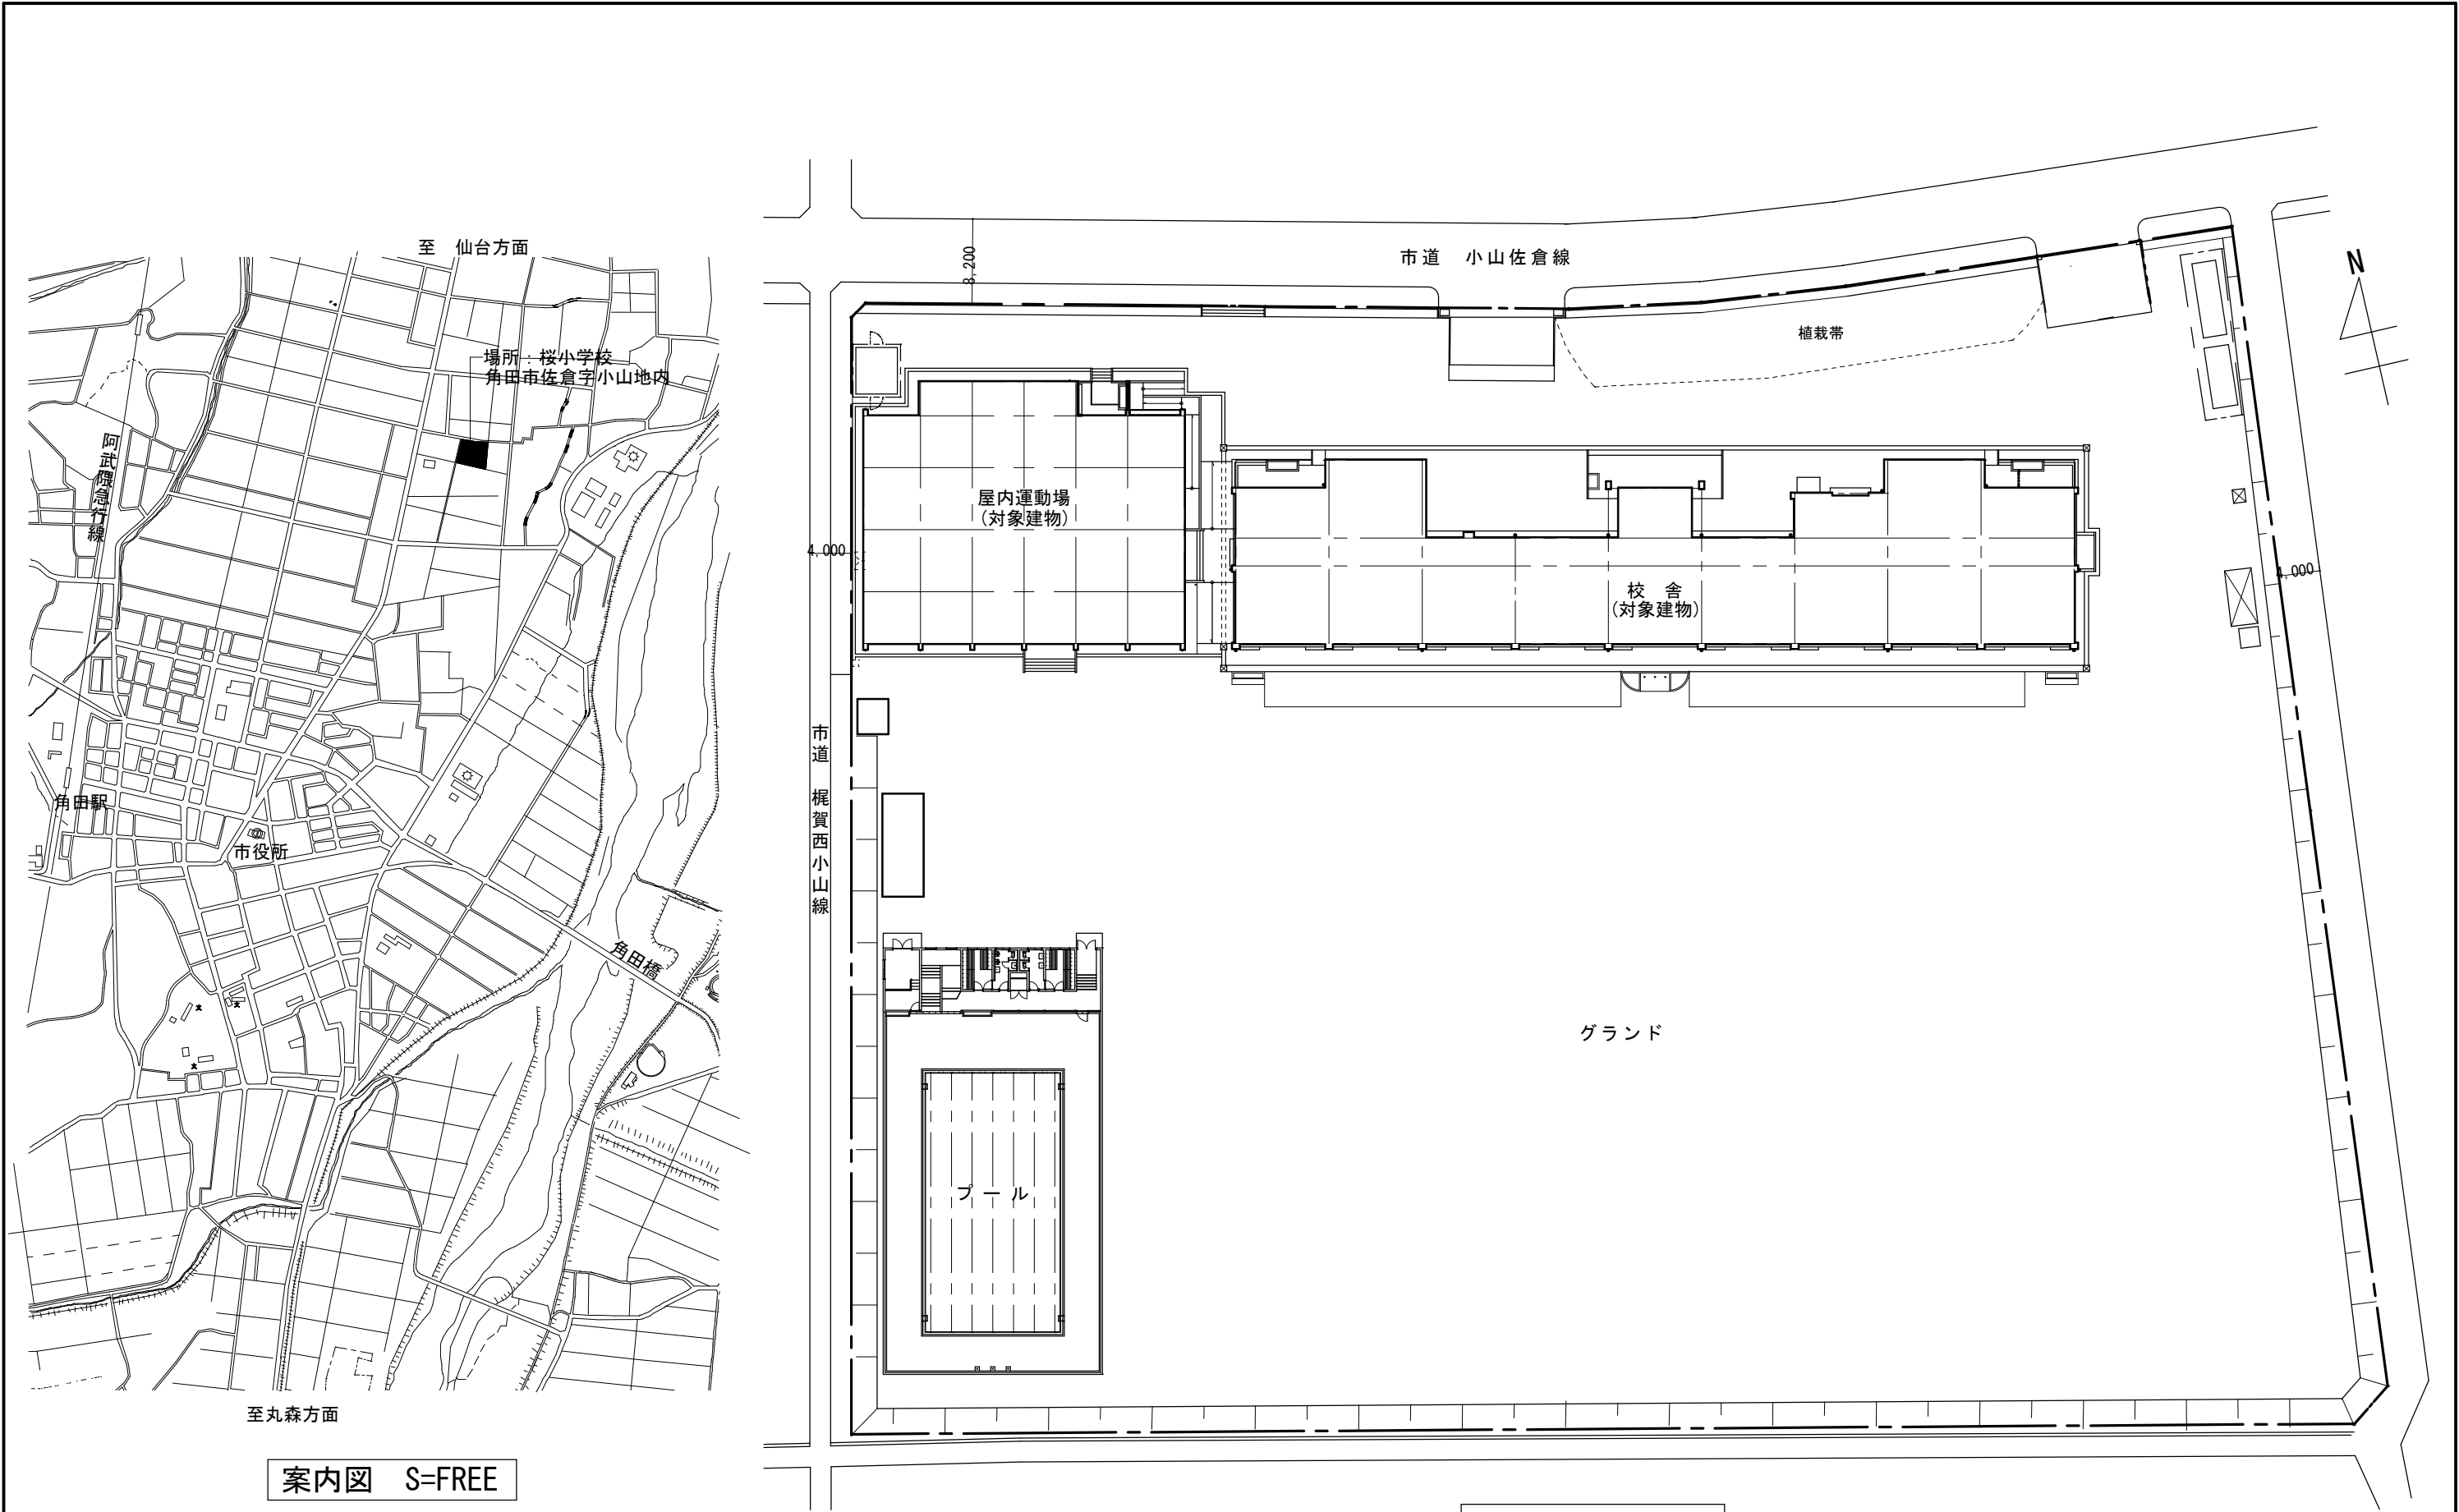

案内図 S=FREE

配置図 S=1/600

備考		委託業務名	令和7年度(線) 角田市立桜小学校外1校照明LED化更新業務委託	図名	桜小学校案内図・配置図	縮尺	作成年月日	図面番号
		委託業務場所	角田市 佐倉 字 小山 地内外	設計者	角田市産業建設部都市計画課		2026.7	E-02

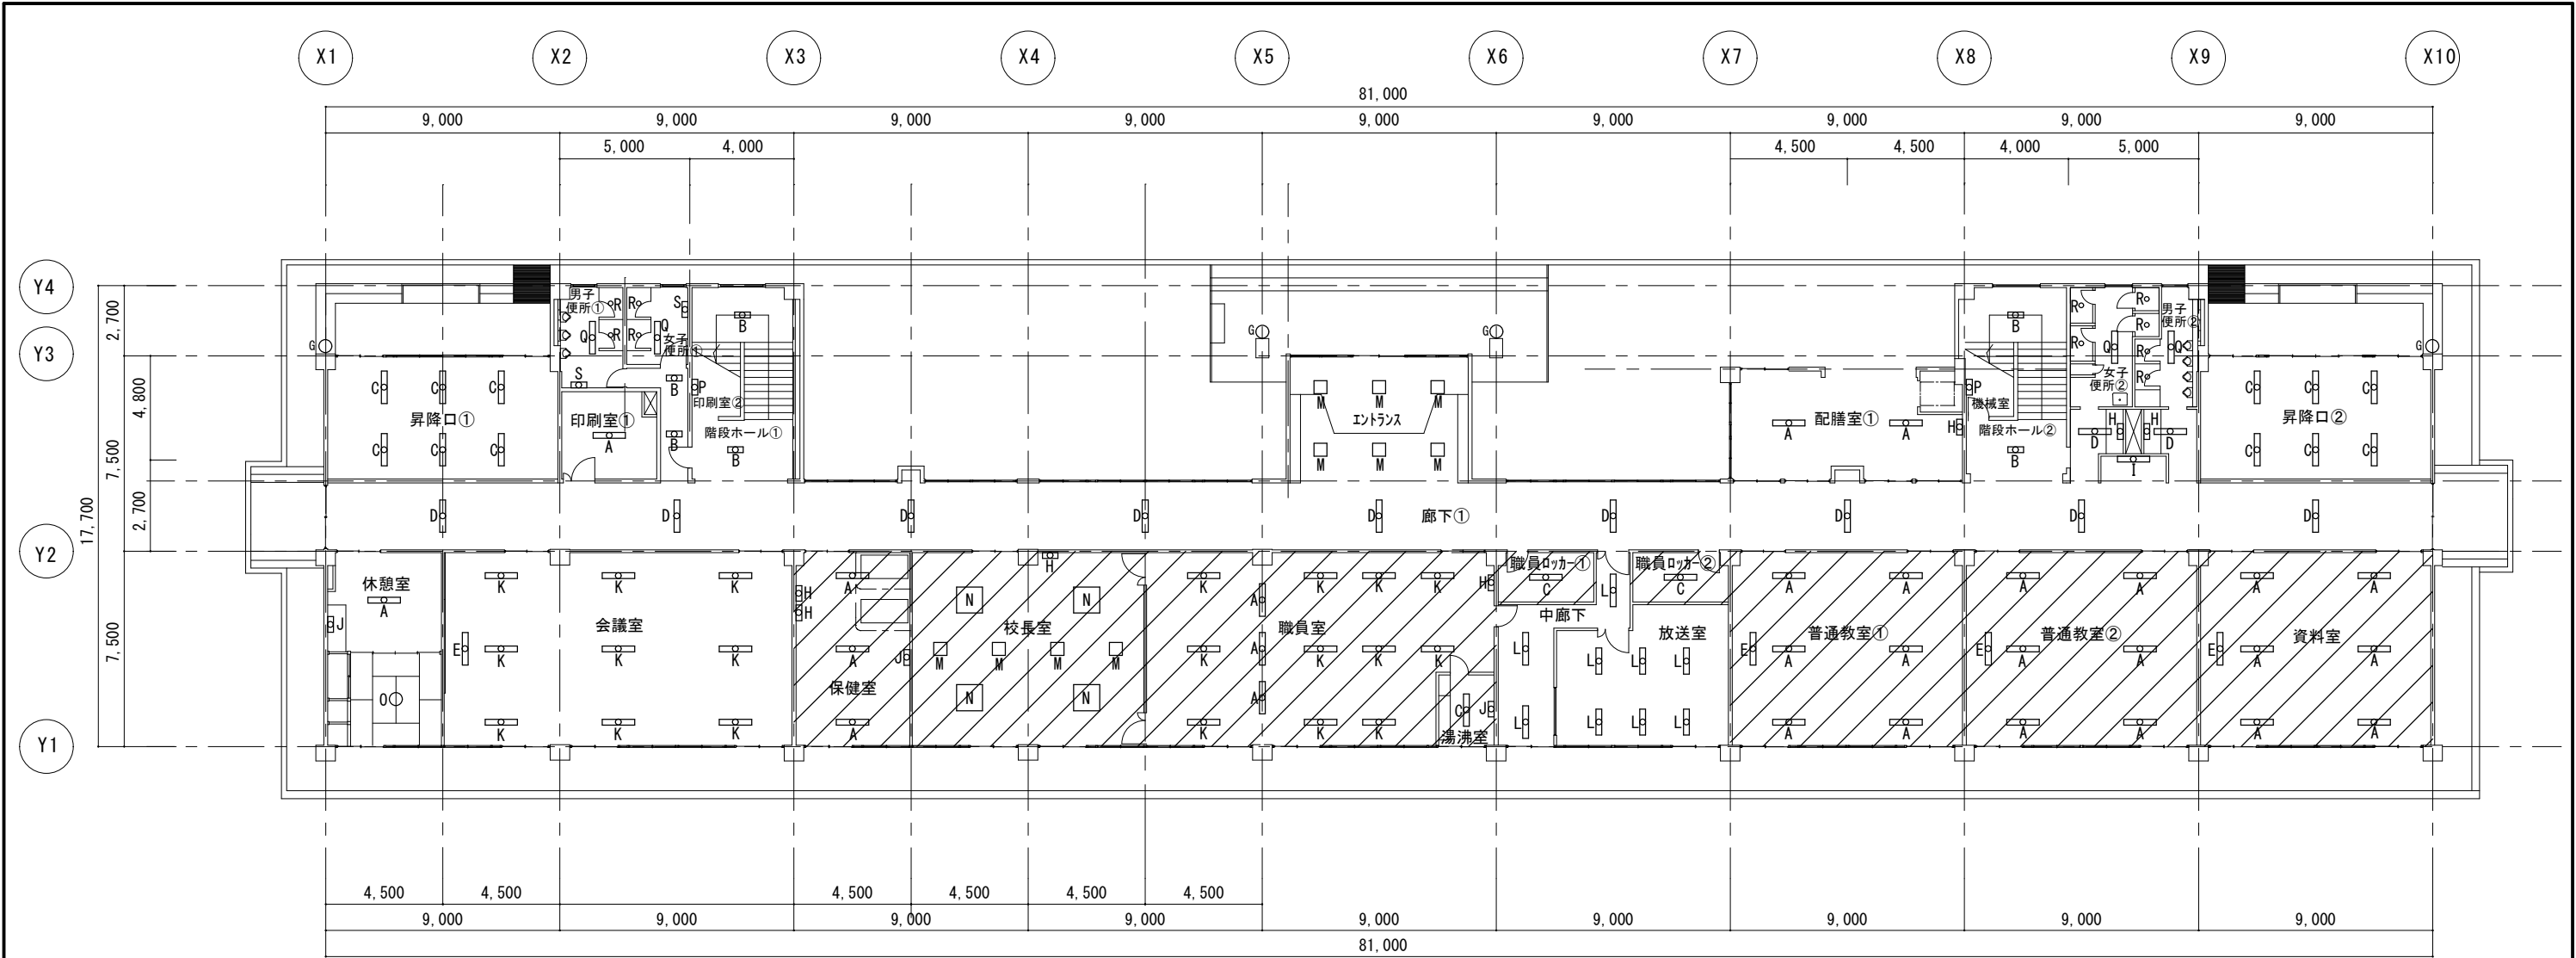

1 階 平 面 図

■■■■改修箇所を示す

昇降口①			
C	FL40W-1	富士型	6箇所
休憩室			
A	FL40W-2	富士型	1箇所
J	FL15W-1	ブラケット	1箇所
O	FCL30W-2	ペンダントライト	1箇所
会議室			
E	FL40W-1	吊下型	1箇所
K	FL40W-2	埋込型	9箇所
印刷室①			
A	FL40W-2	富士型	1箇所
印刷室②			
P	FL20W-1	ブラケット	1箇所
階段ホール①			
B	FL20W-2	富士型	2箇所

男子便所①			
Q	FHF32W-1	富士型	1箇所
R	FHSD11W-1	ダウンライト	2箇所
P	FL20W-1	ブラケット	1箇所
女子便所①			
Q	FHF32W-1	富士型	1箇所
R	FHSD11W-1	ダウンライト	2箇所
P	FL20W-1	ブラケット	1箇所
保健室			
A	FL40W-2	富士型	3箇所
H	FL10W-1	ブラケット	2箇所
J	FL15W-1	ブラケット	1箇所
校長室			
M	FCL30W-1	埋込型	4箇所
N	FL40W-5	埋込型	4箇所
H	FL10W-1	ブラケット	1箇所


職員室			
A	FL40W-2	富士型	3箇所
K	FL40W-2	埋込型	11箇所
H	FL10W-1	ブラケット	1箇所
湯沸室			
C	FL40W-1	富士型	1箇所
J	FL15W-1	ブラケット	1箇所
エントランス			
M	FCL30W-1	埋込型	6箇所
中廊下			
L	FL40W-1	埋込型	3箇所
職員ロッカ①			
C	FL40W-1	富士型	1箇所
職員ロッカ②			
C	FL40W-1	富士型	1箇所
放送室			
L	FL40W-1	埋込型	6箇所

普通教室①			
E	FL40W-1	吊下型	1箇所
A	FL40W-2	富士型	6箇所
普通教室②			
E	FL40W-1	吊下型	1箇所
A	FL40W-2	富士型	6箇所
配膳室①			
A	FL40W-2	富士型	2箇所
H	FL10W-1	ブラケット	1箇所
資料室			
E	FL40W-1	吊下型	1箇所
A	FL40W-2	富士型	6箇所
階段ホール②			
B	FL20W-2	富士型	2箇所
機械室			
P	FL20W-1	ブラケット	1箇所

男子便所②			
Q	FHF32W-1	富士型	1箇所
R	FHSD11W-1	ダウンライト	2箇所
女子便所②			
Q	FHF32W-1	富士型	1箇所
R	FHSD11W-1	ダウンライト	4箇所
昇降口②			
C	FL40W-1	富士型	6箇所
廊下①			
B	FL20W-2	富士型	2箇所
D	FL20W-1	富士型	11箇所
H	FL10W-1	ブラケット	2箇所
I	FL40W-1	ブラケット	1箇所
外部			
G	FL20W-2	外部用ブラケット	4箇所

※足場等設置箇所は合板相当の床養生のうえ設置すること。

備考		委託業務名	令和7年度(繰) 角田市立桜小学校外1校照明LED化更新業務委託	図 名	桜小学校校舎1階平面図(改修前)	縮 尺	作成年月日	図 面 番 号
		委託業務場所	角田市 佐倉 字 小山 地内外	設 計 者	角田市産業建設部都市計画課	1/250	2026.7	E-03

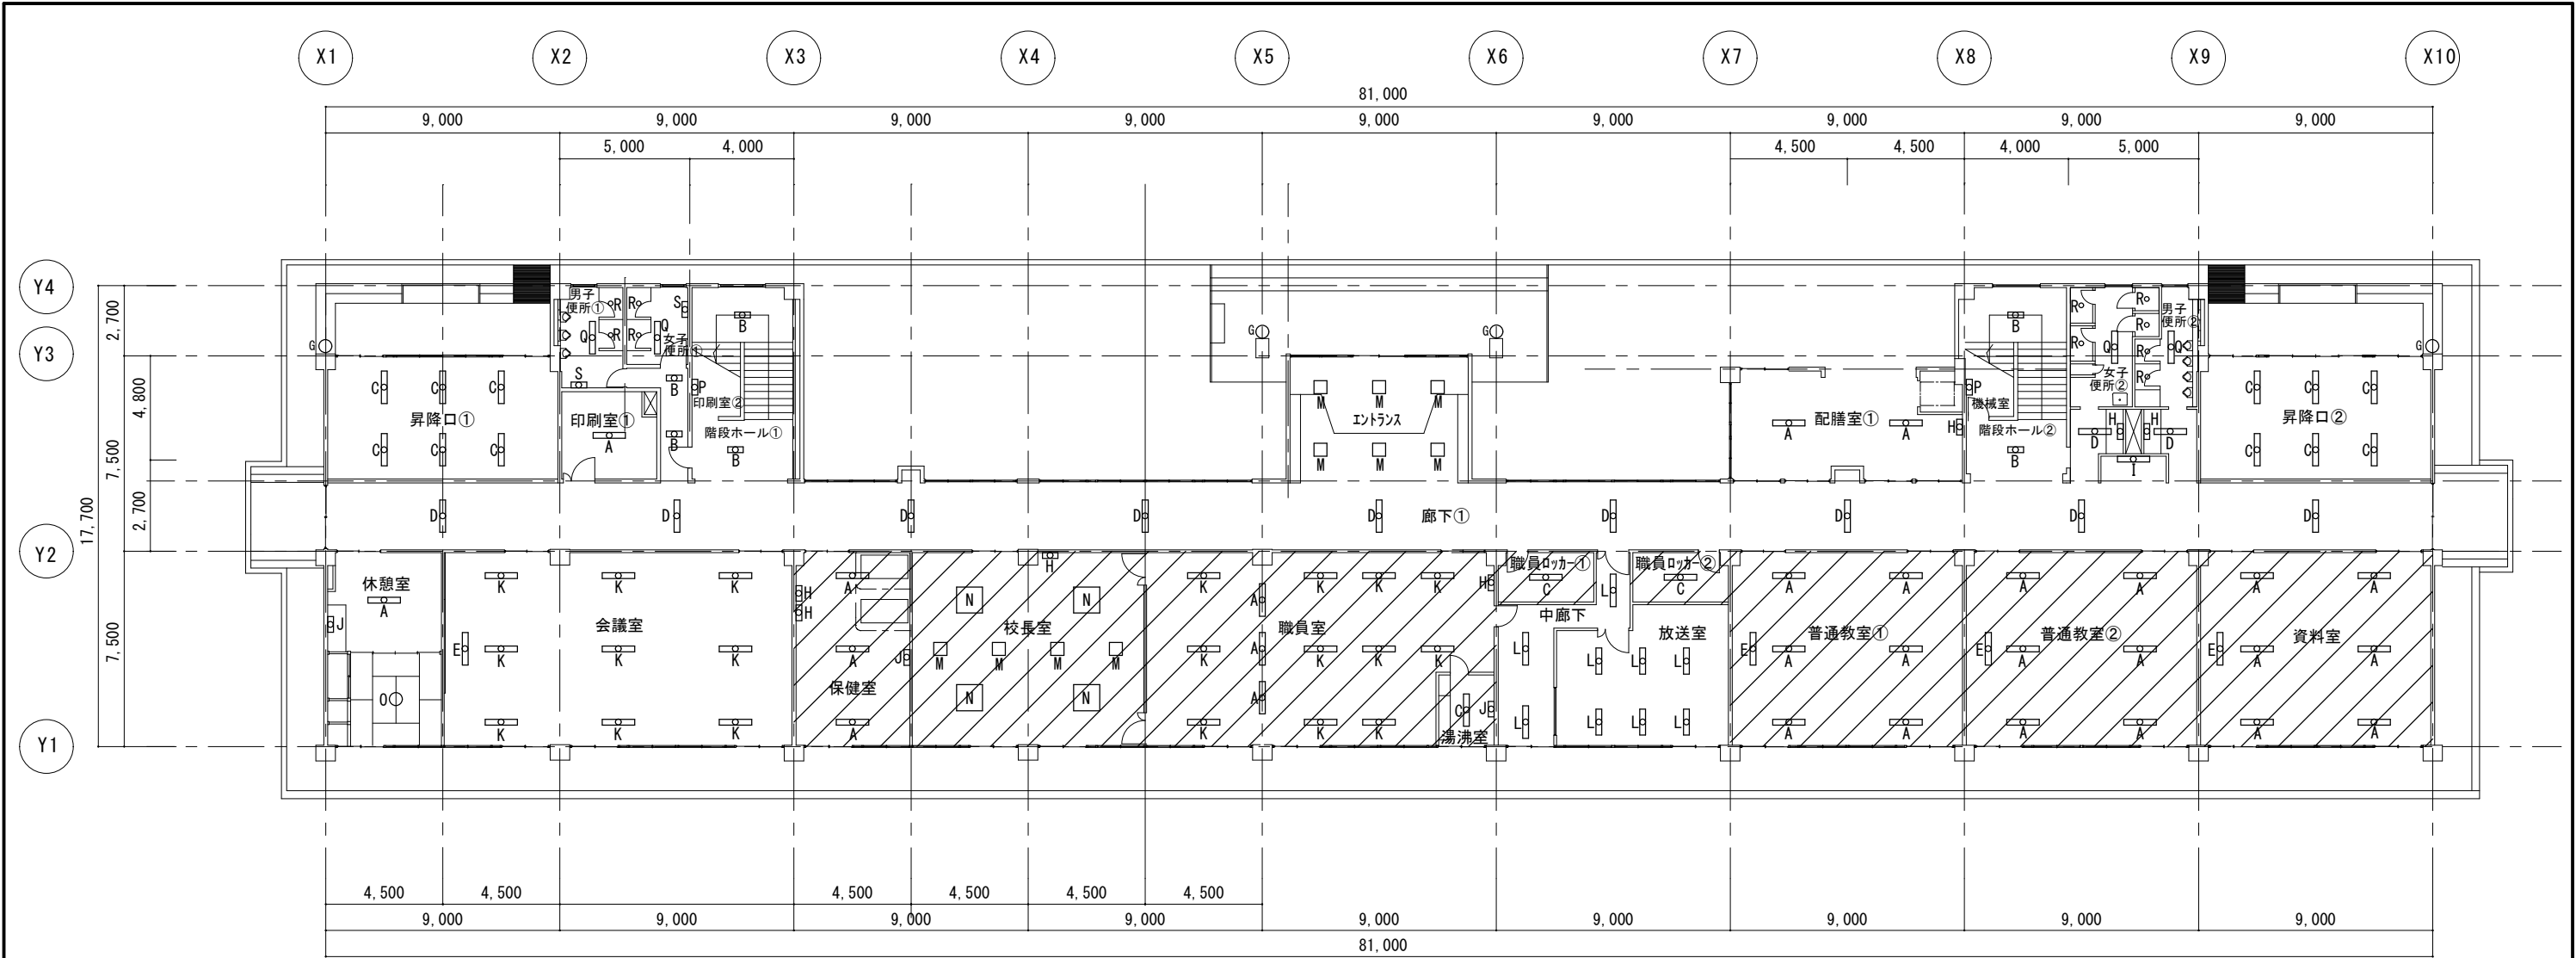

1 階 平 面 図

・ ・ ・ 改修箇所を示す

昇降口①		
C	FL40W-1 富士型	6箇所
休憩室		
A	FL40W-2 富士型	1箇所
J	FL15W-1 ブラケット	1箇所
Q	FCL30W-2 ペンダントライト	1箇所
会議室		
E	LSS6-4-23 吊下げ型	1箇所
K	LRS20-4-48	9箇所
印刷室①		
A	FL40W-2 富士型	1箇所
印刷室②		
P	FL20W-1 ブラケット	1箇所
階段ホール①		
B	FL20W-2 富士型	2箇所

男子便所①		
Q	FHF32W-1 富士型	1箇所
R	FHSD11W-1 ダウンライト	2箇所
P	FL20W-1 ブラケット	1箇所
女子便所①		
Q	FHF32W-1 富士型	1箇所
R	FHSD11W-1 ダウンライト	2箇所
P	FL20W-1 ブラケット	1箇所
保健室		
A	LSS10-4-48	3箇所
H	LBF3MP/RP-2-06	2箇所
J	LGB52095LE1相当	1箇所
校長室		
M	XL553PFVKLE9相当	4箇所
N	NNF45850CLT9相当	4箇所
H	LBF3MP/RP-2-06	1箇所


職員室		
A	LSS10-4-48	3箇所
K	LRS20-4-48	11箇所
H	LBF3MP/RP-2-06	1箇所
湯沸室		
C	LSS9-4-23	1箇所
J	LGB52095LE1相当	1箇所
エントランス		
M	FCL30W-1 埋込型	6箇所
中廊下		
L	FL40W-1 埋込型	3箇所
職員ロッカー①		
C	LSS9-4-23	1箇所
職員ロッカー②		
C	LSS9-4-23	1箇所
放送室		
L	XFX429RENTLE9相当	6箇所

普通教室①		
E	LSS6-4-23 吊下げ型	1箇所
A	LSS10-4-48	6箇所
普通教室②		
E	LSS6-4-23 吊下げ型	1箇所
A	LSS10-4-48	6箇所
配膳室①		
A	FL40W-2 富士型	2箇所
H	FL10W-1 ブラケット	1箇所
資料室		
E	LSS6-4-23 吊下げ型	1箇所
A	LSS10-4-48	6箇所
階段ホール②		
B	FL20W-2 富士型	2箇所
機械室		
P	FL20W-1 ブラケット	1箇所

男子便所②		
Q	FHF32W-1 富士型	1箇所
R	FHSD11W-1 ダウンライト	2箇所
女子便所②		
Q	FHF32W-1 富士型	1箇所
R	FHSD11W-1 ダウンライト	4箇所
昇降口②		
C	FL40W-1 富士型	6箇所
廊下①		
B	FL20W-2 富士型	2箇所
D	FL20W-1 富士型	11箇所
H	FL10W-1 ブラケット	2箇所
I	FL40W-1 ブラケット	1箇所
外部		
G	FL20W-2 外部用ブラケット	4箇所

※足場等設置箇所は合板相当の床養生のうえ設置すること。

備考		委託業務名	令和7年度(繰) 角田市立桜小学校外1校照明LED化更新業務委託	図 名	桜小学校校舎1階平面図(改修後)	縮 尺	作成年月日	図 面 番 号
		委託業務場所	角田市 佐倉 字 小山 地内外	設 計 者	角田市産業建設部都市計画課	1/250	2026.7	E-04

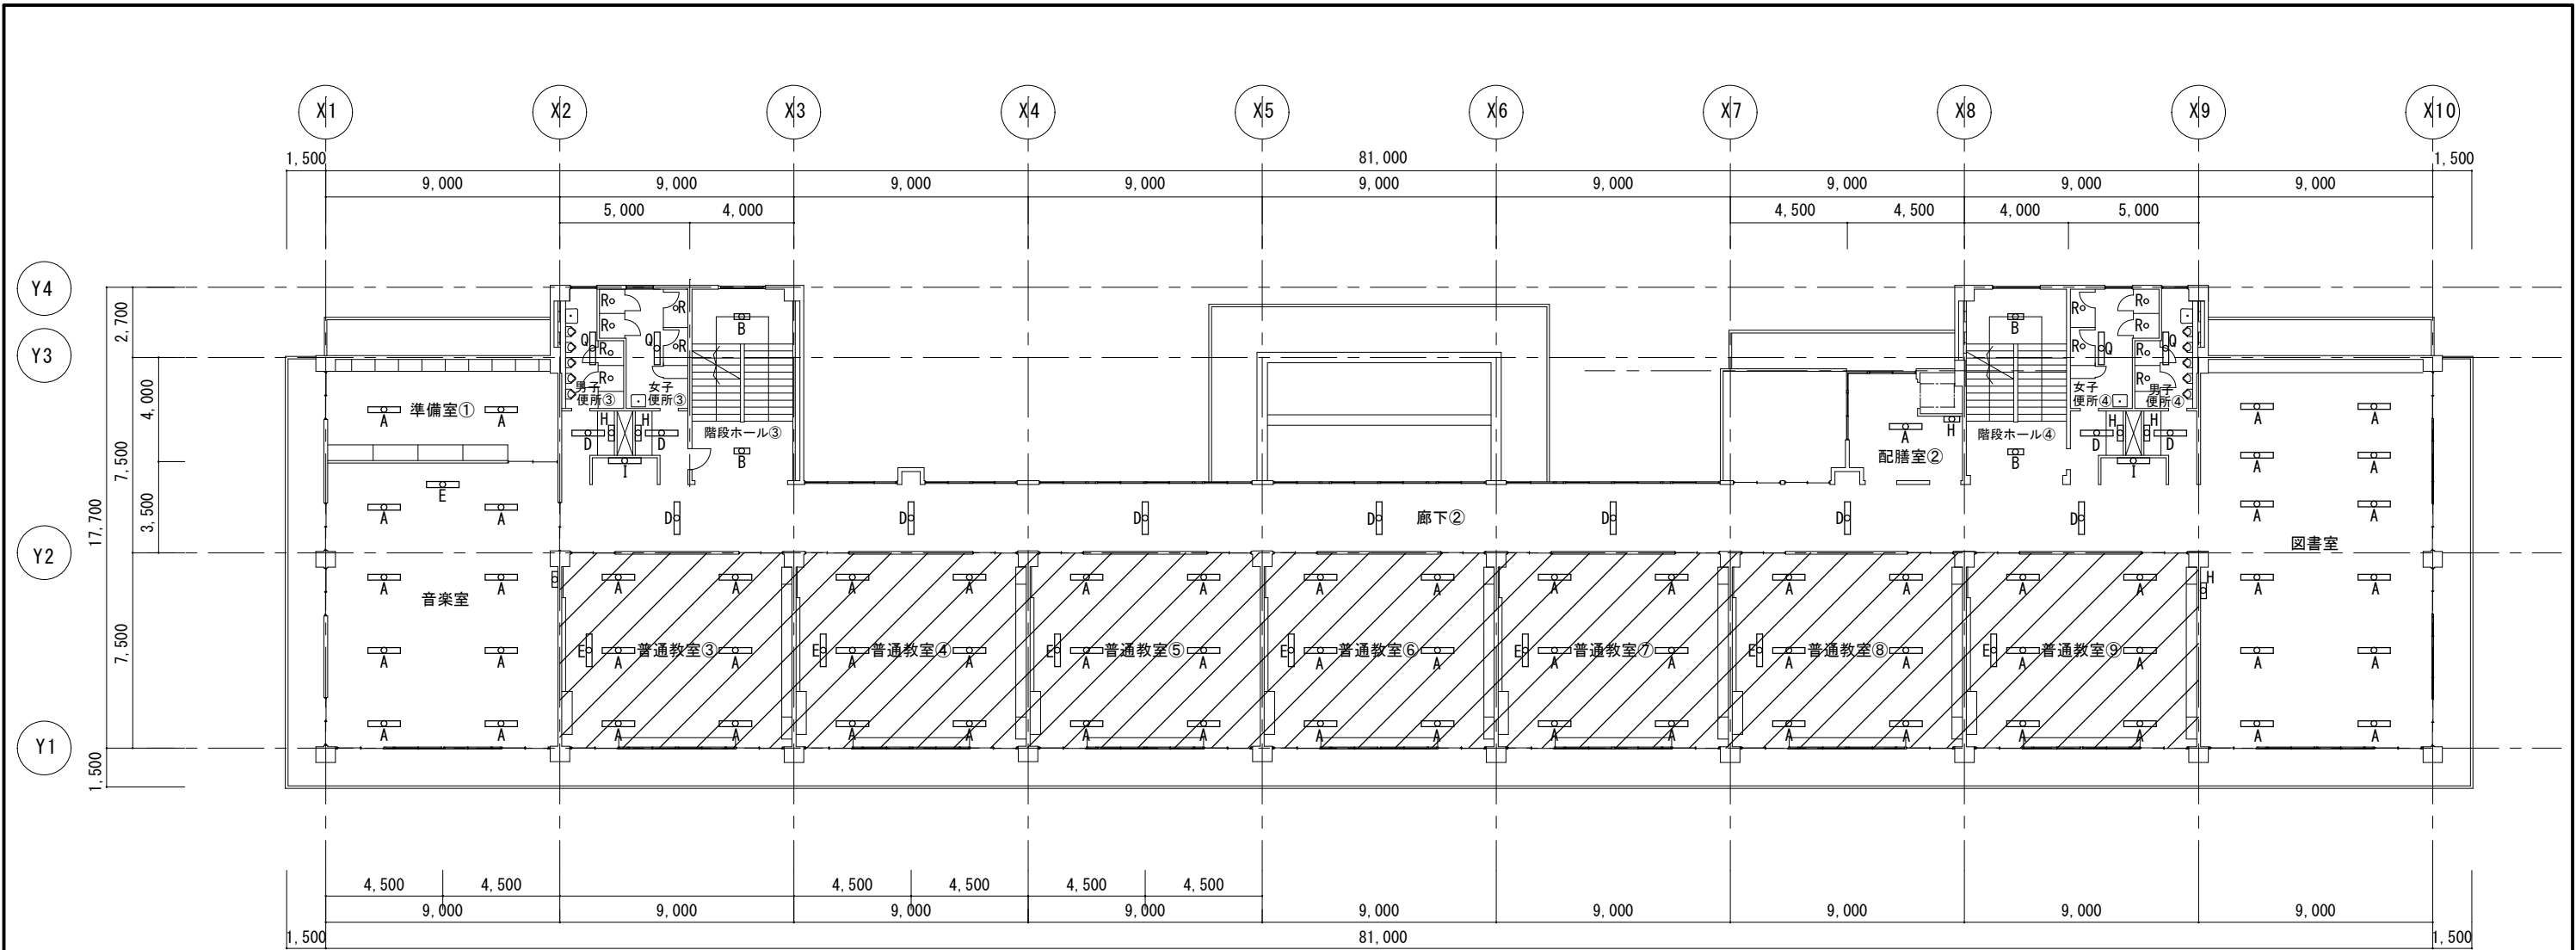

2 階 平 面 図

音楽室			
E	FL40W-1	吊下型	1箇所
A	FL40W-2	富士型	8箇所

準備室①			
A	FL40W-2	富士型	2箇所

男子便所③			
Q	FHF32W-1	富士型	1箇所
R	FHSD11W-1	ダウンライト	2箇所

女子便所③			
Q	FHF32W-1	富士型	1箇所
R	FHSD11W-1	ダウンライト	4箇所

階段ホール③			
B	FL20W-2	直付型	2箇所

普通教室③			
E	FL40W-1	吊下型	1箇所
A	FL40W-2	富士型	6箇所

普通教室④			
E	FL40W-1	吊下型	1箇所
A	FL40W-2	富士型	6箇所

普通教室⑤			
E	FL40W-1	吊下型	1箇所
A	FL40W-2	富士型	6箇所

普通教室⑥			
E	FL40W-1	吊下型	1箇所
A	FL40W-2	富士型	6箇所

普通教室⑦			
E	FL40W-1	吊下型	1箇所
A	FL40W-2	富士型	6箇所

普通教室⑧			
E	FL40W-1	吊下型	1箇所
A	FL40W-2	富士型	6箇所

普通教室⑨			
E	FL40W-1	吊下型	1箇所
A	FL40W-2	富士型	6箇所

配膳室②			
A	FL40W-2	富士型	1箇所
H	FL10W-1	ブラケット	1箇所

階段ホール④			
B	FL20W-2	富士型	2箇所

男子便所④			
Q	FHF32W-1	富士型	1箇所
R	FHSD11W-1	ダウンライト	2箇所

女子便所④			
Q	FHF32W-1	富士型	1箇所
R	FHSD11W-1	ダウンライト	4箇所


図書室			
A	FL40W-2	富士型	12箇所
H	FL10W-1	ブラケット	1箇所

廊下②			
D	FL20W-1	富士型	11箇所
H	FL10W-1	ブラケット	4箇所
I	FL40W-1	ブラケット	2箇所

■■■改修箇所を示す

※足場等設置箇所は合板相当の床養生のうえ設置すること。

備考		委託業務名	令和7年度(繰) 角田市立桜小学校外1校照明LED化更新業務委託	図 名	桜小学校校舎2階平面図(改修前)	縮 尺	作成年月日	図 面 番 号
		委託業務場所	角田市 佐倉 字 小山 地内外	設 計 者	角田市産業建設部都市計画課	1/250	2026.7	E-05

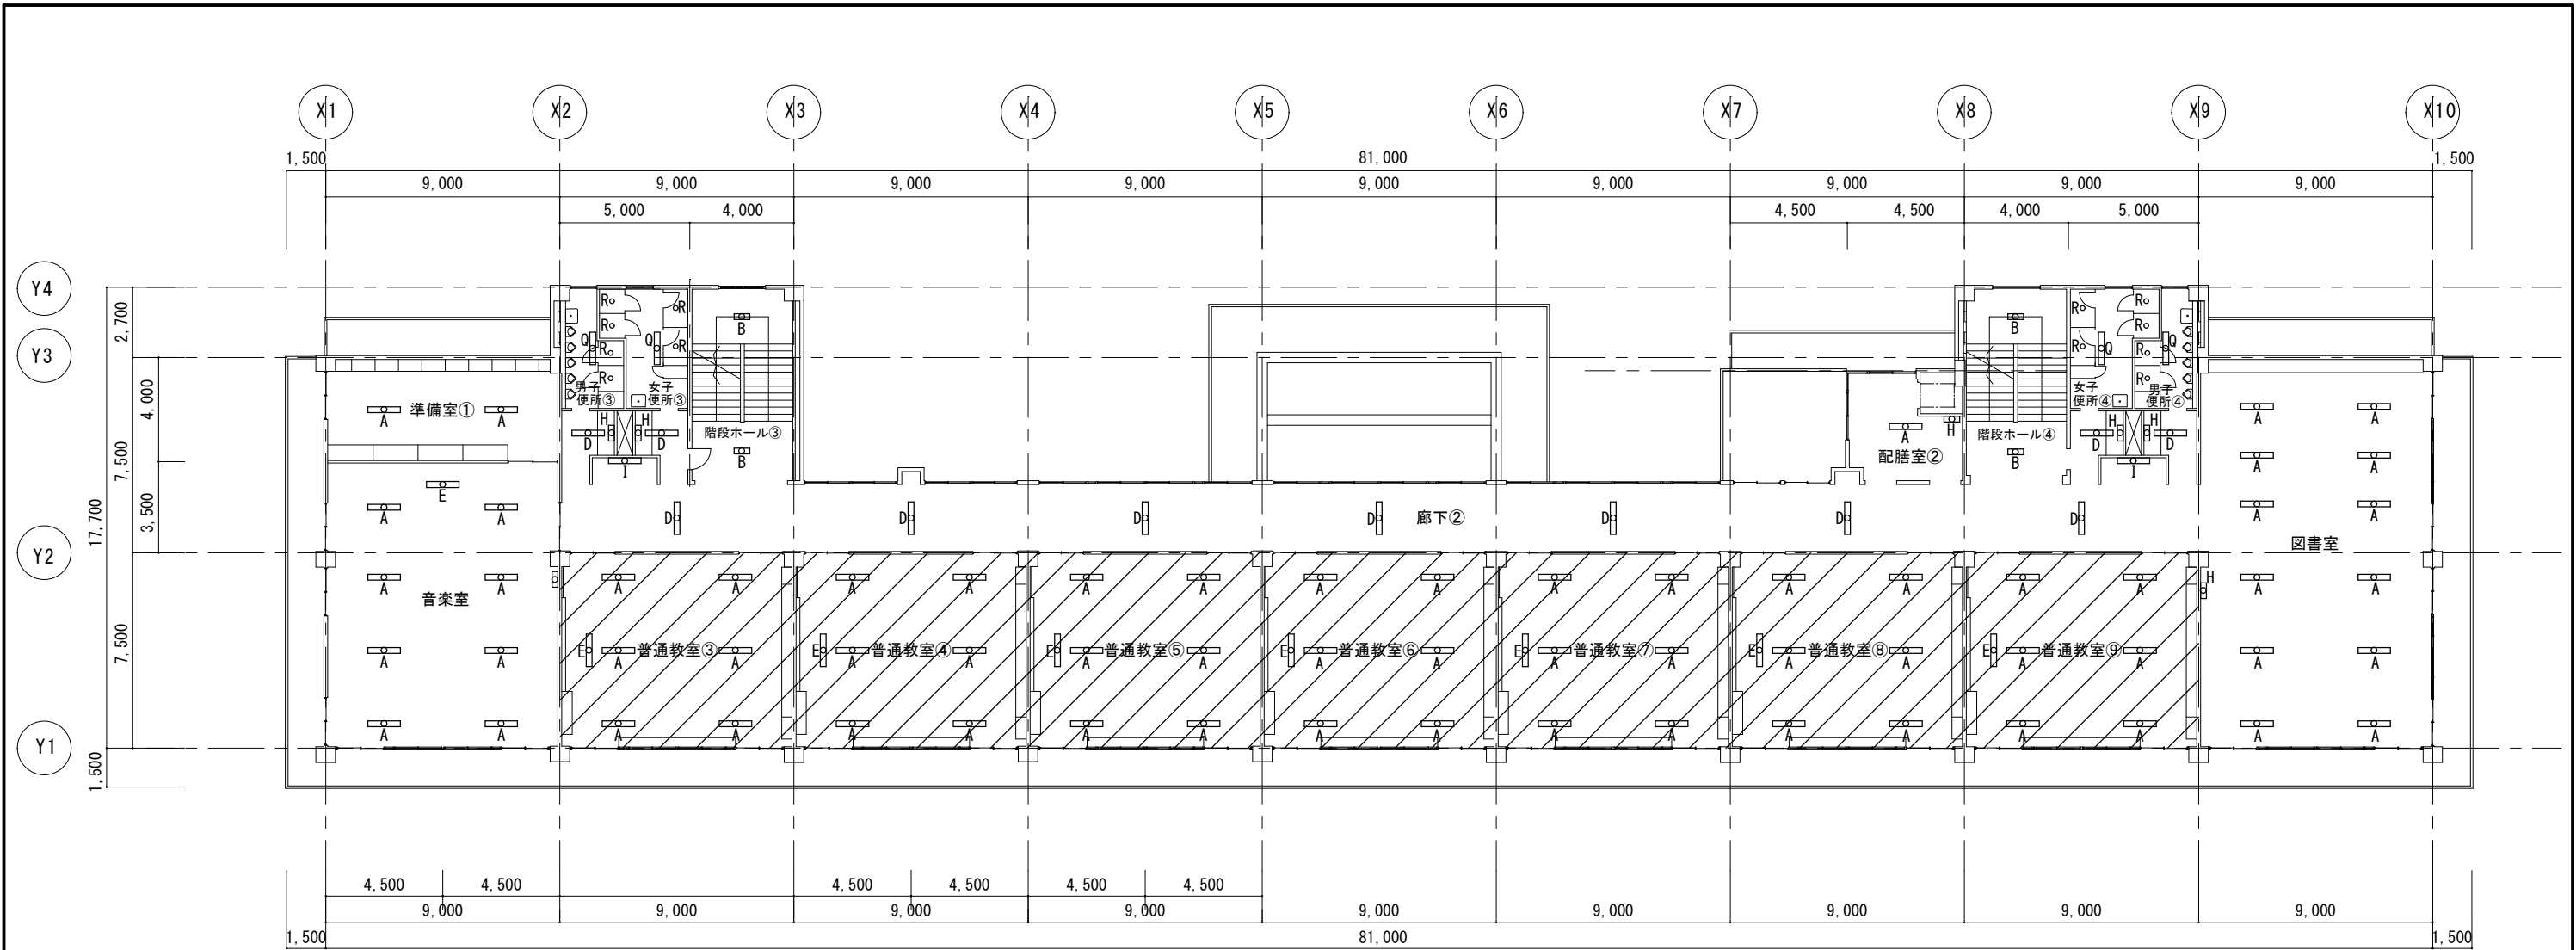

2 階 平 面 図

音楽室			
E	FL40W-1	吊下げ型	1箇所
A	FL40W-2	富士型	8箇所

準備室①			
A	FL40W-2	富士型	2箇所

男子便所③			
Q	FHF32W-1	富士型	1箇所
R	FHSD11W-1	ダウンライト	2箇所

女子便所③			
Q	FHF32W-1	富士型	1箇所
R	FHSD11W-1	ダウンライト	4箇所

階段ホール③			
B	FL20W-2	直付型	2箇所

普通教室③			
E	LSS6-4-23	吊下げ型	1箇所
A	LSS10-4-48		6箇所

普通教室④			
E	LSS6-4-23	吊下げ型	1箇所
A	LSS10-4-48		6箇所

普通教室⑤			
E	LSS6-4-23	吊下げ型	1箇所
A	LSS10-4-48		6箇所

普通教室⑥			
E	LSS6-4-23	吊下げ型	1箇所
A	LSS10-4-48		6箇所

普通教室⑦			
E	LSS6-4-23	吊下げ型	1箇所
A	LSS10-4-48		6箇所

普通教室⑧			
E	LSS6-4-23	吊下げ型	1箇所
A	LSS10-4-48		6箇所

普通教室⑨			
E	LSS6-4-23	吊下げ型	1箇所
A	LSS10-4-48		6箇所

配膳室②			
A	FL40W-2	富士型	1箇所
H	FL10W-1	ブラケット	1箇所

階段ホール④			
B	FL20W-2	富士型	2箇所

男子便所④			
Q	FHF32W-1	富士型	1箇所
R	FHSD11W-1	ダウンライト	2箇所

女子便所④			
Q	FHF32W-1	富士型	1箇所
R	FHSD11W-1	ダウンライト	4箇所


図書室			
A	FL40W-2	富士型	12箇所
H	FL10W-1	ブラケット	1箇所

廊下②			
D	FL20W-1	富士型	11箇所
H	FL10W-1	ブラケット	4箇所
I	FL40W-1	ブラケット	2箇所

 . . . 改修箇所を示す

※足場等設置箇所は合板相当の床養生のうえ設置すること。

備考		委託業務名	令和7年度(繰) 角田市立桜小学校外1校照明LED化更新業務委託	図 名	桜小学校校舎2階平面図(改修後)	縮 尺	作成年月日	図 面 番 号
		委託業務場所	角田市 佐倉 字 小山 地内外	設 計 者	角田市産業建設部都市計画課	1/250	2026.7	E-06

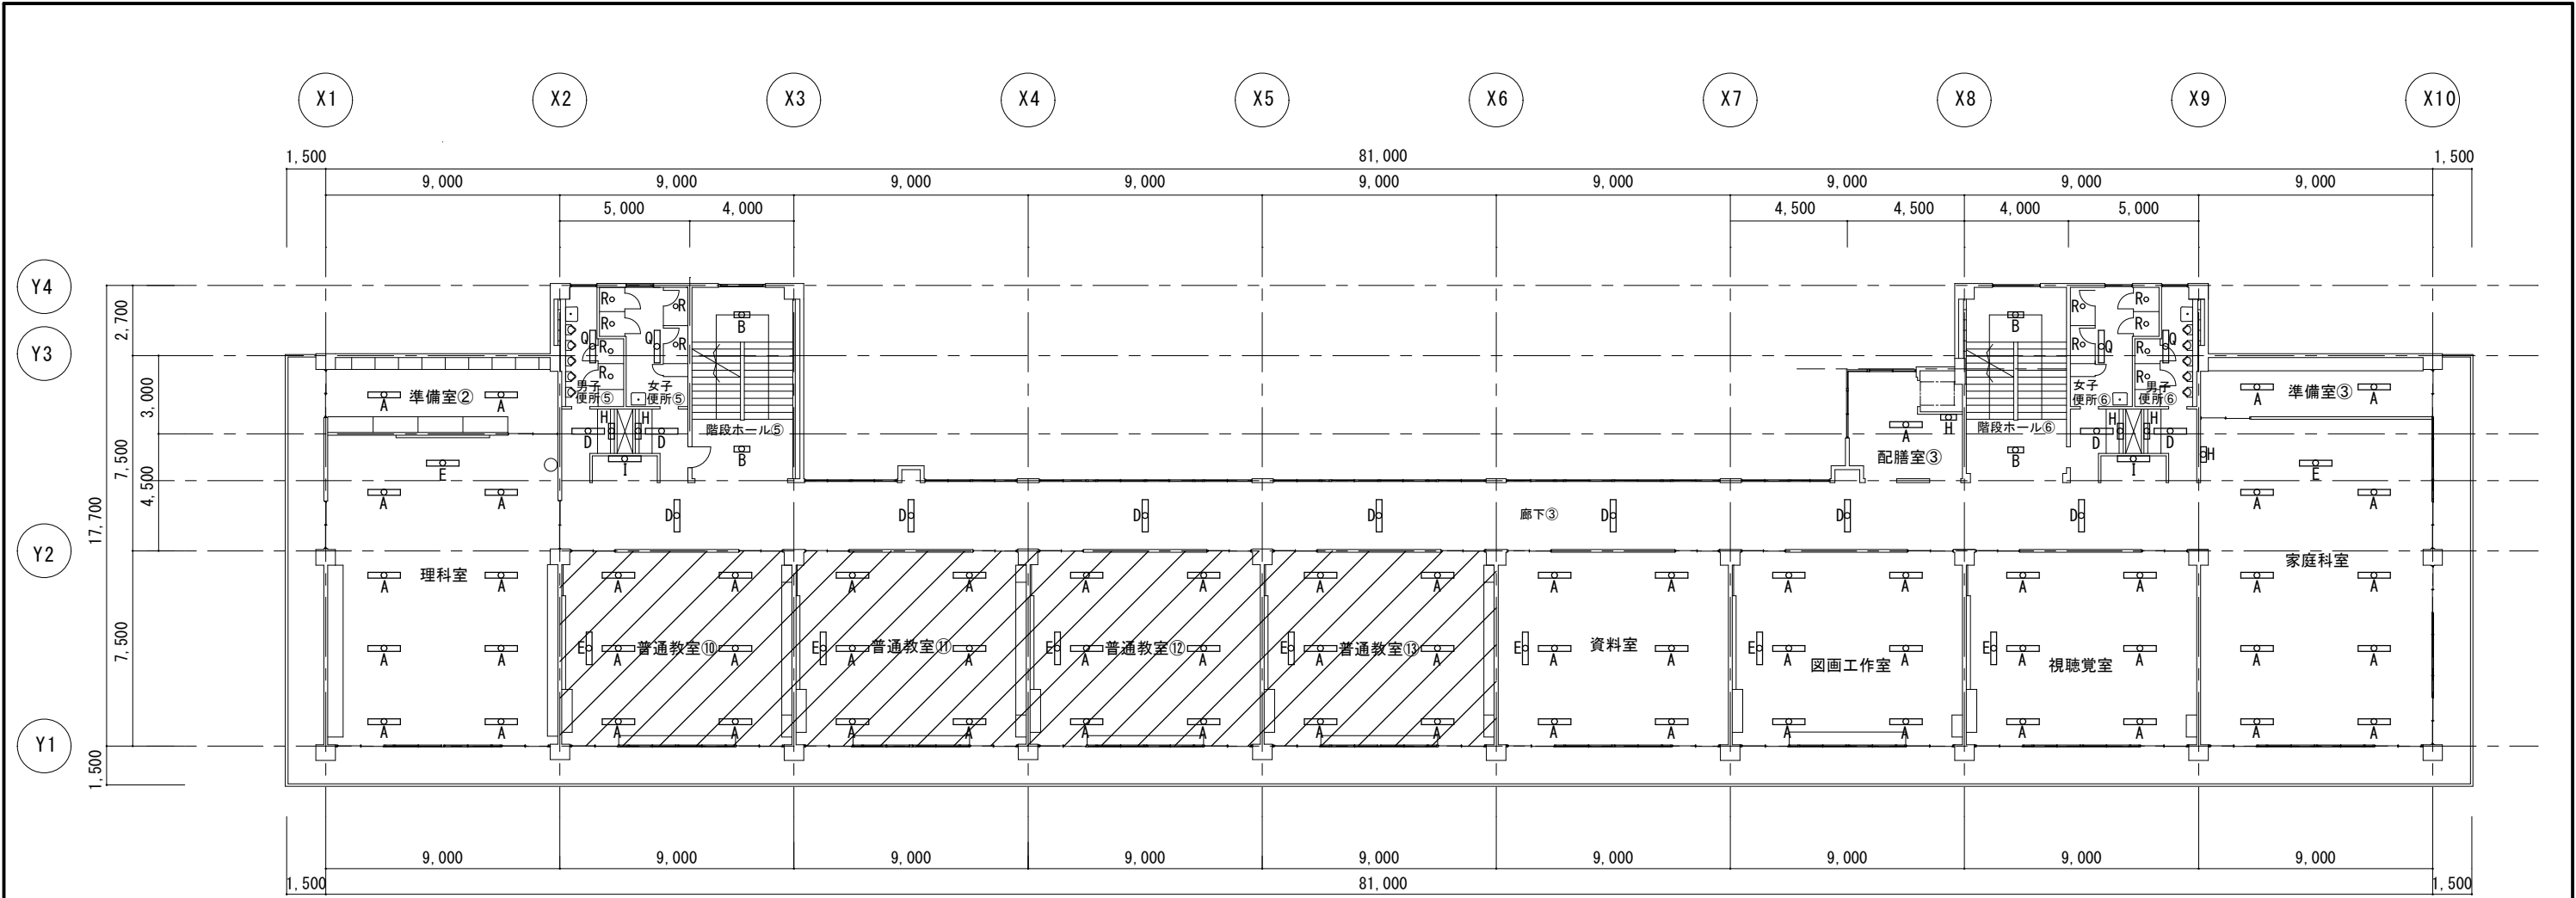

3 階 平 面 図

理科室			
E	FL40W-1	吊下型	1箇所
A	FL40W-2	富士型	8箇所

準備室②			
A	FL40W-2	富士型	2箇所

準備室③			
A	FL40W-2	富士型	2箇所

男子便所⑤			
Q	FHF32W-1	富士型	1箇所
R	FHSD11W-1	ダウンライト	2箇所

女子便所⑤			
Q	FHF32W-1	富士型	1箇所
R	FHSD11W-1	ダウンライト	4箇所

階段ホール⑤			
B	FL20W-2	富士型	2箇所

普通教室⑩			
E	FL40W-1	吊下型	1箇所
A	FL40W-2	富士型	6箇所

普通教室⑪			
E	FL40W-1	吊下型	1箇所
A	FL40W-2	富士型	6箇所

普通教室⑫			
E	FL40W-1	吊下型	1箇所
A	FL40W-2	富士型	6箇所

普通教室⑬			
E	FL40W-1	吊下型	1箇所
A	FL40W-2	富士型	6箇所

資料室			
E	FL40W-1	吊下型	1箇所
A	FL40W-2	富士型	6箇所

図画工作室			
E	FL40W-1	吊下型	1箇所
A	FL40W-2	富士型	6箇所

視聴覚室			
E	FL40W-1	吊下型	1箇所
A	FL40W-2	富士型	6箇所

家庭科室			
E	FL40W-1	吊下型	1箇所
A	FL40W-2	富士型	8箇所
H	FL10W-1	ブラケット	1箇所

男子便所⑥			
Q	FHF32W-1	富士型	1箇所
R	FHSD11W-1	ダウンライト	2箇所

女子便所⑥			
Q	FHF32W-1	富士型	1箇所
R	FHSD11W-1	ダウンライト	4箇所

階段ホール⑥			
B	FL20W-2	富士型	2箇所


配膳室③			
A	FL40W-2	富士型	1箇所
H	FL10W-1	ブラケット	1箇所

廊下③			
D	FL20W-1	富士型	11箇所
H	FL10W-1	ブラケット	4箇所
I	FL40W-1	ブラケット	2箇所

■■■■改修箇所を示す

※足場等設置箇所は合板相当の床養生のうえ設置すること。

備考		委託業務名	令和7年度(繰) 角田市立桜小学校外1校照明LED化更新業務委託	図名	桜小学校校舎3階平面図(改修前)	縮尺	作成年月日	図面番号
		委託業務場所	角田市 佐倉 字 小山 地内外	設計者	角田市産業建設部都市計画課	1/260	2026.7	E-07

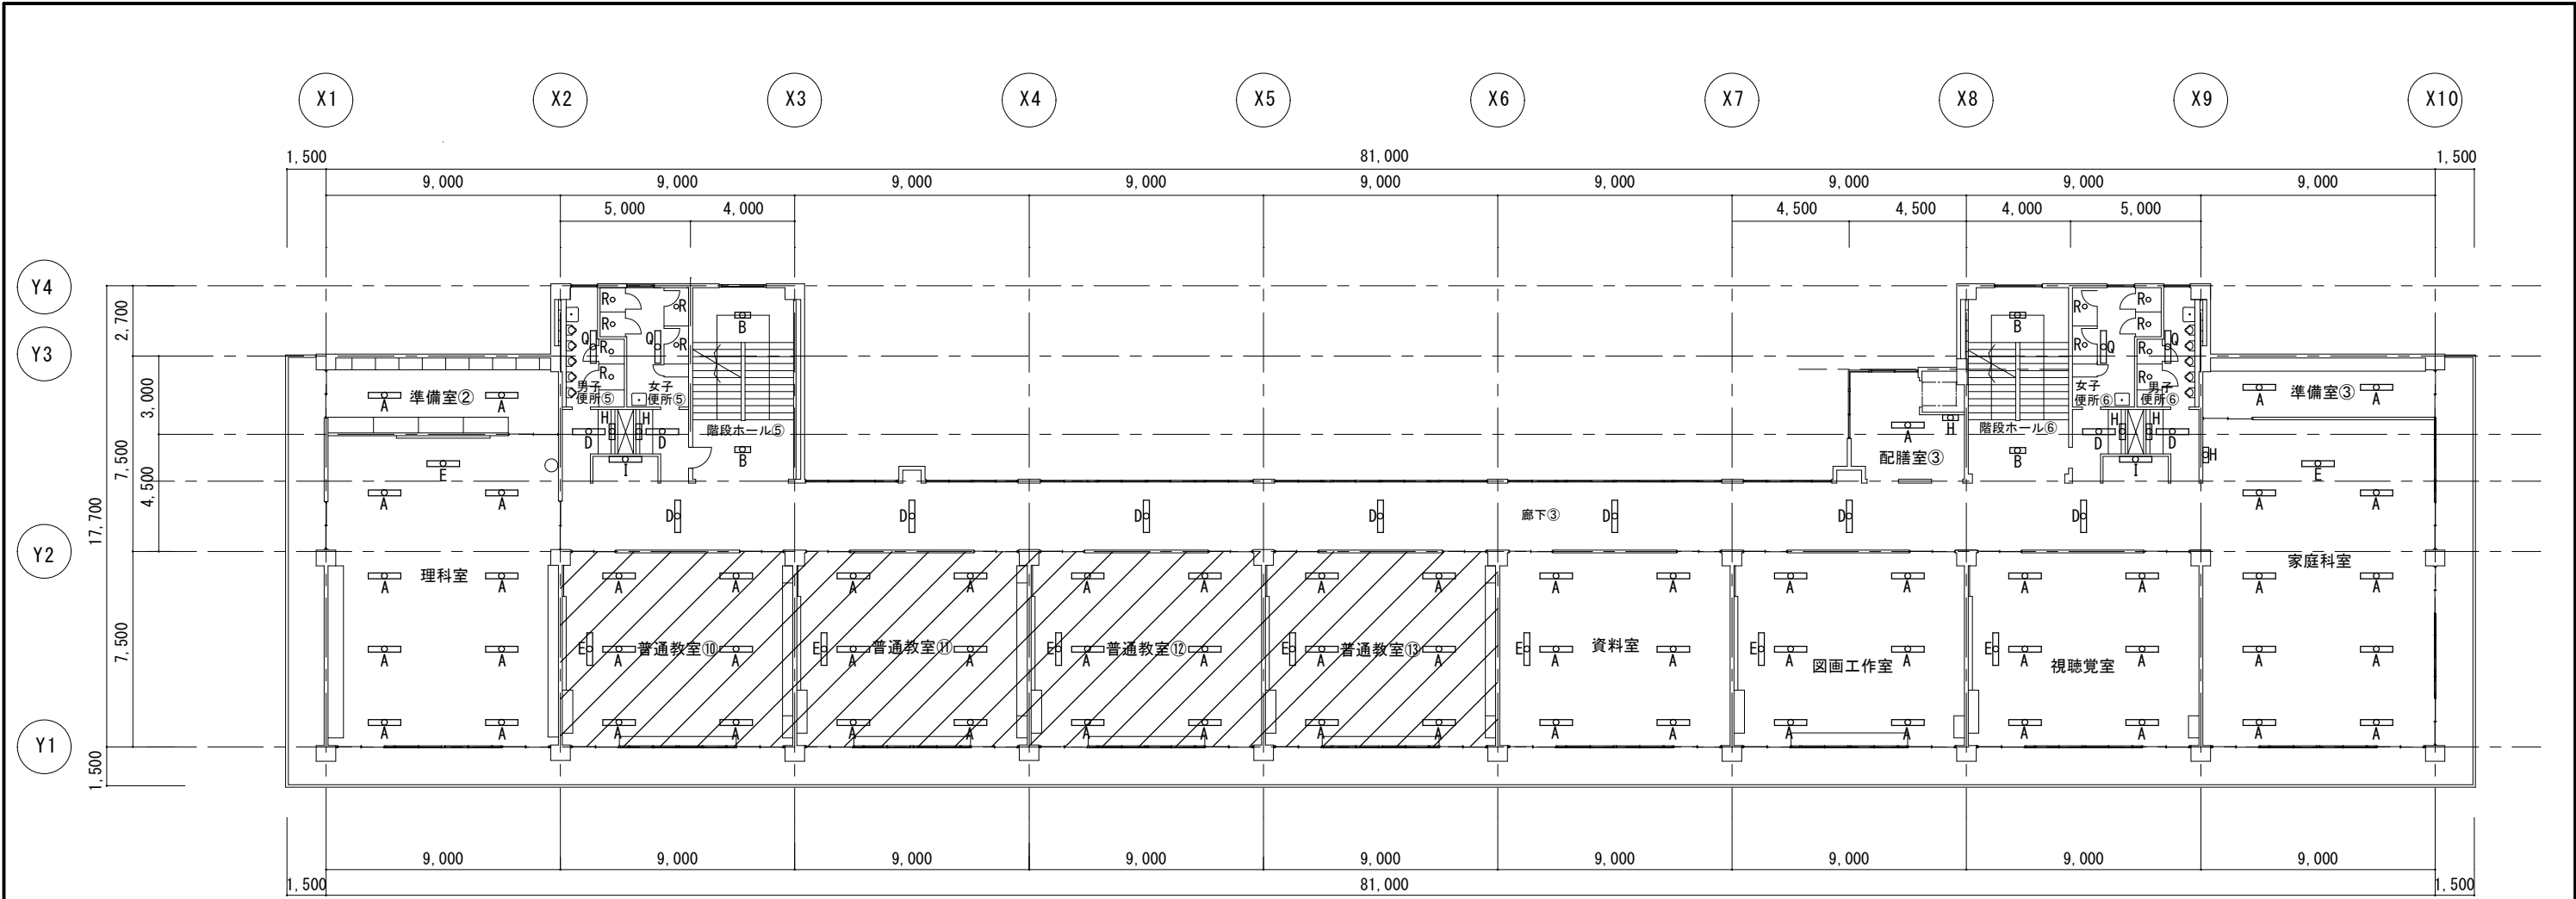

3 階 平 面 図

理 科 室			
E	FL40W-1	吊下型	1箇所
A	FL40W-2	富士型	8箇所

準 備 室②			
A	FL40W-2	富士型	2箇所

準 備 室③			
A	FL40W-2	富士型	2箇所

男 子 便 所 ⑤			
Q	FHF32W-1	富士型	1箇所
R	FHSD11W-1	ダウンライト	2箇所

女 子 便 所 ⑤			
Q	FHF32W-1	富士型	1箇所
R	FHSD11W-1	ダウンライト	4箇所

階 段 ホール⑤			
B	FL20W-2	富士型	2箇所

普 通 教 室 ⑩			
E	LSS6-4-23	吊下げ型	1箇所
A	LSS10-4-48		6箇所

普 通 教 室 ⑪			
E	LSS6-4-23	吊下げ型	1箇所
A	LSS10-4-48		6箇所

普 通 教 室 ⑫			
E	LSS6-4-23	吊下げ型	1箇所
A	LSS10-4-48		6箇所

普 通 教 室 ⑬			
E	LSS6-4-23	吊下げ型	1箇所
A	LSS10-4-48		6箇所

資 料 室			
E	FL40W-1	吊下型	1箇所
A	FL40W-2	富士型	6箇所

図 画 工 作 室			
E	FL40W-1	吊下型	1箇所
A	FL40W-2	富士型	6箇所

視 聴 覚 室			
E	FL40W-1	吊下型	1箇所
A	FL40W-2	富士型	6箇所

家 庭 科 室			
E	FL40W-1	吊下型	1箇所
A	FL40W-2	富士型	8箇所
H	FL10W-1	ブラケット	1箇所

男 子 便 所 ⑥			
Q	FHF32W-1	富士型	1箇所
R	FHSD11W-1	ダウンライト	2箇所

女 子 便 所 ⑥			
Q	FHF32W-1	富士型	1箇所
R	FHSD11W-1	ダウンライト	4箇所

階 段 ホール⑥			
B	FL20W-2	富士型	2箇所


配 膳 室 ③			
A	FL40W-2	富士型	1箇所
H	FL10W-1	ブラケット	1箇所

廊 下 ③			
D	FL20W-1	富士型	11箇所
H	FL10W-1	ブラケット	4箇所
I	FL40W-1	ブラケット	2箇所

 . . . 改修箇所を示す

※足場等設置箇所は合板相当の床養生のうえ設置すること。

備 考		委 託 業 務 名	令和7年度(繰) 角田市立桜小学校外1校照明LED化更新業務委託	図 名	桜小学校校舎3階平面図(改修後)	縮 尺	作成年月日	図 面 番 号
		委 託 業 務 場 所	角田市 佐倉 字 小山 地内外	設 計 者	角田市産業建設部都市計画課	1/250	2026.7	E-08

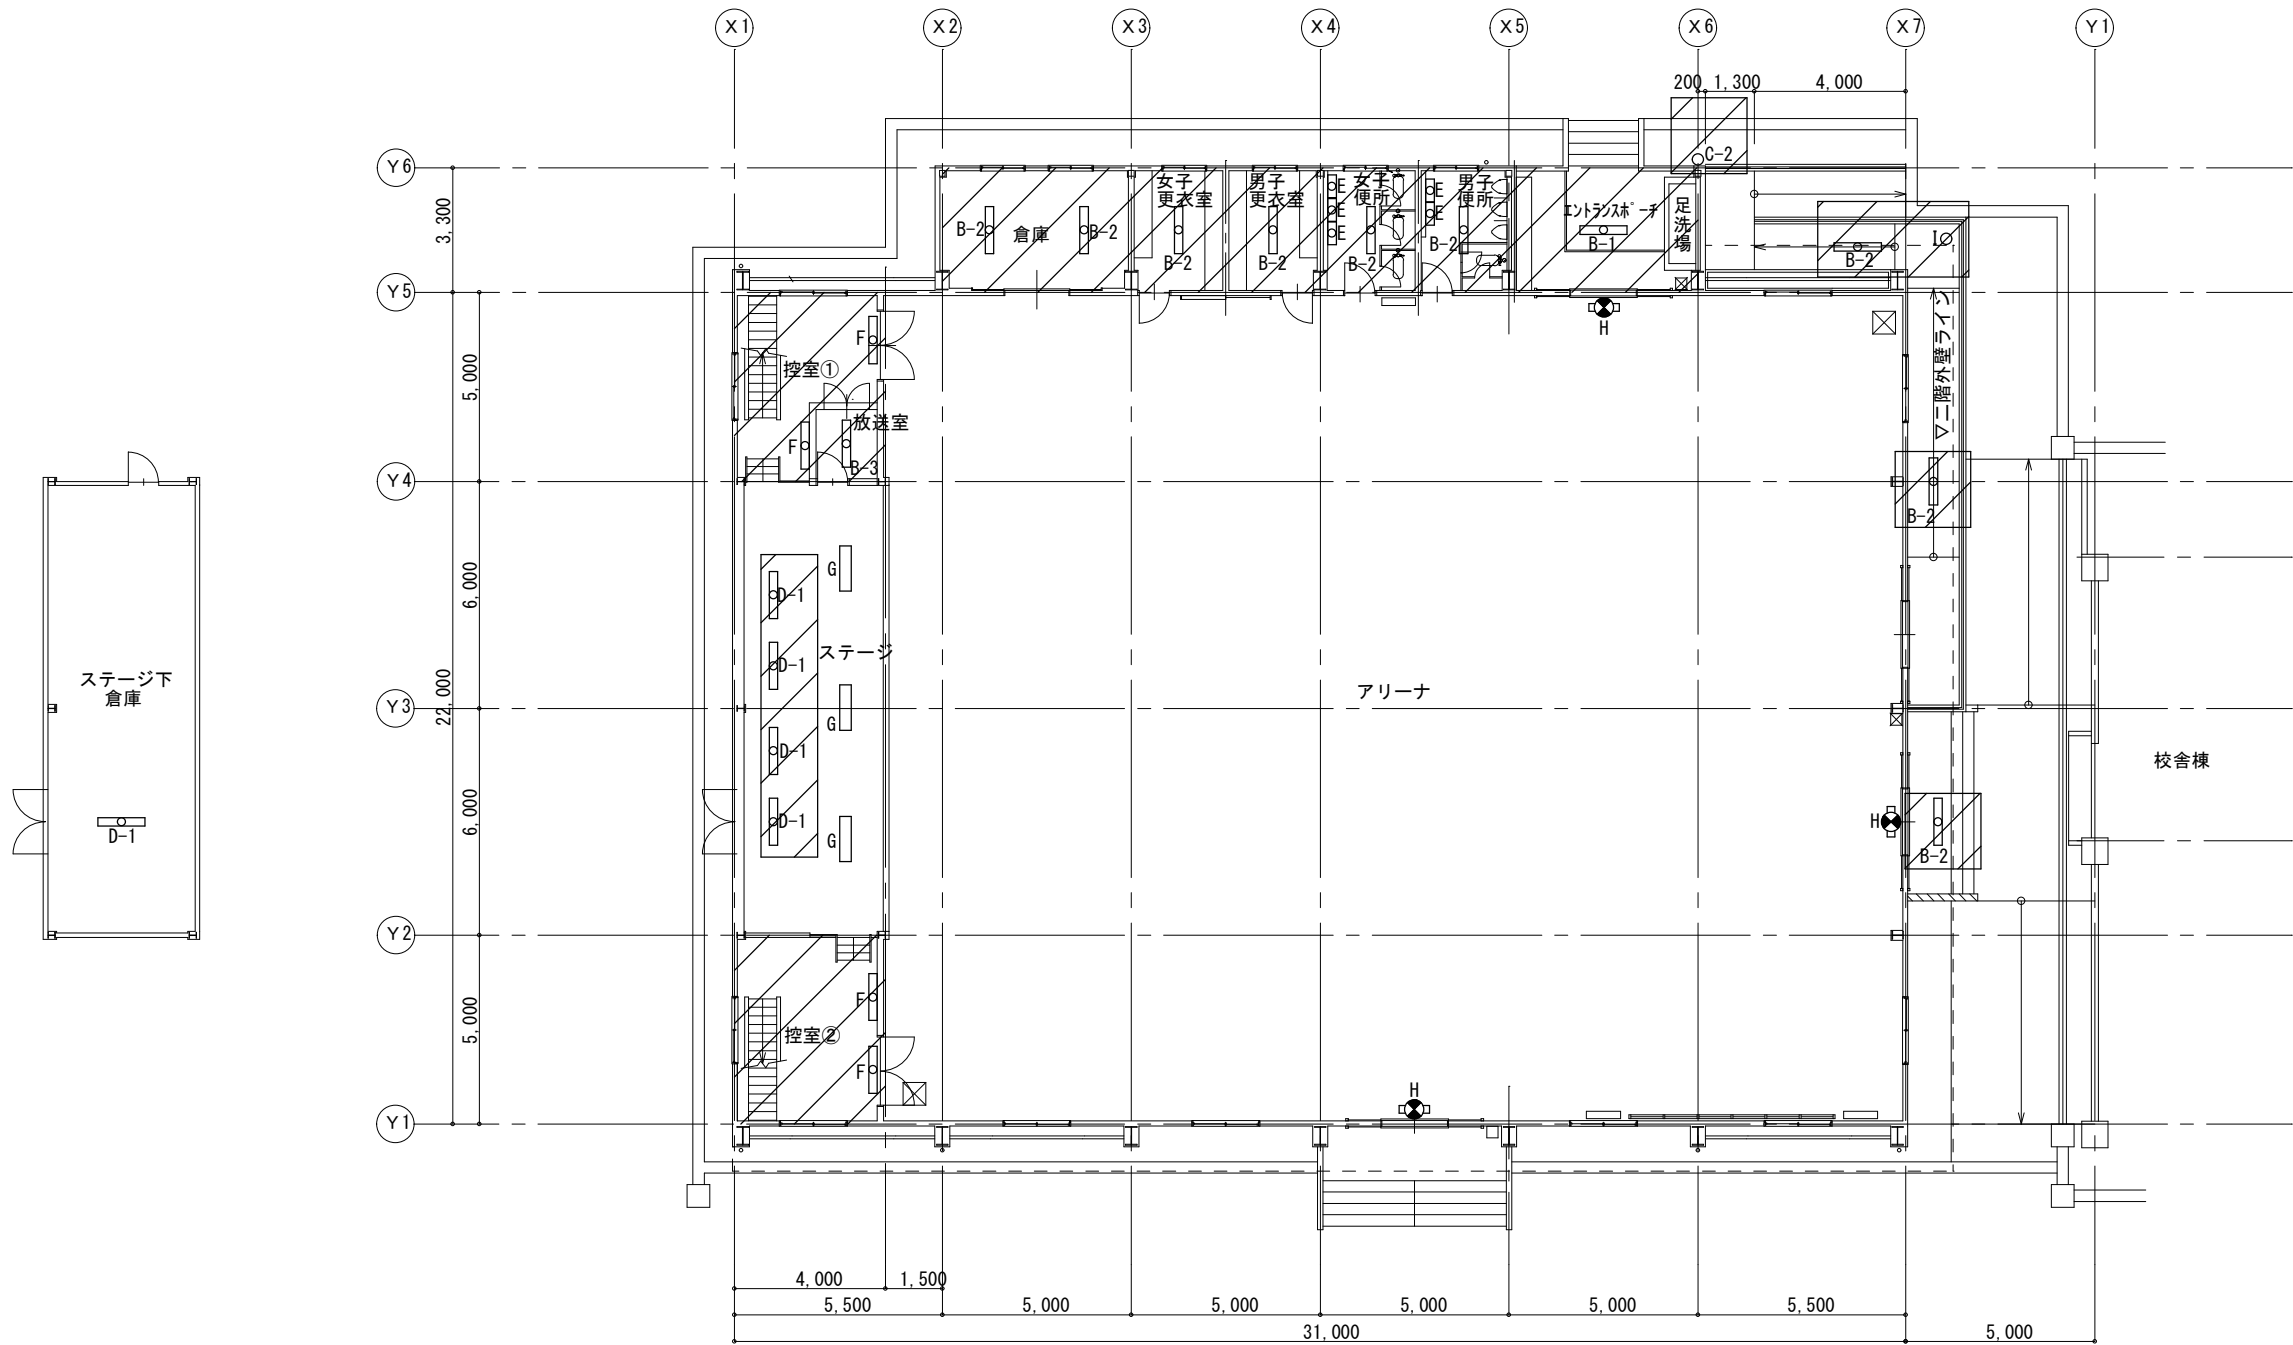

1 階 平 面 図

ステージ			
D-1	FL40W-1	トラフ型 吊下げ ランプのみ	4箇所
G	1L100W-9	ポスターライト	3箇所

ステージ下倉庫			
D-1	FL40W-1	トラフ型	2箇所

控室①			
F	FL40W-1	コーナー灯 ランプのみ	2箇所

控室②			
F	FL40W-1	コーナー灯 ランプのみ	2箇所

放送室			
B-3	FL20W-2	富士型 ランプのみ	1箇所

倉庫				
B-2	FL40W-1	富士型	ランプのみ	2箇所

女子更衣室			
B-2	FL40W-1	富士型 ランプのみ	1箇所

男子更衣室			
B-2	FL40W-1	富士型 ランプのみ	1箇所

女子便所			
B-2	FL40W-1	富士型 ランプのみ	1箇所
E	FL20W-1	ブラケット ランプのみ	3箇所

男子便所			
B-2	FL40W-1	富士型 ランプのみ	1箇所
E	FL20W-1	ブラケット ランプのみ	2箇所

エントランスポーチ				
B-1	FL40W-2	富士型	ガード付 ランプのみ	1箇所


アリーナ			
H	FL20W-1	誘導灯 ガード付	3箇所

外部			
B-2	FL40W-1	富士型 ランプのみ	3箇所
C-2	FL20W-1	外部用ブラケット ランプのみ	1箇所
I	JD100W-2	防犯灯 人感センサー付 壁付 ランプのみ	1箇所

■■■改修箇所を示す

※足場等設置箇所は合板相当の床養生のうえ設置すること。

備考		委託業務名	令和7年度(繰) 角田市立桜小学校外1校照明LED化更新業務委託	図名	桜小学校屋内運動場1階平面図(改修前)	縮尺	作成年月日	図面番号
		委託業務場所	角田市 佐倉 字 小山 地内外	設計者	角田市産業建設部都市計画課	1/200	2026.7	E-09

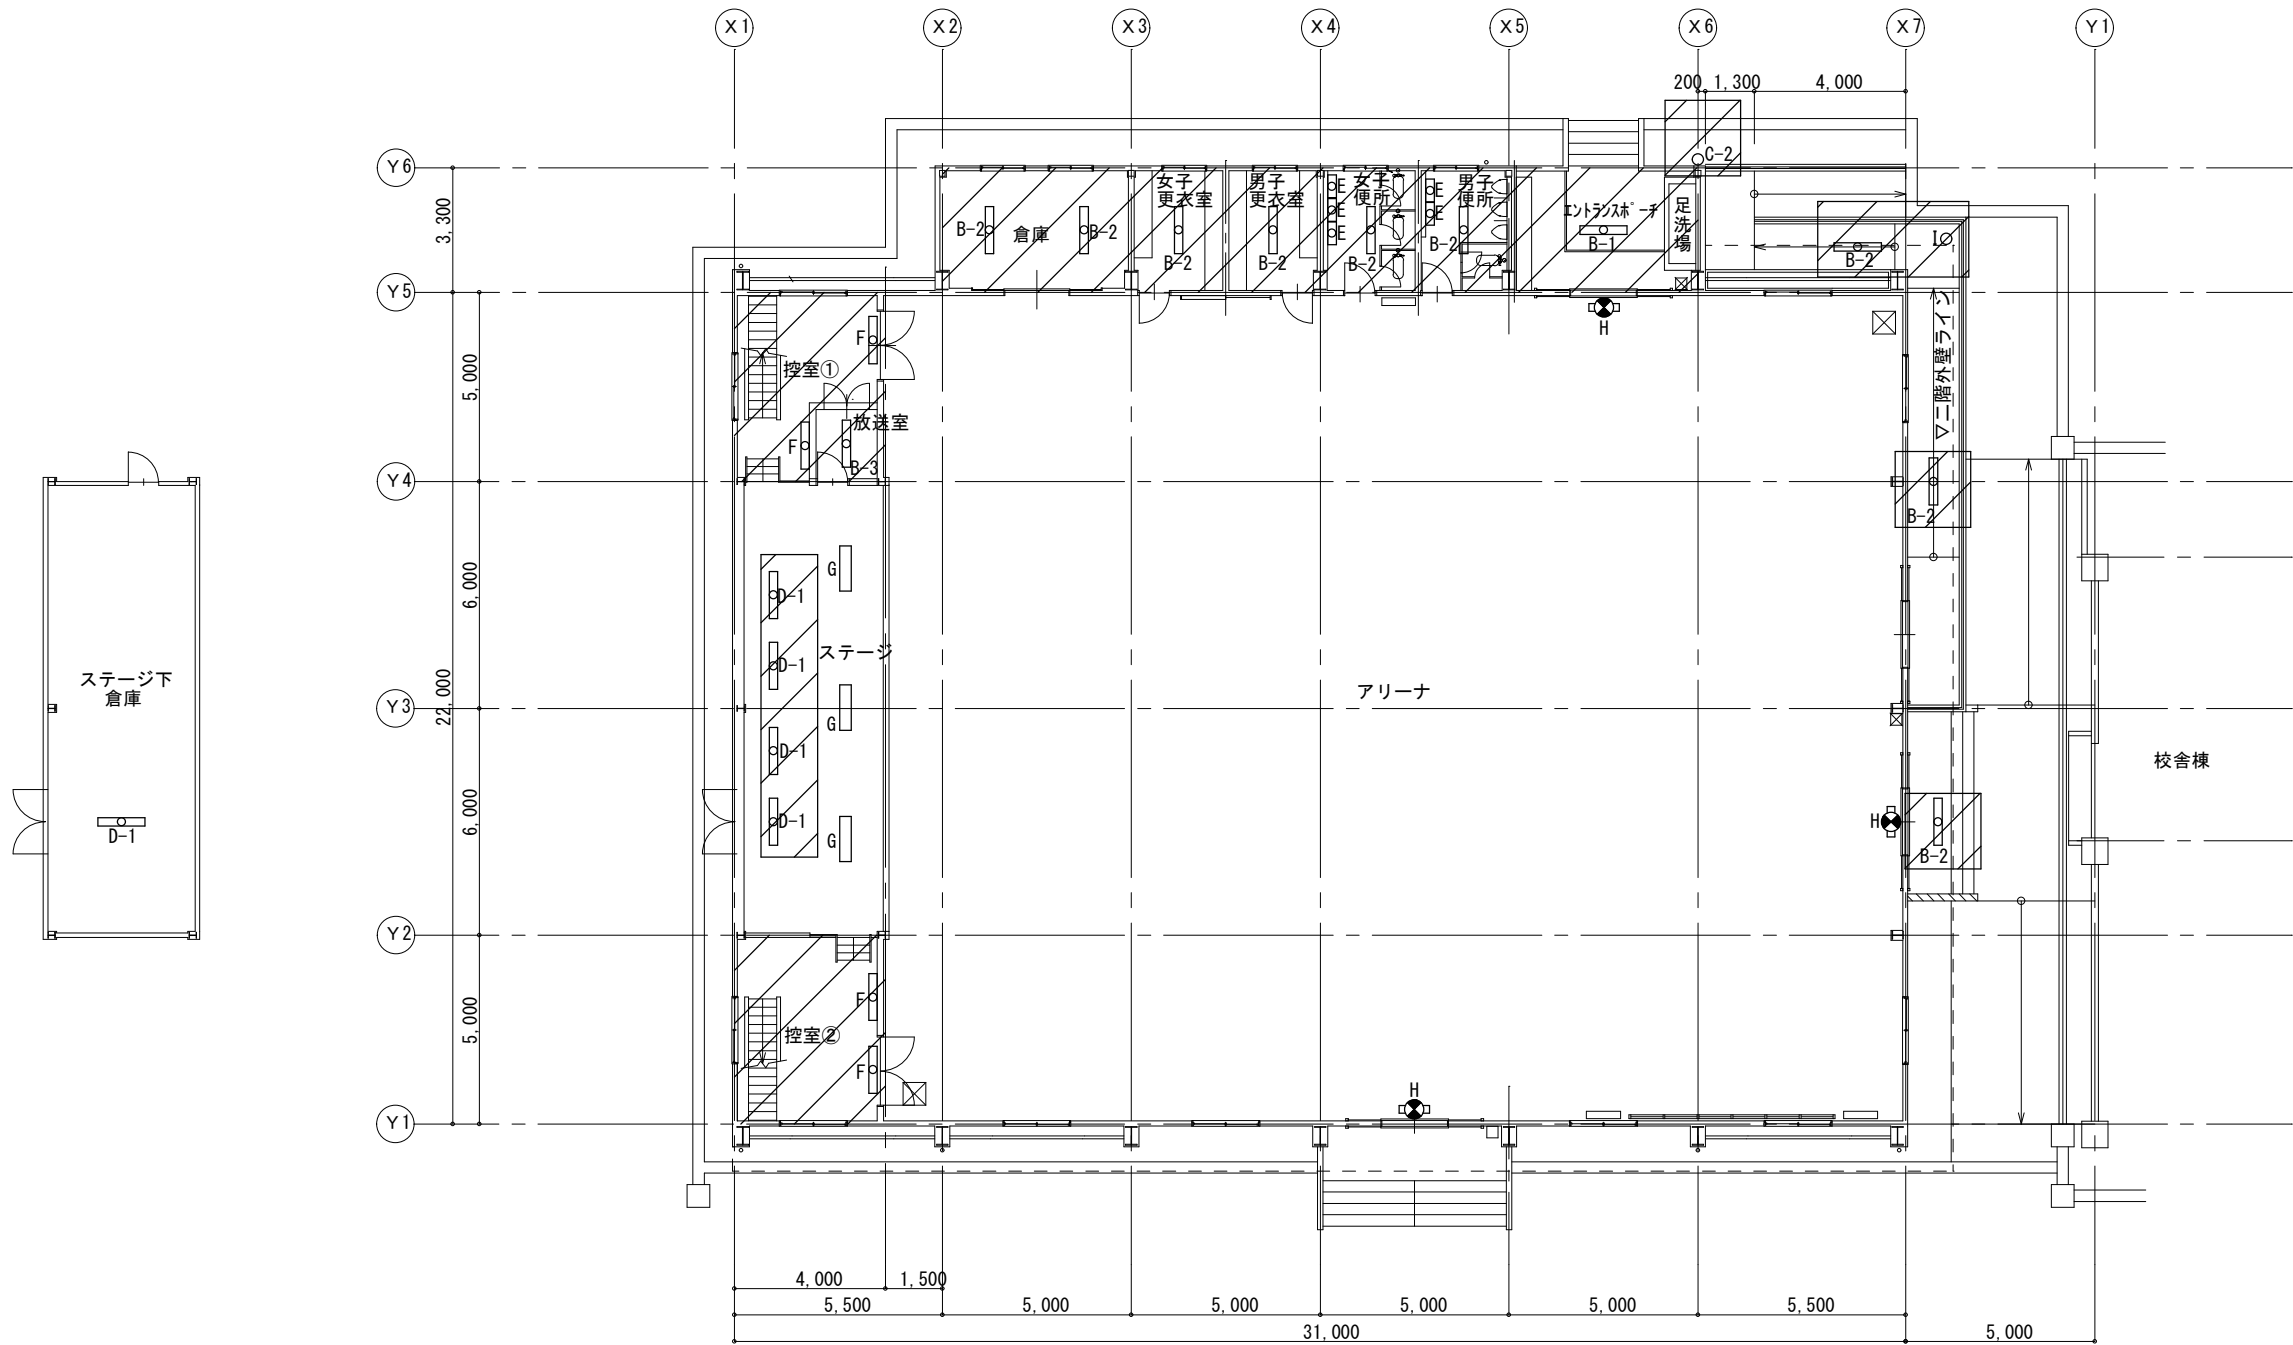

1 階 平 面 図

ステージ			
D-1	直管型LED40形	ランプのみ	4箇所
G	TLT00W-9	ポスターライト	3箇所

ステージ下倉庫			
D-1	FL40W-1	トラフ型	2箇所

控室①			
F	直管型LED40形	ランプのみ	2箇所

控室②			
F	直管型LED40形	ランプのみ	2箇所

放送室			
B-3	直管型LED20形×2	ランプのみ	1箇所

倉庫			
B-2	直管型LED40形	ランプのみ	2箇所

女子更衣室			
B-2	直管型LED40形	ランプのみ	1箇所

男子更衣室			
B-2	直管型LED40形	ランプのみ	1箇所


女子便所			
B-2	直管型LED40形	ランプのみ	1箇所
E	直管型LED20形	ランプのみ	3箇所

男子便所			
B-2	直管型LED40形	ランプのみ	1箇所
E	直管型LED20形	ランプのみ	2箇所

エントランスポーチ			
B-1	直管型LED40形×2	ランプのみ	1箇所

アリーナ			
H	FL20W-1	誘導灯 ガード付	3箇所


外部			
B-2	直管型LED40形	ランプのみ	3箇所
C-2	直管型LED20形	ランプのみ	1箇所
I	JD100形×2		1箇所

 


・・・改修箇所を示す

※足場等設置箇所は合板相当の床養生のうえ設置すること。

備考		委託業務名	令和7年度(繰) 角田市立桜小学校外1校照明LED化更新業務委託	図名	桜小学校屋内運動場1階平面図(改修後)	縮尺	作成年月日	図面番号
		委託業務場所	角田市 佐倉 字 小山 地内外	設計者	角田市産業建設部都市計画課	1/200	2026.7	E-10

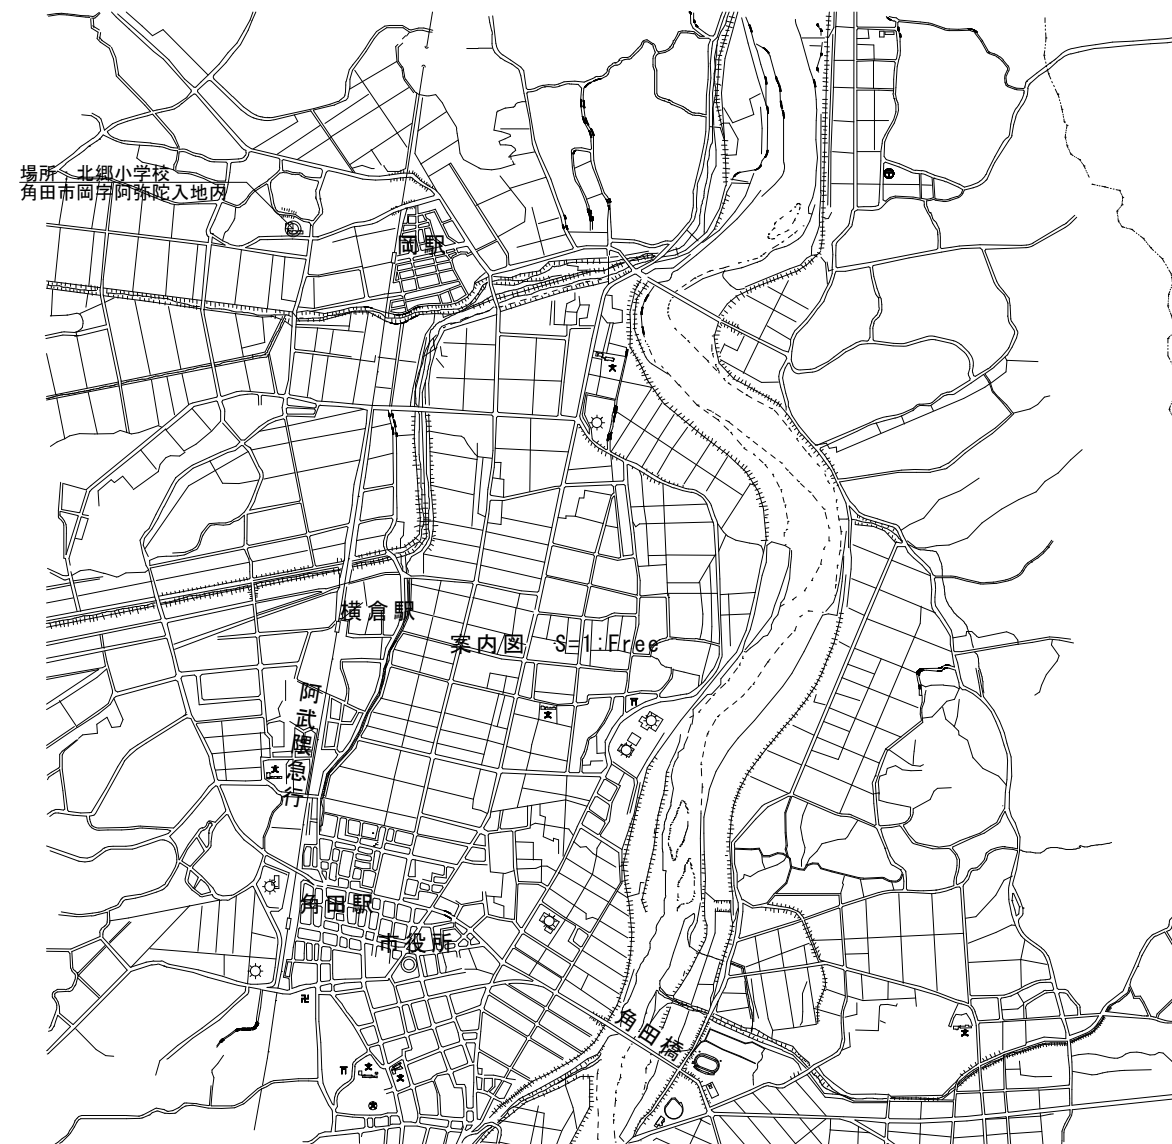


案内図 S=FREE

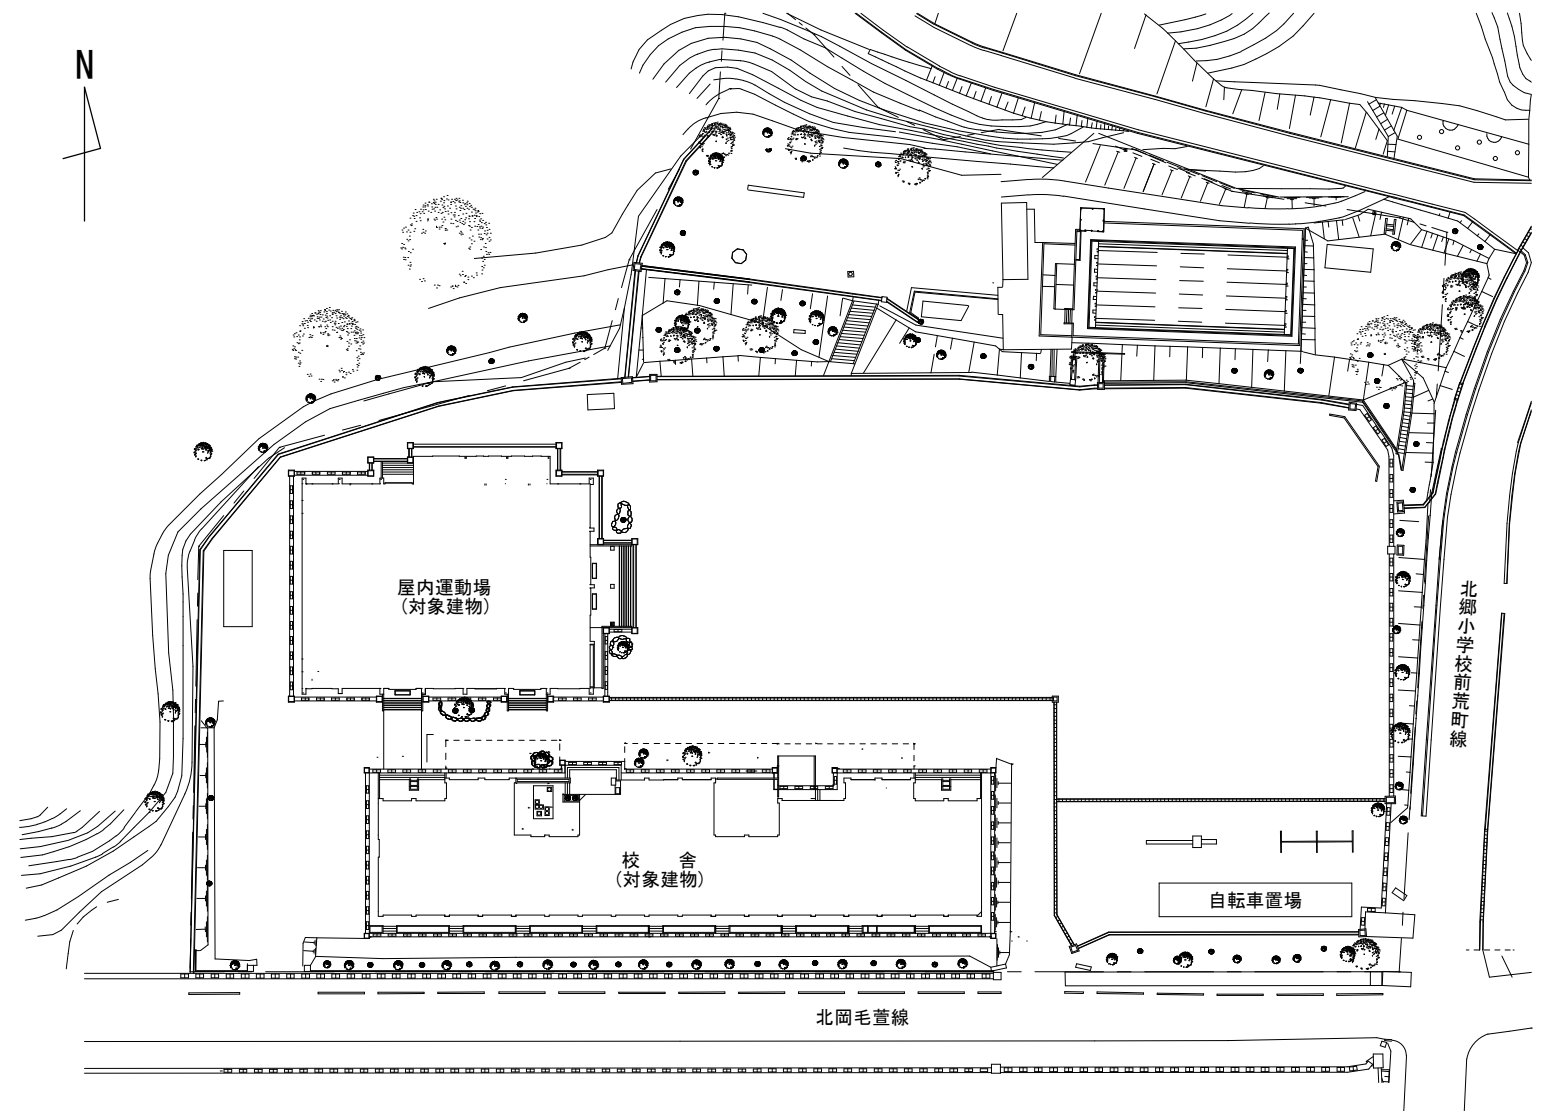

配置図 S=1/600

備考		委託業務名	令和7年度(線) 角田市立桜小学校外1校照明LED化更新業務委託	図名	北郷小学校案内図・配置図	縮尺	作成年月日	図面番号
		委託業務場所	角田市 佐倉 字 小山 地内外	設計者	角田市産業建設部都市計画課		2026.7	E-11

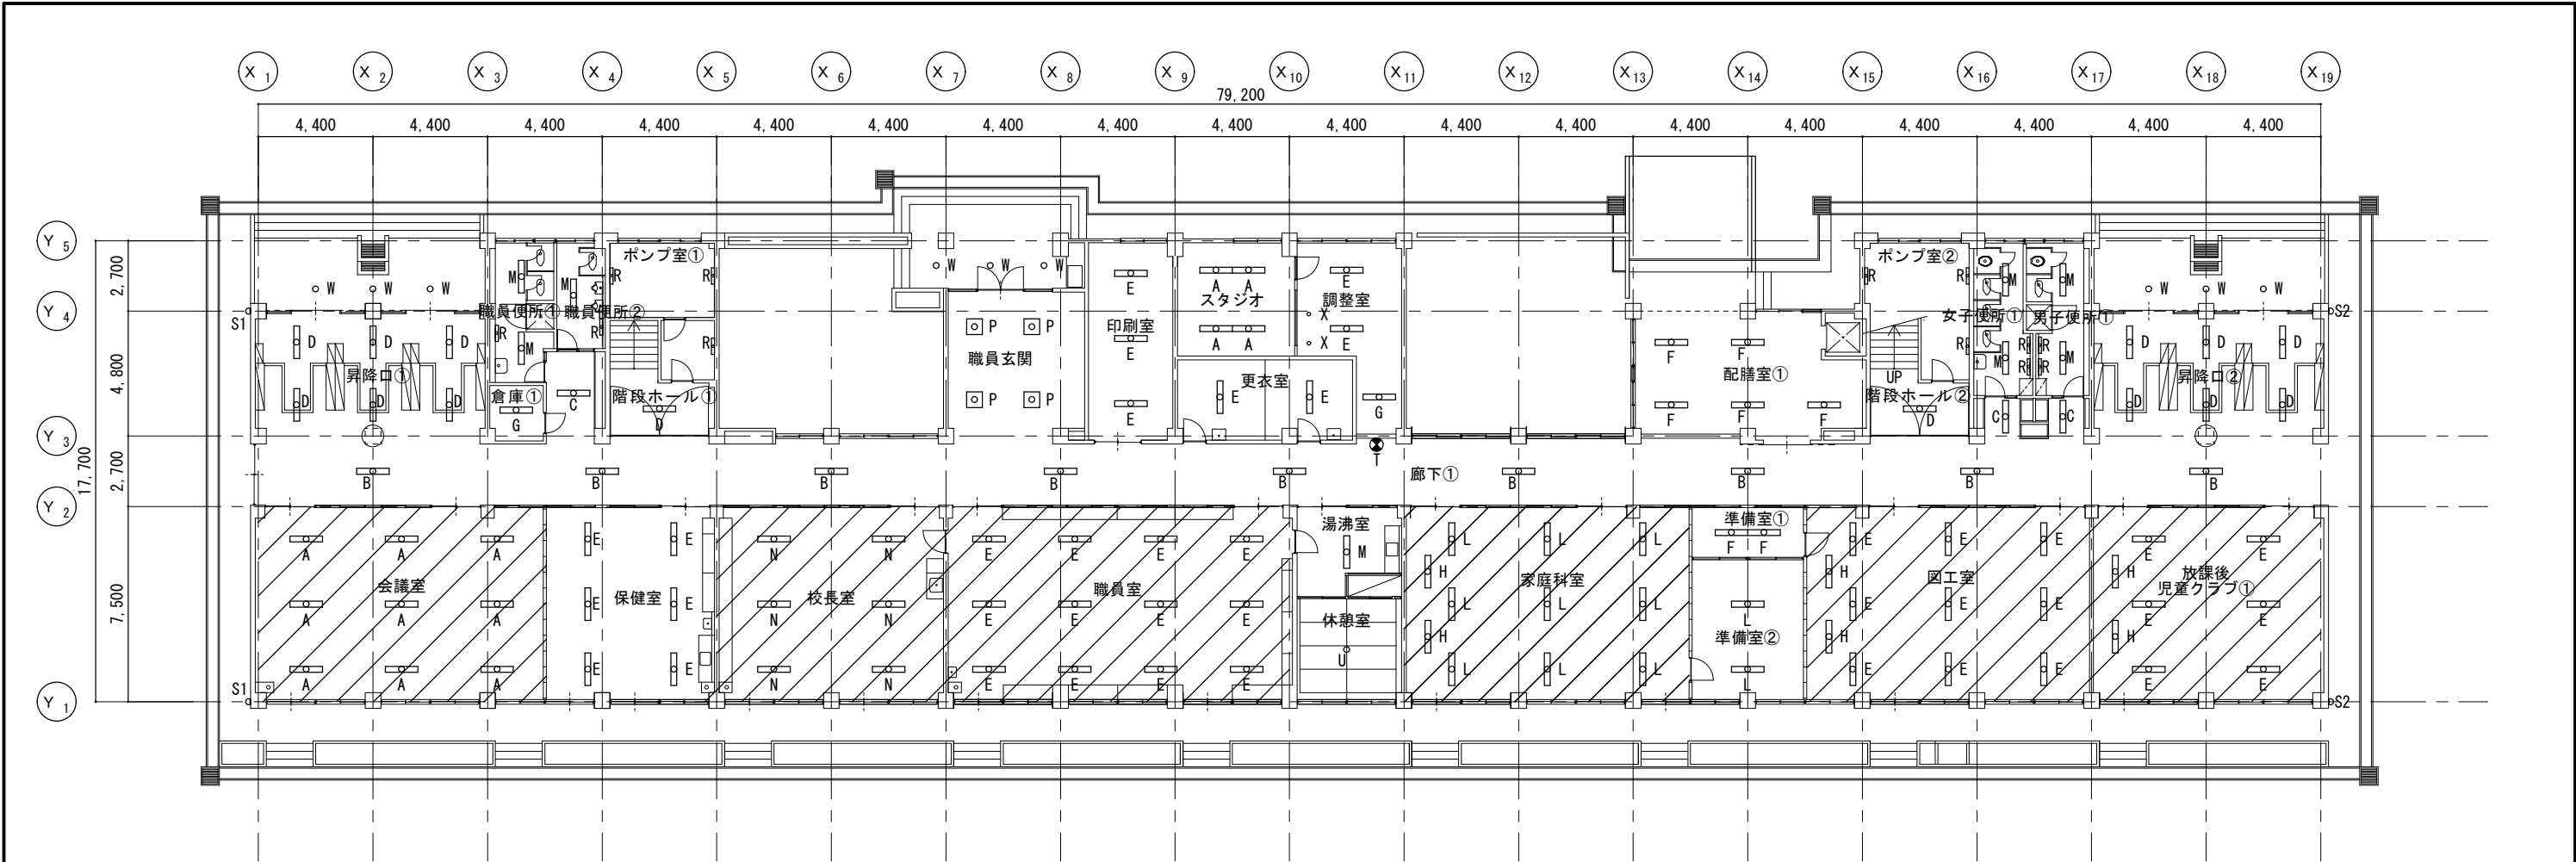

1 階 平 面 図

■■■■改修箇所を示す

会議室		
A	FRS3-402-RH15 埋込型	9箇所
昇降口①		
D	FRS3-401-RH15 埋込型	6箇所
W	ISG13-RT00 パイプペンダント	3箇所
保健室		
E	FSS4-402-RH15 富士型	6箇所
校長室		
N	FL40W×3-RH15 埋込型	6箇所
職員室		
E	FSS4-402-RH15 富士型	12箇所
湯沸室		
M	FL40W×1-RH15 富士型	1箇所
休憩室		
U	EC03-G401301-GL15 ペンダントライト	1箇所
家庭科室		
L	FL40W×2-RH15 富士型	9箇所
H	FPR10-401-RH15 吊下型	2箇所


準備室①		
F	FSS4-401-RH15 富士型	2箇所
準備室②		
L	FL40W×2-RH15 富士型	2箇所
図工室		
E	FSS4-402-RH15 富士型	9箇所
H	FPR10-401-RH15 吊下型	2箇所
放課後児童クラブ①		
E	FSS4-402-RH15 富士型	6箇所
H	FPR10-401-RH15 吊下型	2箇所
職員便所①		
M	FL40W×1-RH15 富士型	2箇所
R	FBG2-201-GH15 ブラケット	1箇所
職員便所②		
M	FL40W×1-RH15 富士型	1箇所
R	FBG2-201-GH15 ブラケット	1箇所
倉庫①		
G	FSS4-201-GH15 富士型	1箇所

ポンプ室①		
R	FBC2-201-GH15 ブラケット	3箇所
階段ホール①		
D	FRS3-401-RH15 埋込型	1箇所
職員玄関		
P	FL20W×5-GH15 埋込型	4箇所
W	ISG13-RT00 パイプペンダント	3箇所
印刷室		
E	FSS4-402-RH15 富士型	3箇所
スタジオ		
A	FRS3-402-RH15 埋込型	4箇所
更衣室		
E	FSS4-402-RH15 富士型	2箇所
調整室		
E	FSS4-402-RH15 富士型	2箇所
G	FSS4-201-GH15 富士型	1箇所
X	IRS3-R60 ダウンライト	2箇所
配膳室①		
F	FSS4-401-RH15 富士型	5箇所

ポンプ室②		
R	FBC2-201-GH15 ブラケット	3箇所
階段ホール②		
D	FRS3-401-RH15 埋込型	1箇所
女子便所①		
M	FL40W×1-RH15 富士型	2箇所
R	FBG2-201-GH15 ブラケット	2箇所
男子便所①		
M	FL40W×1-RH15 富士型	2箇所
R	FBG2-201-GH15 ブラケット	2箇所
昇降口②		
D	FRS3-401-RH15 埋込型	6箇所
W	ISG13-RT00 パイプペンダント	3箇所
廊下①		
B	FRS3-202-GH15 埋込型	9箇所
C	FRS3-201-GH15 埋込型	3箇所
T	FPL1-101-GL15 表示灯	1箇所
外部		
S1	FBC2RP-201-GH15 外部用ブラケット	2箇所
S2	FBC2RP-201-GH15 外部用ブラケット ガード付	2箇所


※足場等設置箇所は合板相当の床養生のうえ設置すること。

備考		委託業務名	令和7年度(繰) 角田市立桜小学校外1校照明LED化更新業務委託	図名	北郷小学校校舎1階平面図(改修前)	縮尺	作成年月日	図面番号
		委託業務場所	角田市 佐倉 字 小山 地内外	設計者	角田市産業建設部都市計画課	1/250	2026.7	E-12

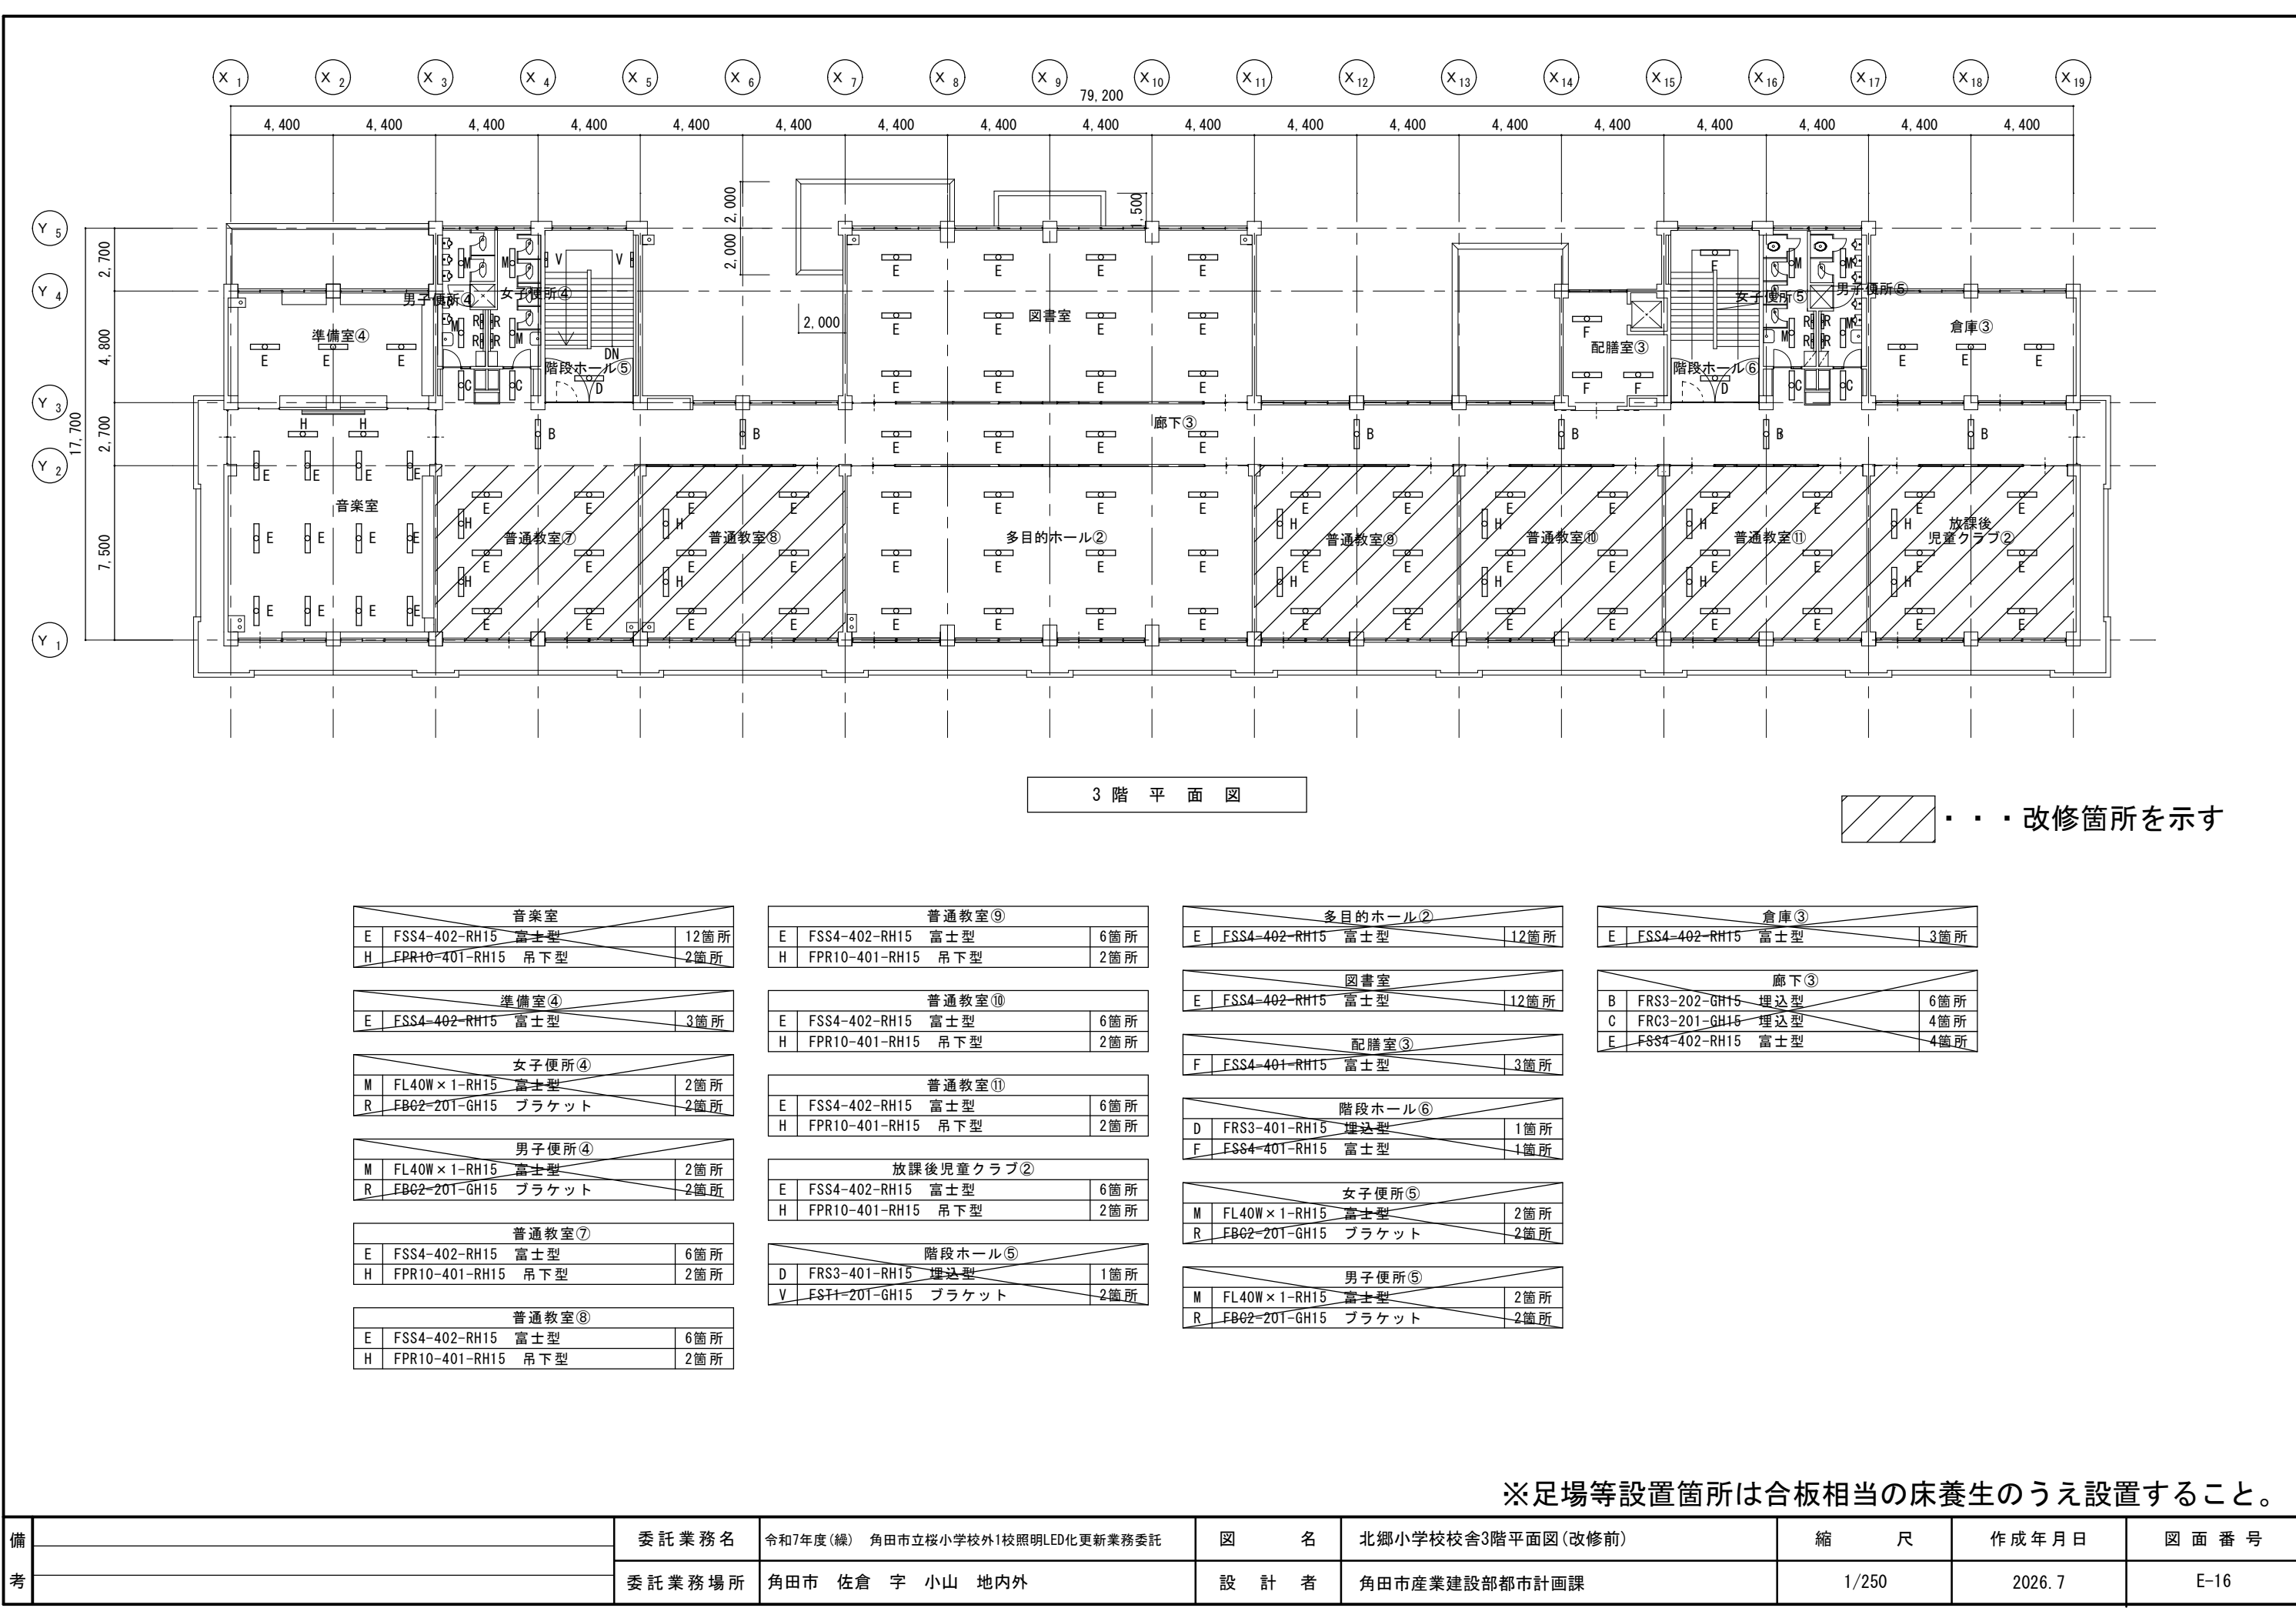

※足場等設置箇所は合板相当の床養生のうえ設置すること。

備考		委託業務名	令和7年度(繰) 角田市立桜小学校外1校照明LED化更新業務委託	図名	北郷小学校校舎3階平面図(改修前)	縮尺	作成年月日	図面番号
		委託業務場所	角田市 佐倉 字 小山 地内外	設計者	角田市産業建設部都市計画課	1/250	2026.7	E-16

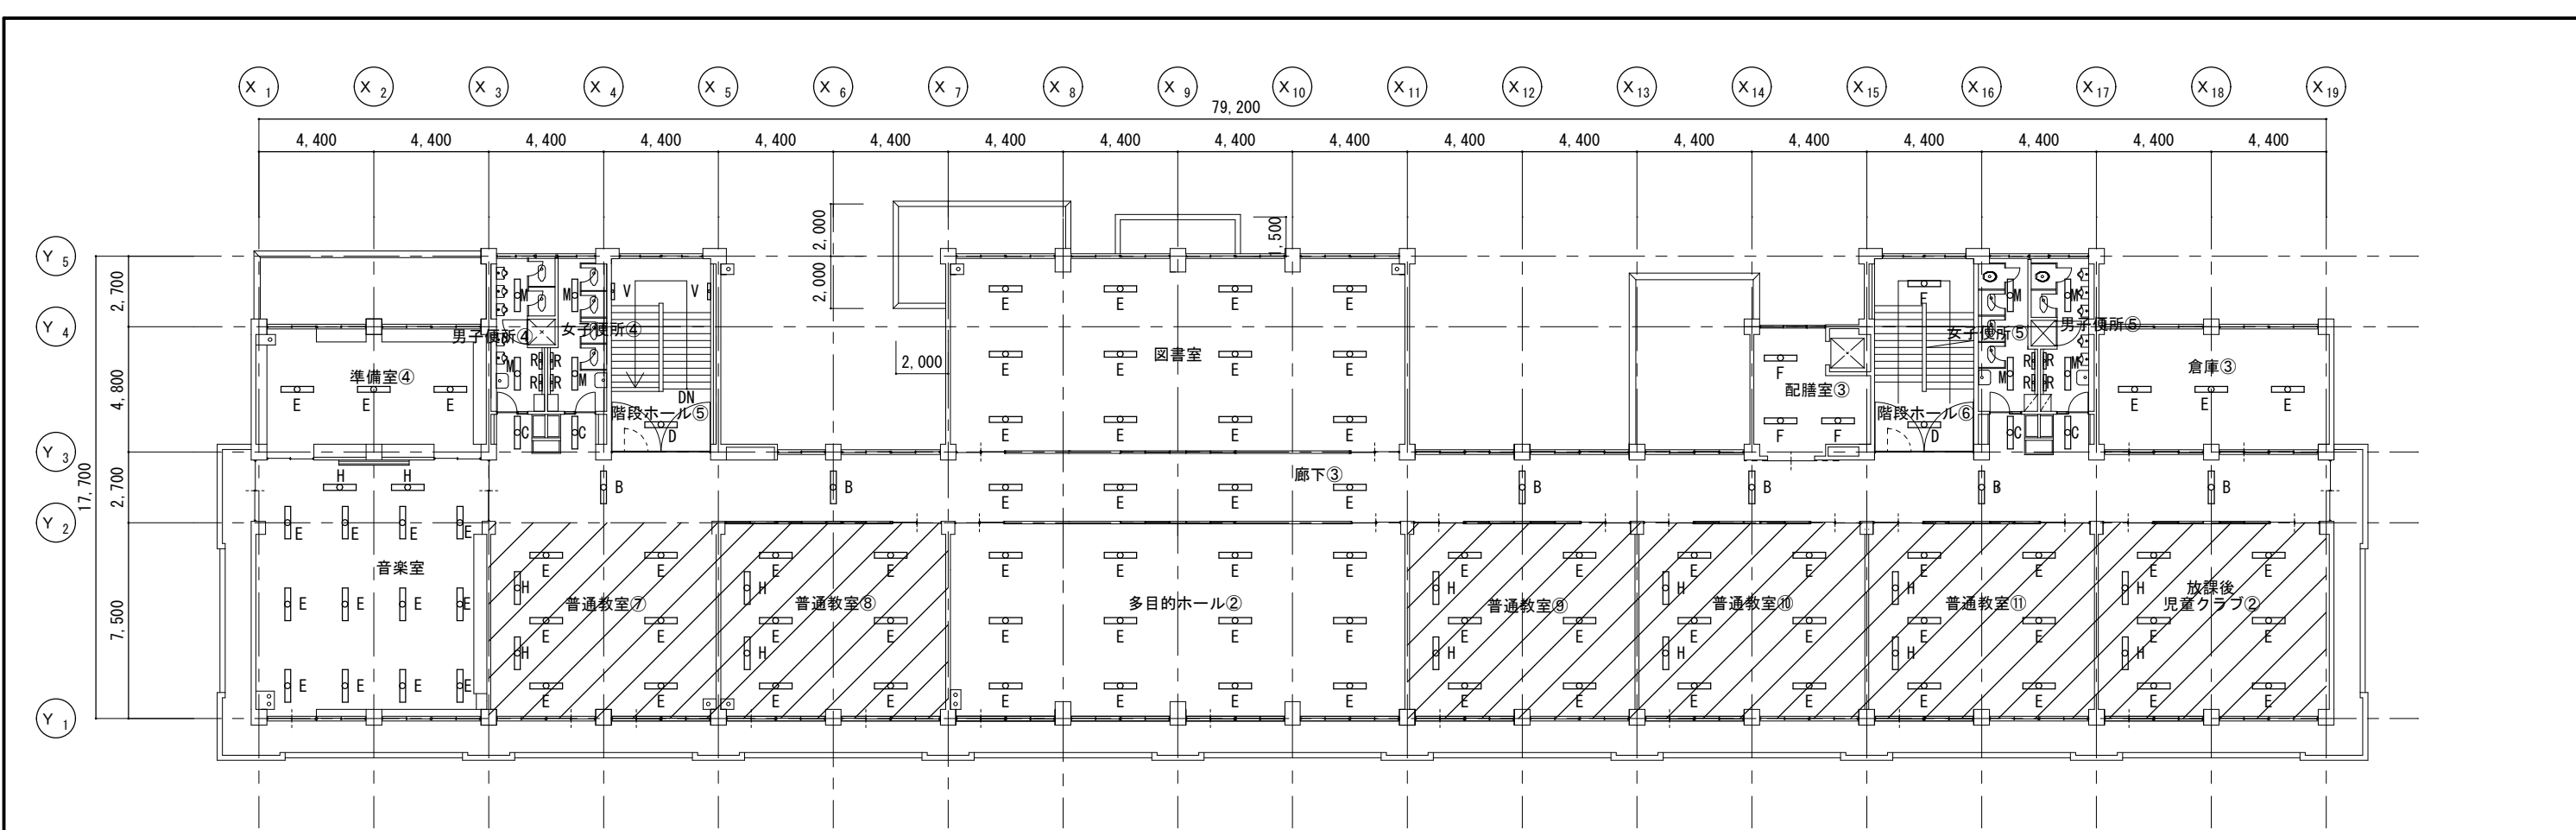

3 階 平 面 図

・ ・ ・ 改修箇所を示す

音楽室			
E	FSS4-402-RH15	富士型	12箇所
H	FPR10-401-RH15	吊下げ型	2箇所

準備室④			
E	FSS4-402-RH15	富士型	3箇所

女子便所④			
M	FL40W×1-RH15	富士型	2箇所
R	FB02-201-GH15	ブラケット	2箇所

男子便所④			
M	FL40W×1-RH15	富士型	2箇所
R	FB02-201-GH15	ブラケット	2箇所

普通教室⑦			
E	LSS10-48-4		6箇所
H	LSS13-4-21	吊下げ型	2箇所

普通教室⑧			
E	LSS10-48-4		6箇所
H	LSS13-4-21	吊下げ型	2箇所

普通教室⑨			
E	LSS10-48-4		6箇所
H	LSS13-4-21	吊下げ型	2箇所

普通教室⑩			
E	LSS10-48-4		6箇所
H	LSS13-4-21	吊下げ型	2箇所

普通教室⑪			
E	LSS10-48-4		6箇所
H	LSS13-4-21	吊下げ型	2箇所

放課後児童クラブ②			
E	LSS10-48-4		6箇所
H	LSS13-4-21	吊下げ型	2箇所

階段ホール⑤			
D	FRS3-401-RH15	埋込型	1箇所
V	FBT1-201-GH15	ブラケット	2箇所

多目的ホール②			
E	FSS4-402-RH15	富士型	12箇所

図書室			
E	FSS4-402-RH15	富士型	12箇所

配膳室③			
F	FSS4-401-RH15	富士型	3箇所

階段ホール⑥			
D	FRS3-401-RH15	埋込型	1箇所
F	FSS4-401-RH15	富士型	1箇所

女子便所⑤			
M	FL40W×1-RH15	富士型	2箇所
R	FB02-201-GH15	ブラケット	2箇所

男子便所⑤			
M	FL40W×1-RH15	富士型	2箇所
R	FB02-201-GH15	ブラケット	2箇所


倉庫③			
E	FSS4-402-RH15	富士型	3箇所

廊下③			
B	FRS3-202-GH15	埋込型	6箇所
C	FRC3-201-GH15	埋込型	4箇所
E	FSS4-402-RH15	富士型	4箇所

※足場等設置箇所は合板相当の床養生のうえ設置すること。

備考		委託業務名	令和7年度(繰) 角田市立桜小学校外1校照明LED化更新業務委託	図名	北郷小学校校舎3階平面図(改修後)	縮尺	作成年月日	図面番号
		委託業務場所	角田市 佐倉 字 小山 地内外	設計者	角田市産業建設部都市計画課	1/250	2026.7	E-17

※足場等設置箇所は合板相当の床養生のうえ設置すること。

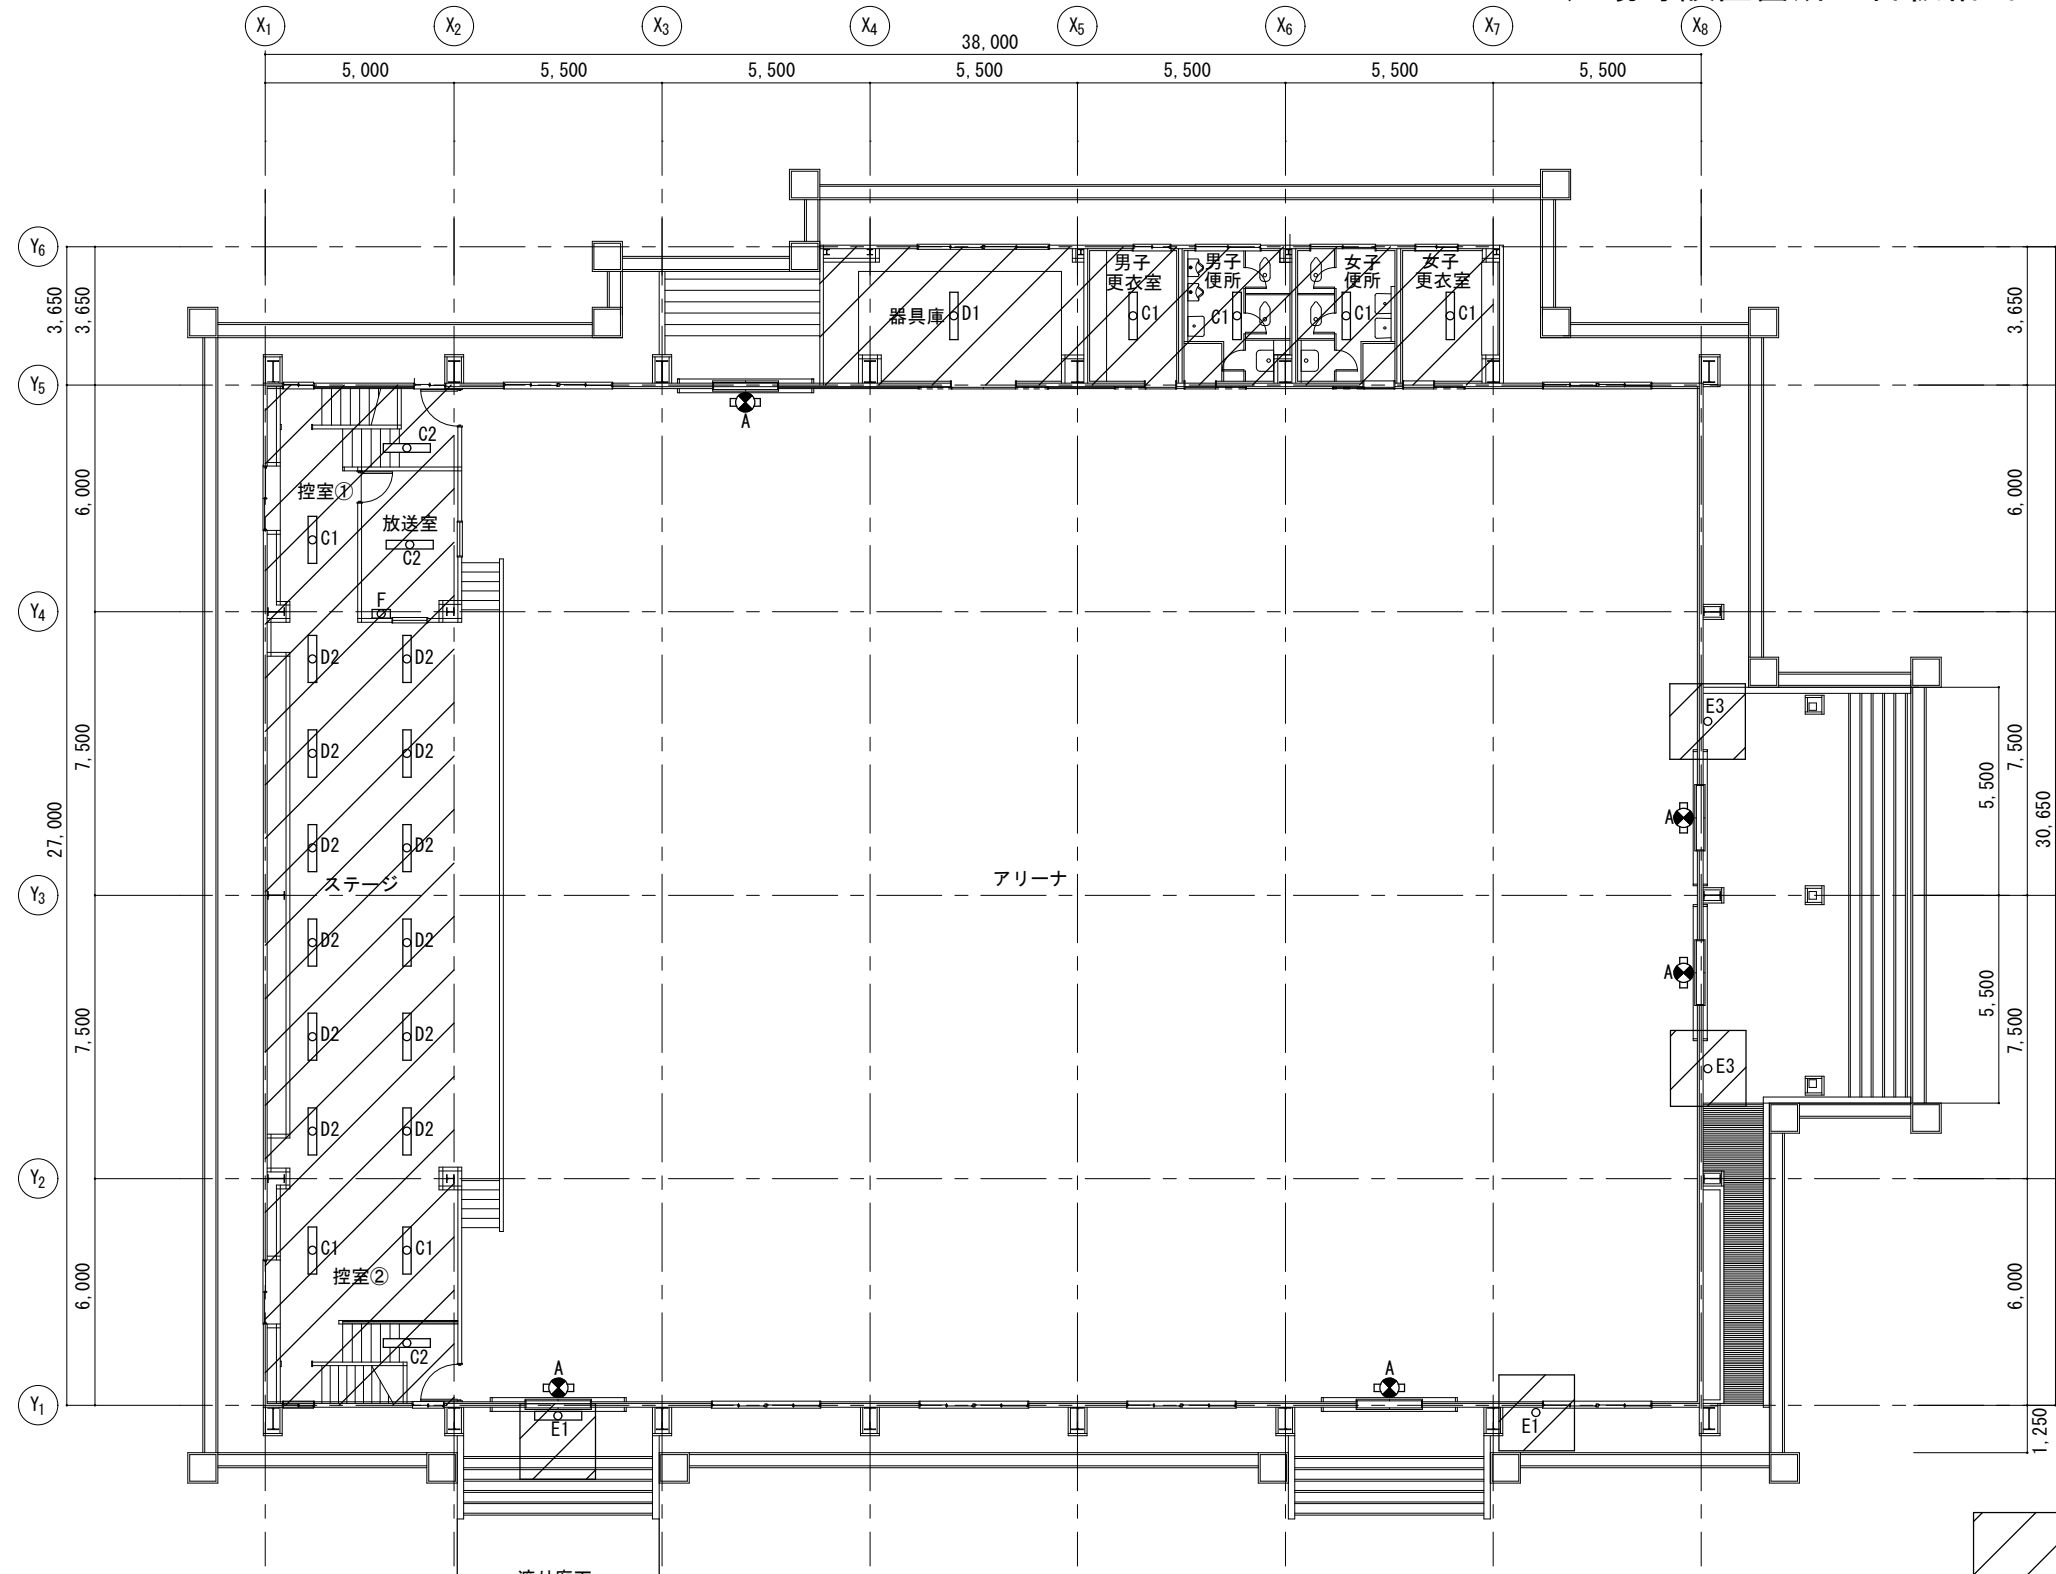

1 階 平 面 図

アリーナ			
A	FL20W-1	誘導灯 ガード付	5箇所

ステージ			
D2	FL40W-2	トラフ型 ランプのみ	12箇所

放送室			
C2	FL20W-2	富士型 ランプのみ	1箇所
F	FLU18W	手元灯 ランプのみ	1箇所

渡り廊下			
G	FL40W-2	外部用ブラケット ランプのみ	2箇所

控室①			
C1	FL40W-2	富士型 ランプのみ	1箇所
C2	FL20W-2	富士型 ランプのみ	1箇所

控室②			
C1	FL40W-2	富士型 ランプのみ	2箇所
C2	FL20W-2	富士型 ランプのみ	1箇所

器具庫			
D1	FL40W-2	トラフ型 ガード付 ランプのみ	1箇所


男子更衣室			
C1	FL40W-2	富士型 ランプのみ	1箇所

男子便所			
C1	FL40W-2	富士型 ランプのみ	1箇所

女子便所			
C1	FL40W-2	富士型 ランプのみ	1箇所

女子更衣室			
C1	FL40W-2	富士型 ランプのみ	1箇所


外部			
E1	FL20W-1	外部用ブラケット ランプのみ	2箇所
E3	FL20W-1	外部用ブラケット ガード付 ランプのみ	2箇所

 

・・・改修箇所を示す

備考		委託業務名	令和7年度(線) 角田市立桜小学校外1校照明LED化更新業務委託	図名	北郷小学校屋内運動場1階平面図(改修前)	縮尺	作成年月日	図面番号
		委託業務場所	角田市 佐倉 字 小山 地内外	設計者	角田市産業建設部都市計画課	1/200	2026.7	E-18

※足場等設置箇所は合板相当の床養生のうえ設置すること。

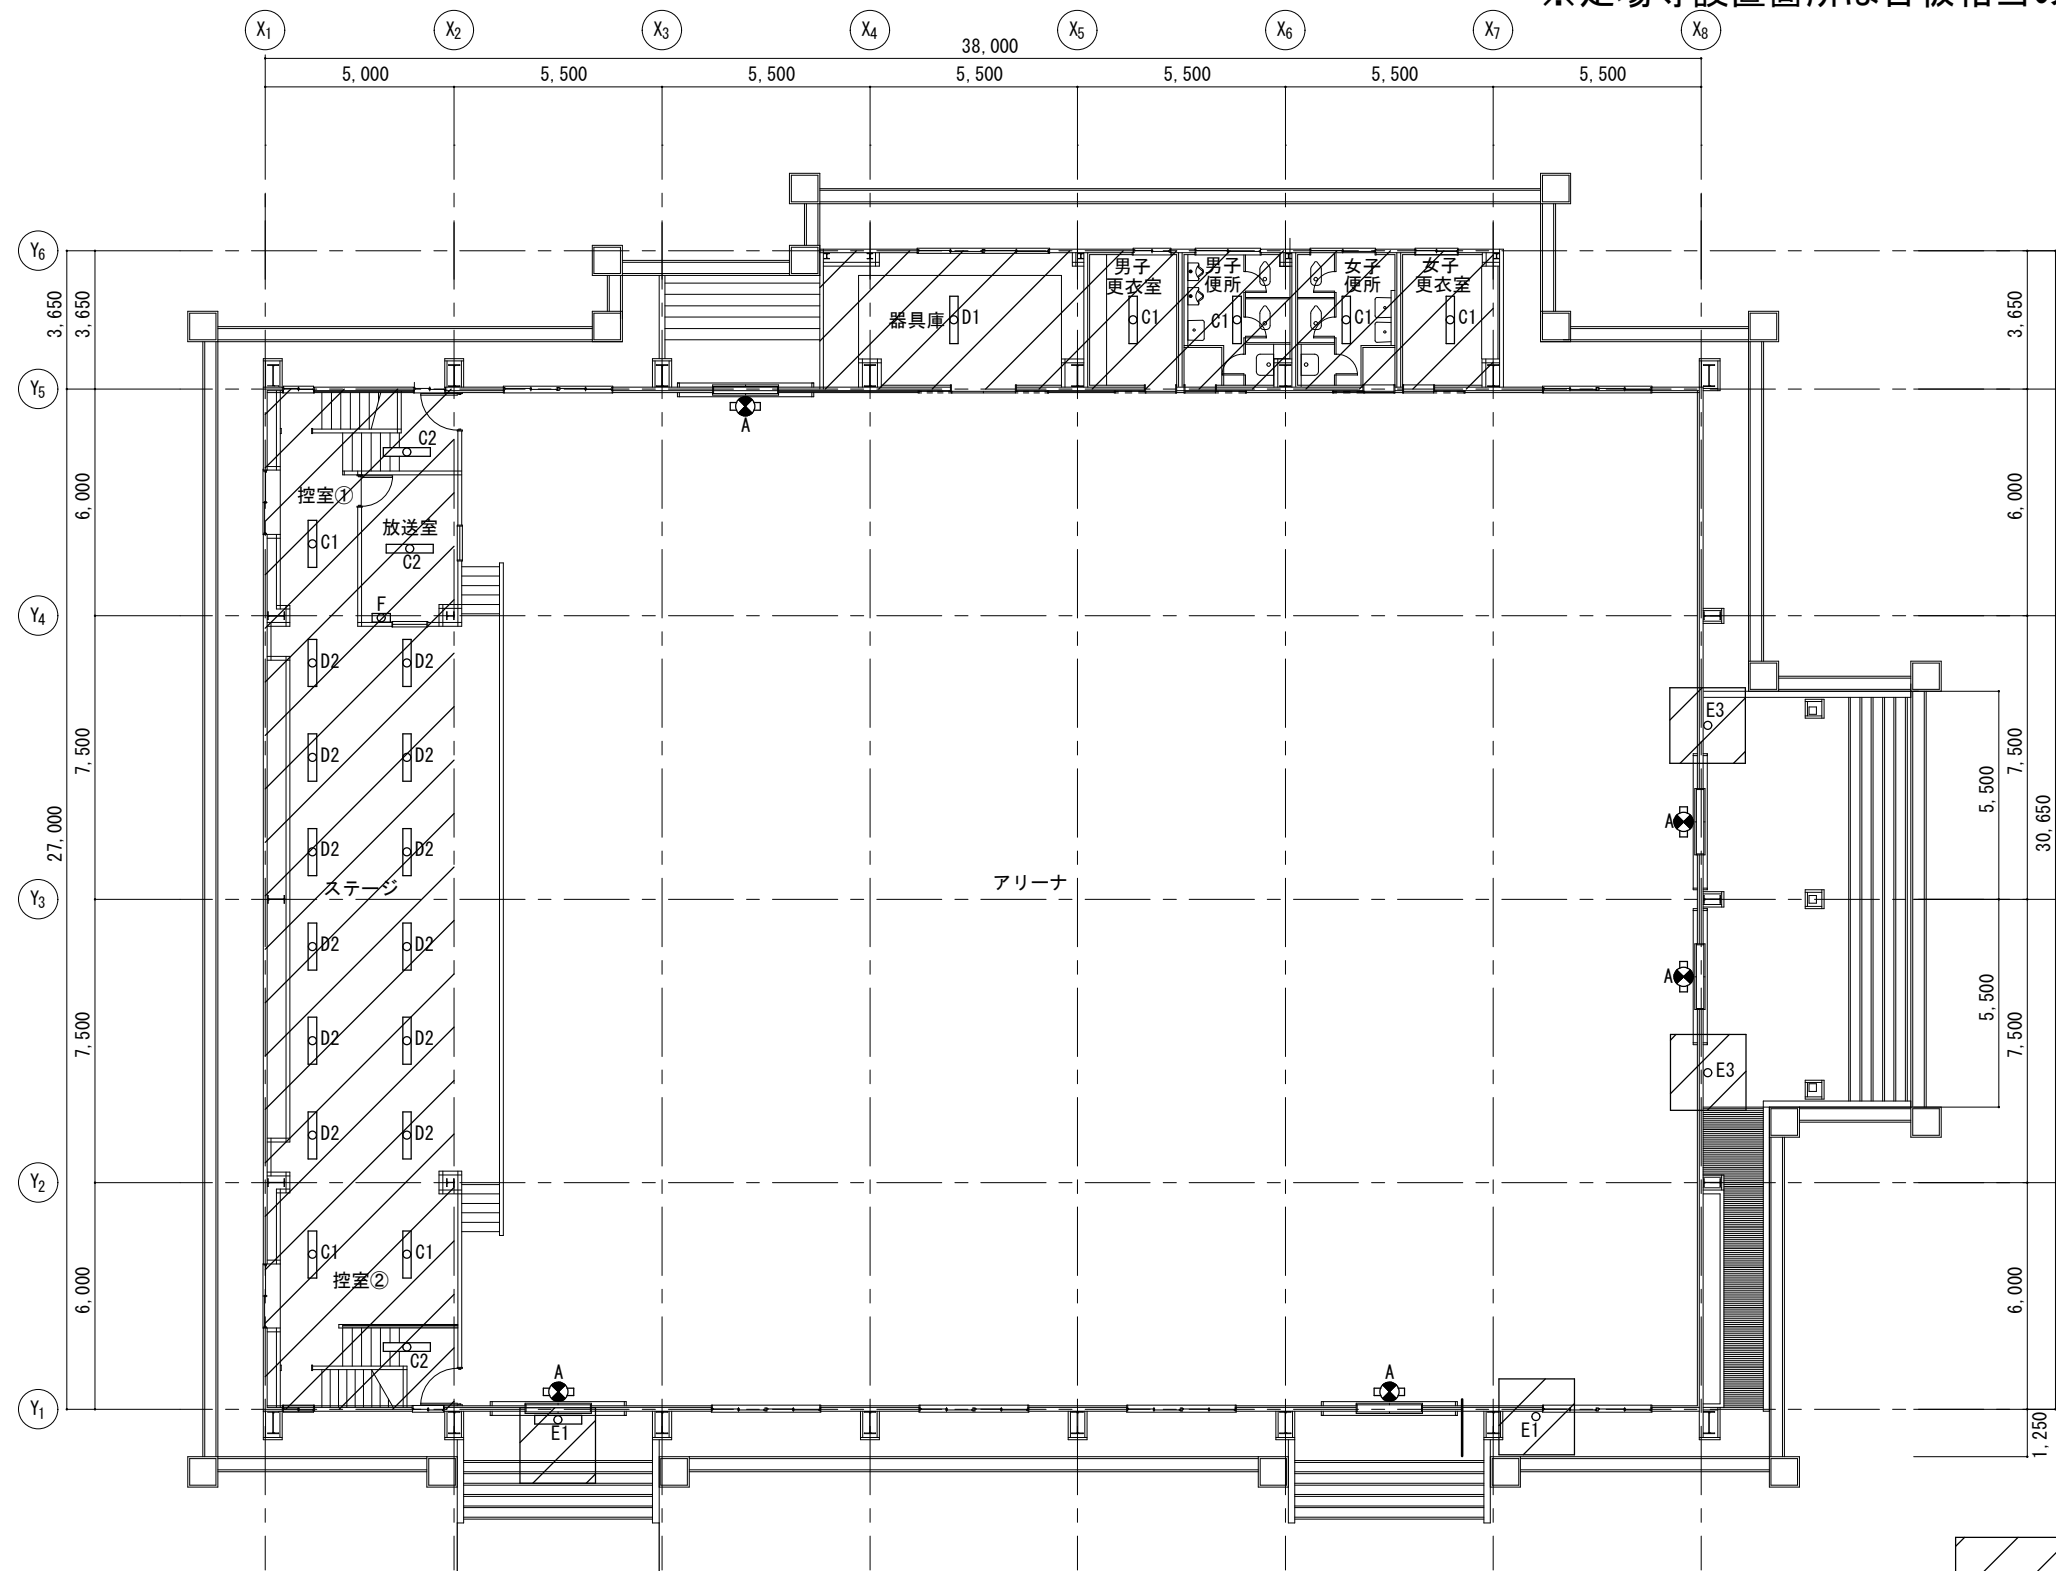

1 階 平 面 図

アリーナ			
A	FL20W-1	誘導灯 ガード付	5箇所

ステージ		
D2	直管型LED40形×2本	ランプのみ 12箇所

放送室		
C2	直管型LED20形×2本	ランプのみ 1箇所
F	直管型LED18形	ランプのみ 1箇所

渡り廊下		
G	直管型LED40形×2本	ランプのみ 2箇所

控室①			
C1	直管型LED40形×2本	ランプのみ	1箇所
C2	直管型LED20形×2本	ランプのみ	1箇所

控室②			
C1	直管型LED40形×2本	ランプのみ	2箇所
C2	直管型LED20形×2本	ランプのみ	1箇所

器具庫		
D1	直管型LED40形×2本	ガード付 ランプのみ 1箇所

男子更衣室		
C1	直管型LED40形×2本	ランプのみ 1箇所


男子便所		
C1	直管型LED40形×2本	ランプのみ 1箇所

女子便所		
C1	直管型LED40形×2本	ランプのみ 1箇所

女子更衣室		
C1	直管型LED40形×2本	ランプのみ 1箇所

外部		
E1	直管型LED20形	ランプのみ 2箇所
E3	直管型LED20形	ガード付 ランプのみ 2箇所

備考		委託業務名	令和7年度(線) 角田市立桜小学校外1校照明LED化更新業務委託	図名	北郷小学校屋内運動場1階平面図(改修後)	縮尺	作成年月日	図面番号
		委託業務場所	角田市 佐倉 字 小山 地内外	設計者	角田市産業建設部都市計画課	1/200	2026. 7	E-19

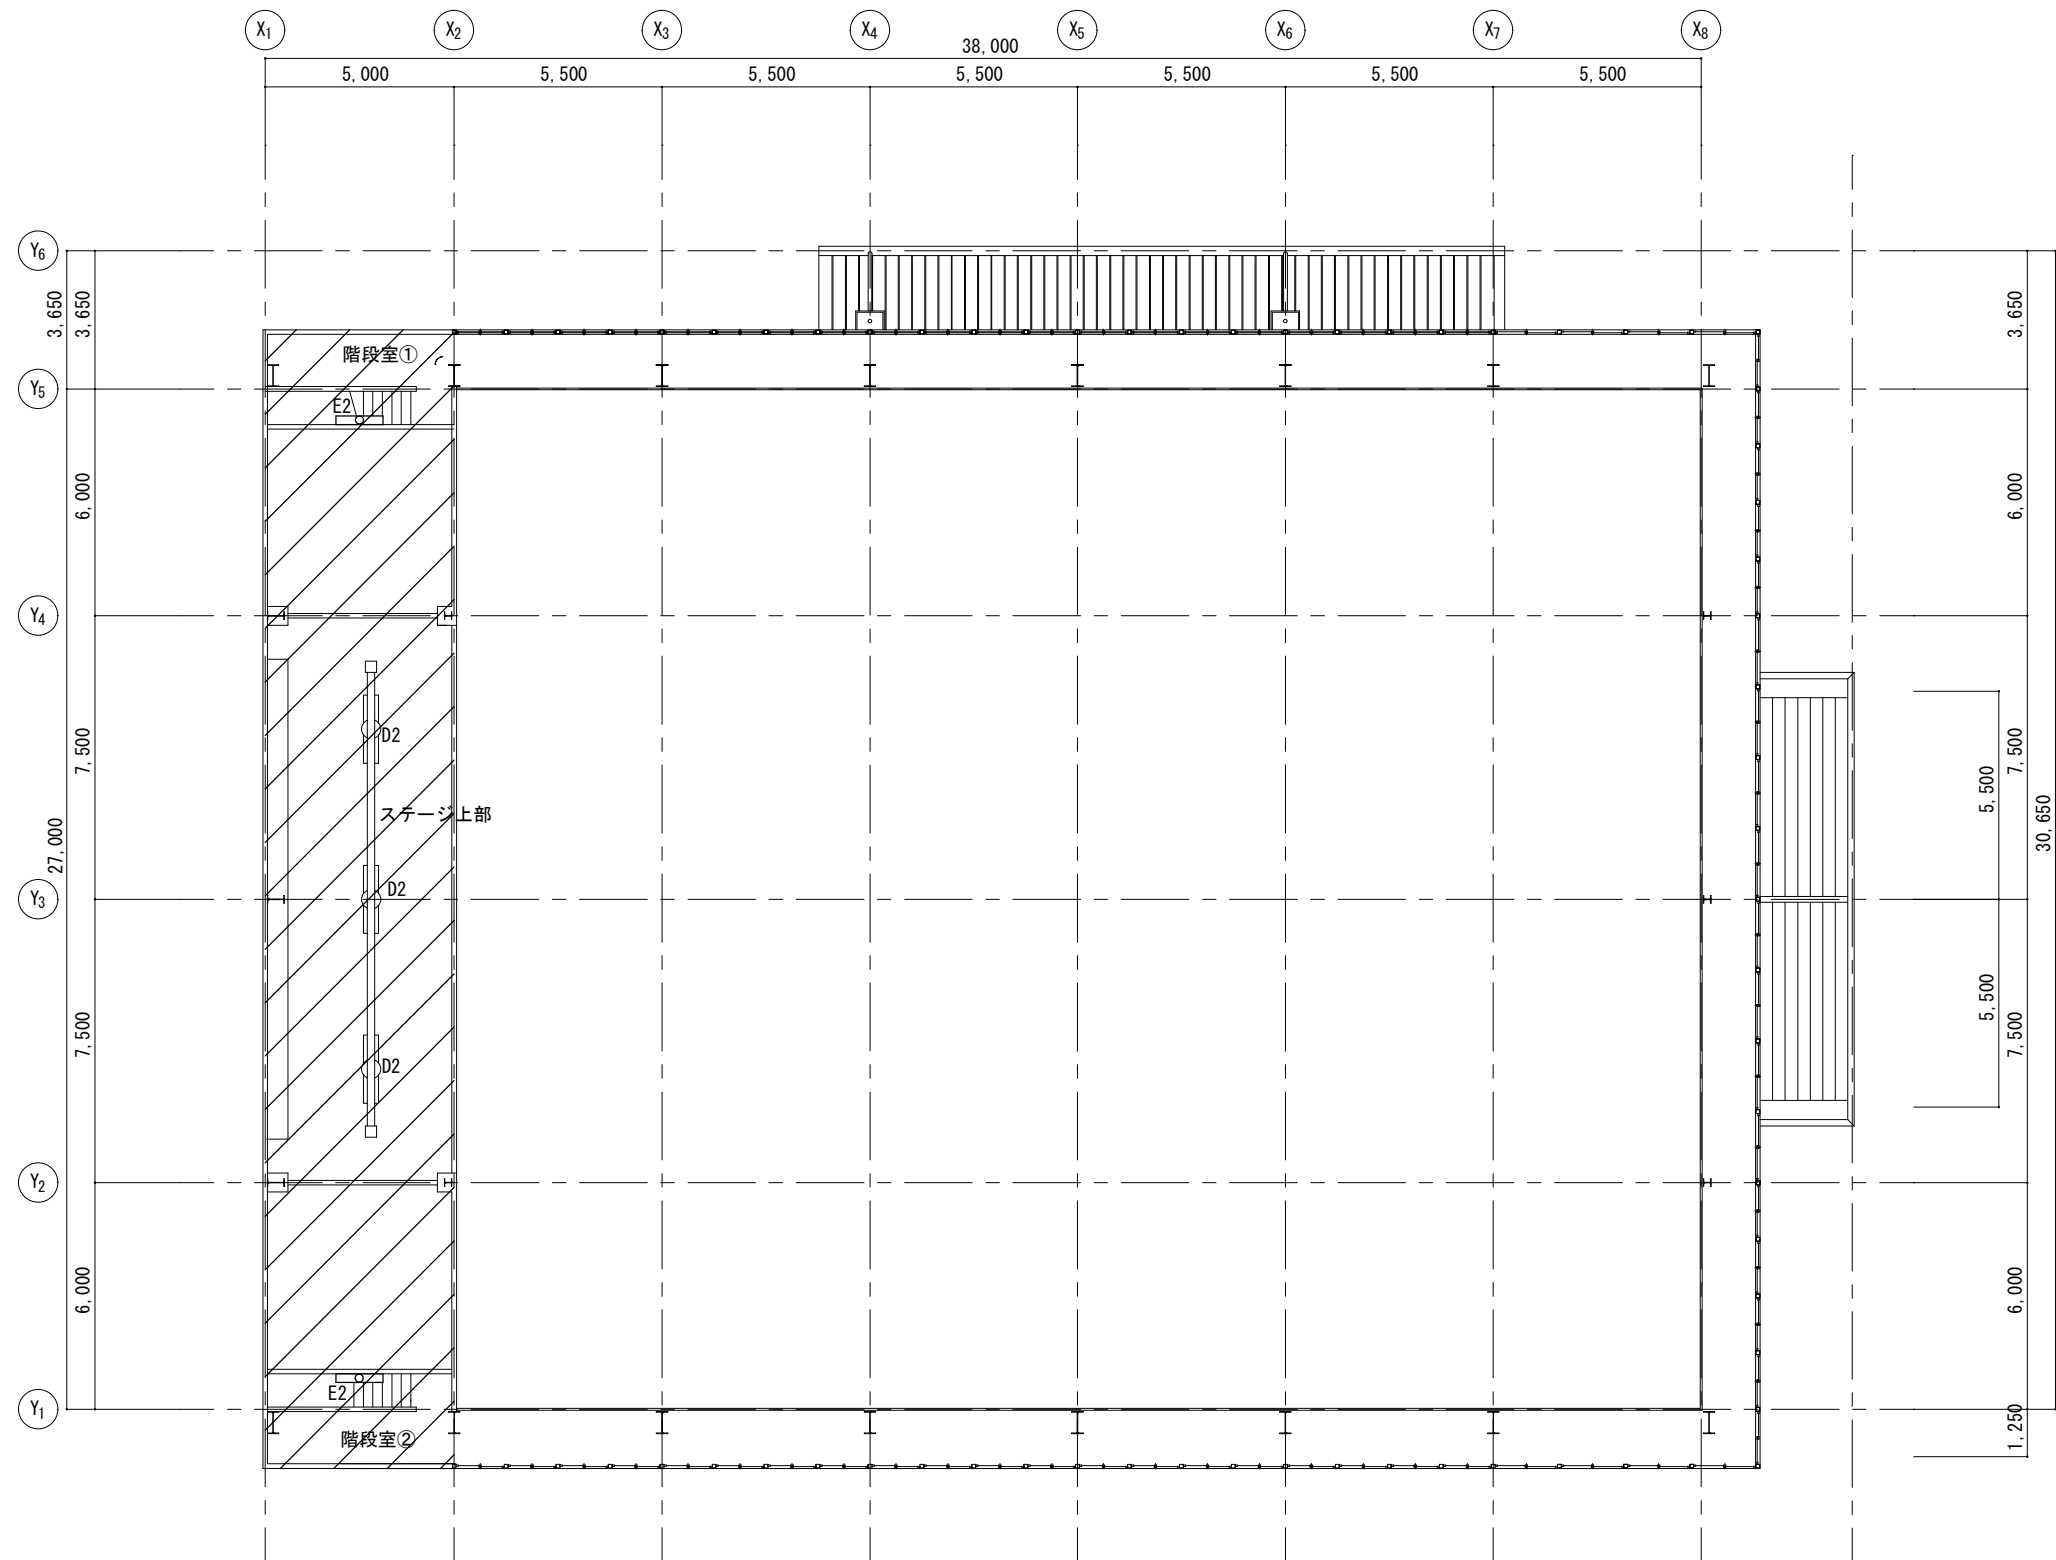


2 階 平 面 図

ステージ上部				
D2	FL40W-2	トラフ型	ランプのみ	3箇所

階段室①				
E2	FL40W-1	ブラケット	ランプのみ	1箇所


階段室②				
E2	FL40W-1	ブラケット	ランプのみ	1箇所

 

・・・改修箇所を示す

※足場等設置箇所は合板相当の床養生のうえ設置すること。

備考		委託業務名	令和7年度(線) 角田市立桜小学校外1校照明LED化更新業務委託	図名	北郷小学校屋内運動場ギャラリー平面図(改修前)	縮尺	作成年月日	図面番号
		委託業務場所	角田市 佐倉 字 小山 地内外	設計者	角田市産業建設部都市計画課	1/200	2026.7	E-20

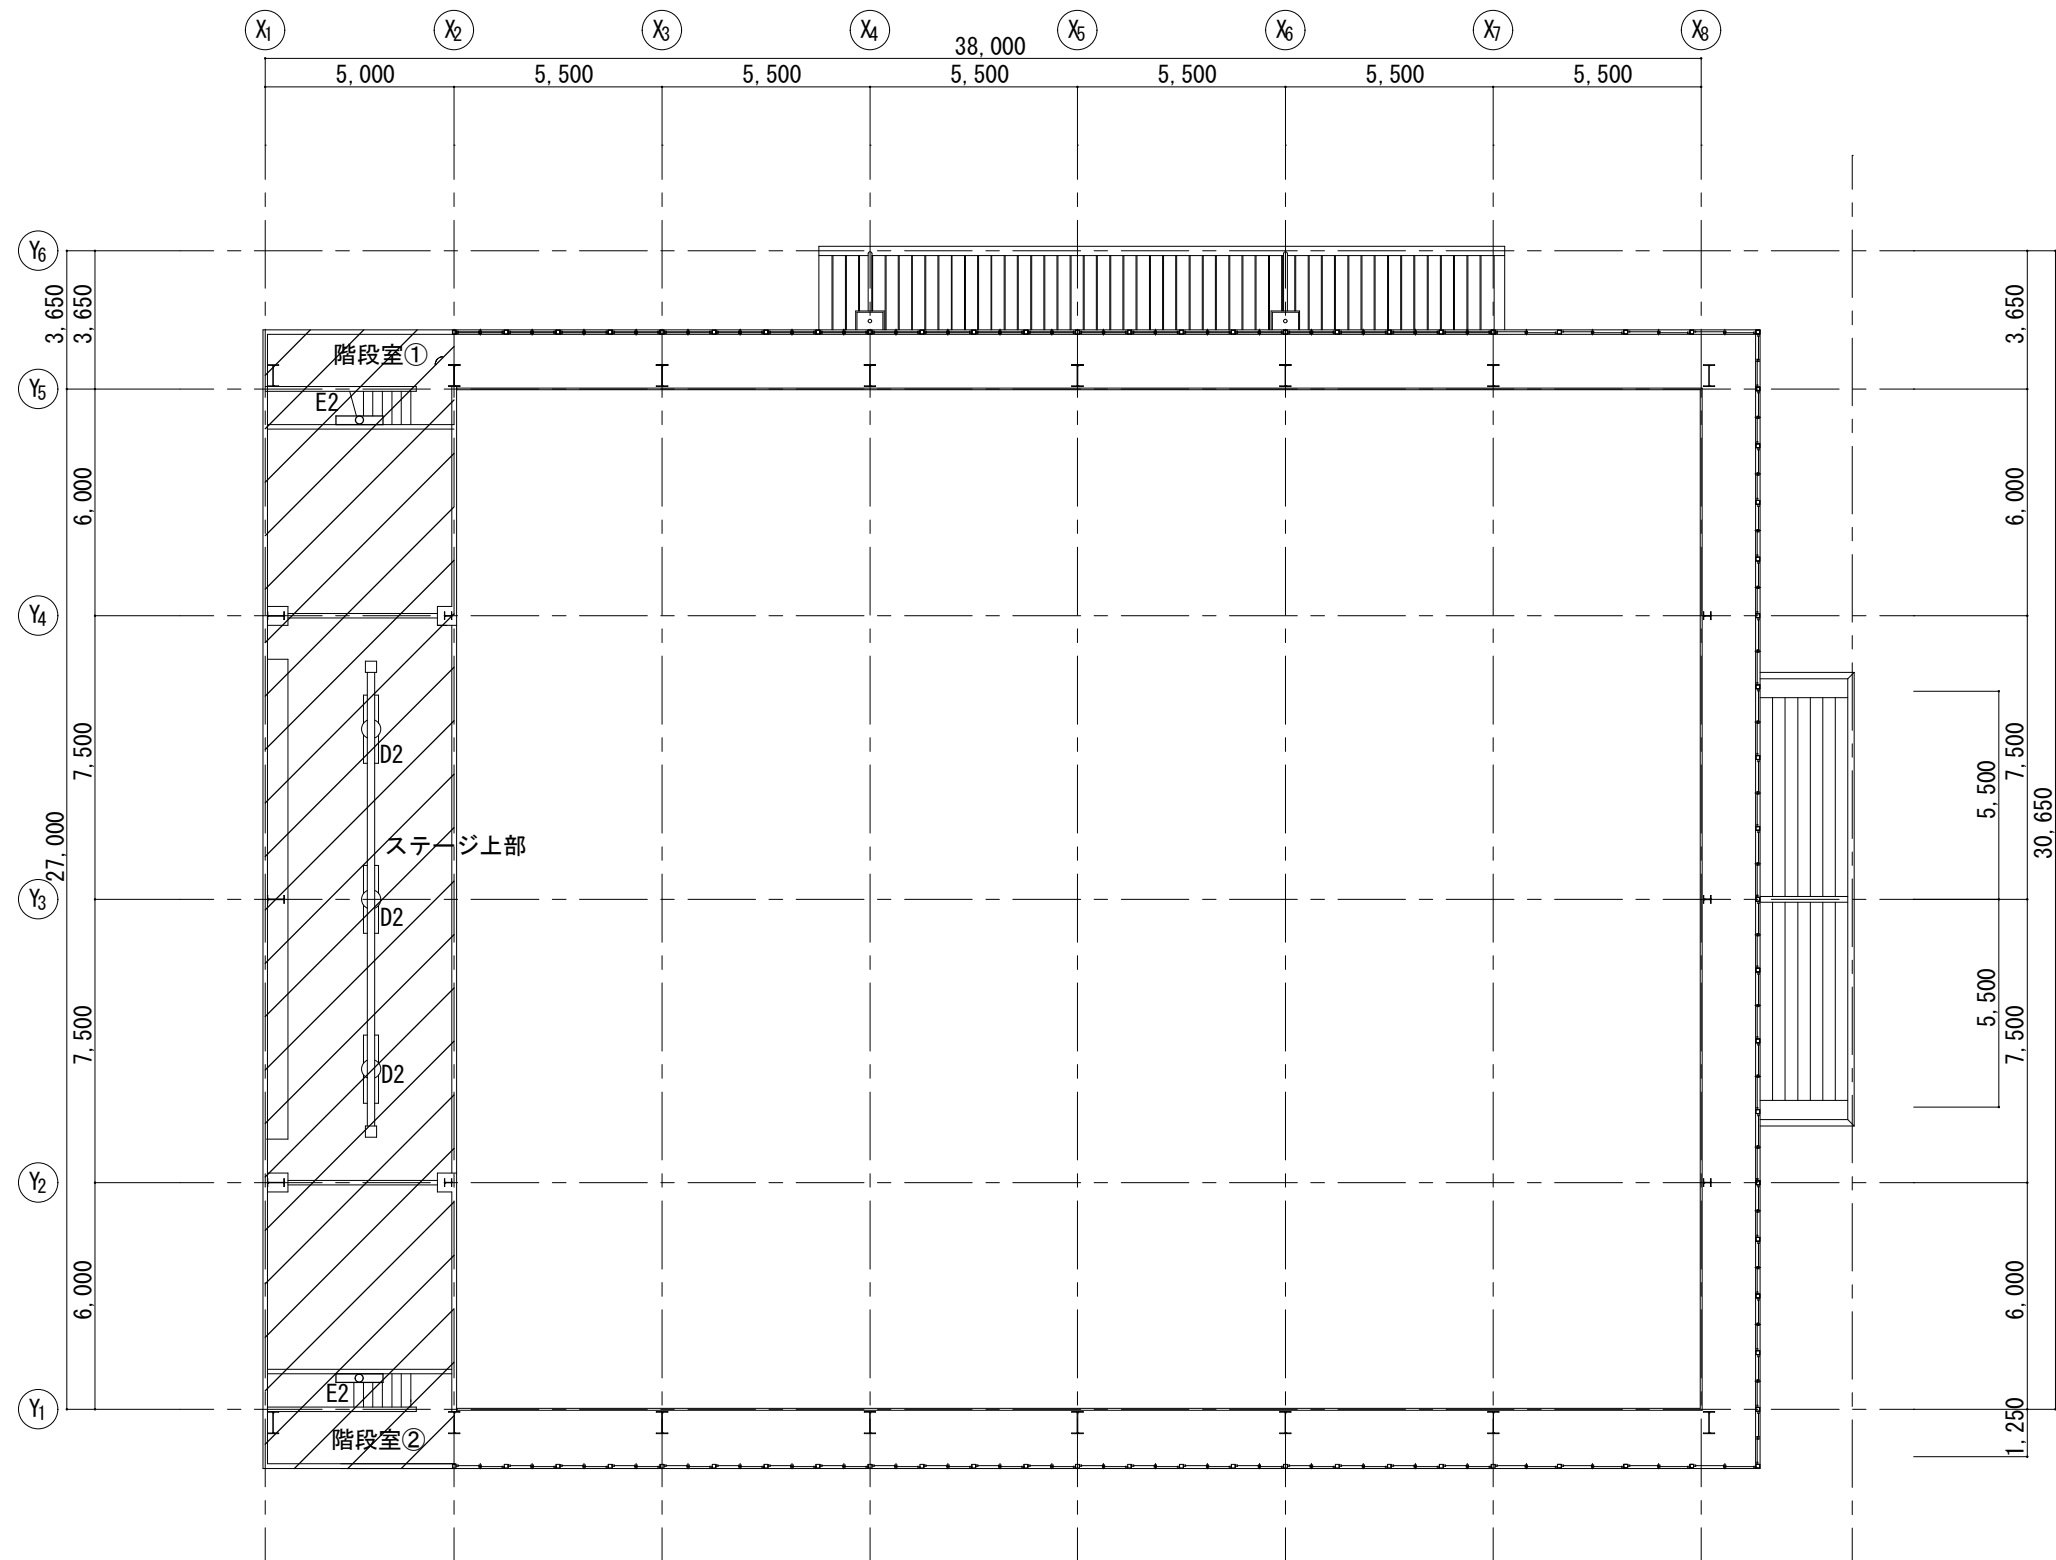


2 階 平 面 図

ステージ上部		
D2	直管型LED40形×2本 ランプのみ	3箇所

階段室①		
E2	直管型LED40形 ランプのみ	1箇所

階段室②		
E2	直管型LED40形 ランプのみ	1箇所

 

・・・改修箇所を示す

※足場等設置箇所は合板相当の床養生のうえ設置すること。

備考		委託業務名	令和7年度(線) 角田市立桜小学校外1校照明LED化更新業務委託	図名	北郷小学校屋内運動場ギャラリー平面図(改修後)	縮尺	作成年月日	図面番号
		委託業務場所	角田市 佐倉 字 小山 地内外	設計者	角田市産業建設部都市計画課	1/200	2026.7	E-21