


位置図 S=1:25,000

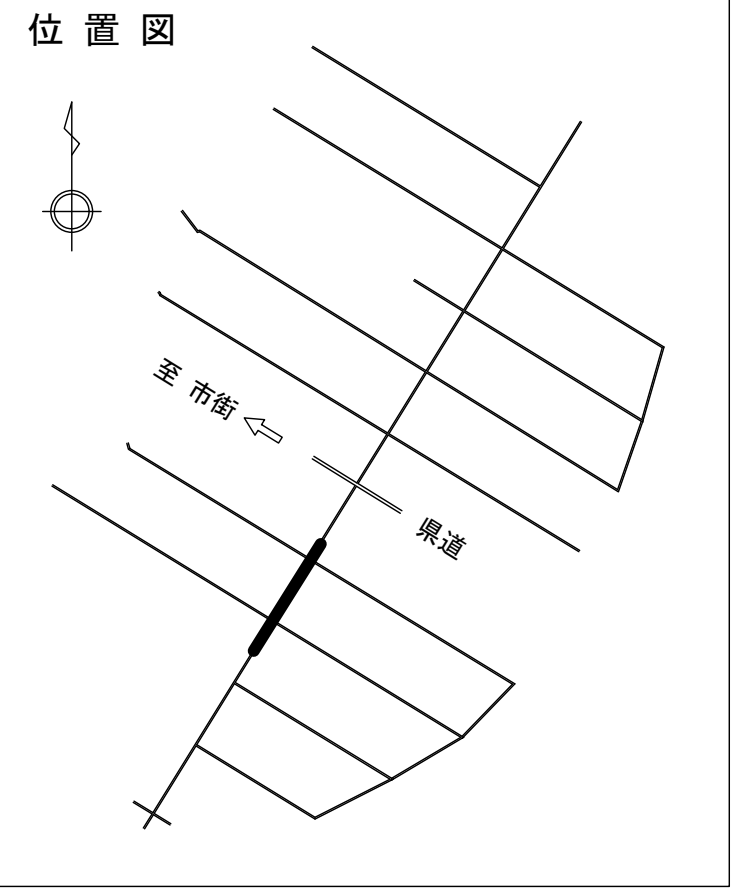

工事名	令和7年度 梶賀東町線配水管布設替工事（2工区）		
箇所	角田市角田字中島下地内外		
図名	位置図		
縮尺	1:25,000	位置	
設計者		照査	
角田市上下水道事業所	図番	1/8	


平面図(1) S=1:500



凡 例	
	計画配水管
	仕 切 井
	空 気 弁
	給 水 管
	既設水道管
	汚水管

工 事 名	令和 7 年度 梶賀東町線配水管布設替工事 (2工区)		
箇 所	角田市角田字中島下地内外		
図 名	平 面 図 (1)		
縮 尺	1:500	位置	
設 計 者		照査	
角田市上下水道事業所	図番	2/8	

平面図(2) S=1:500

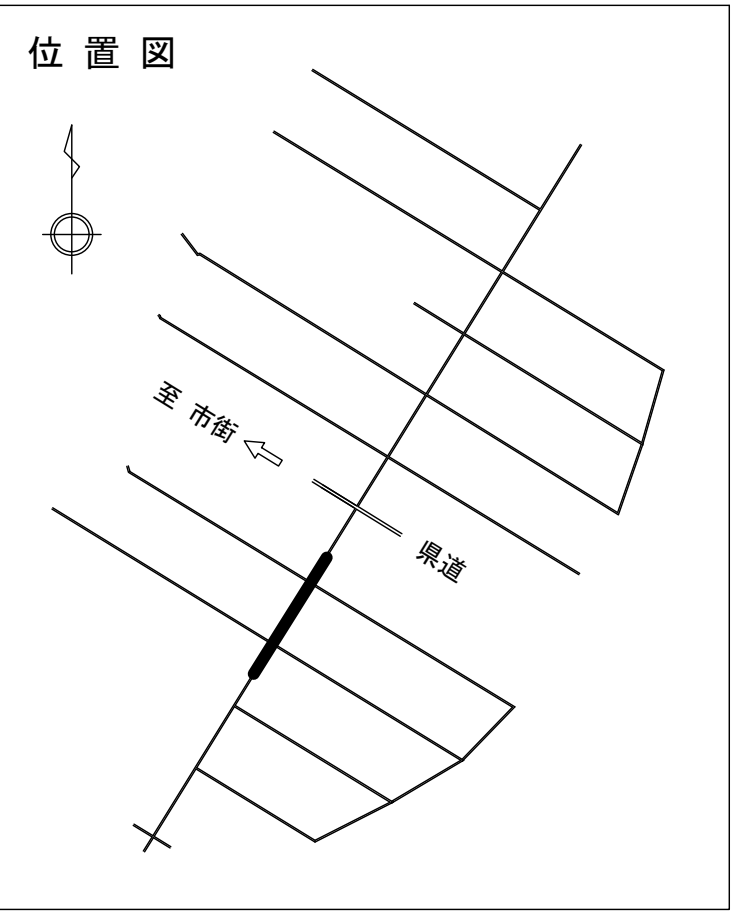


凡 例	
	計画配水管
	仕 切 弁
	空 気 弁
	給 水 管
	既設水道管
	汚水管








工 事 名	令和 7 年度 槻賀東町線配水管布設替工事（2工区）		
箇 所	角田市角田字中島下地内外		
図 名	平 面 図(2)		
縮 尺	1:500	位置	
設 計 者		照査	
角田市上下水道事業所	図番	3/8	

縦断面図

V=1:100・H=1:500

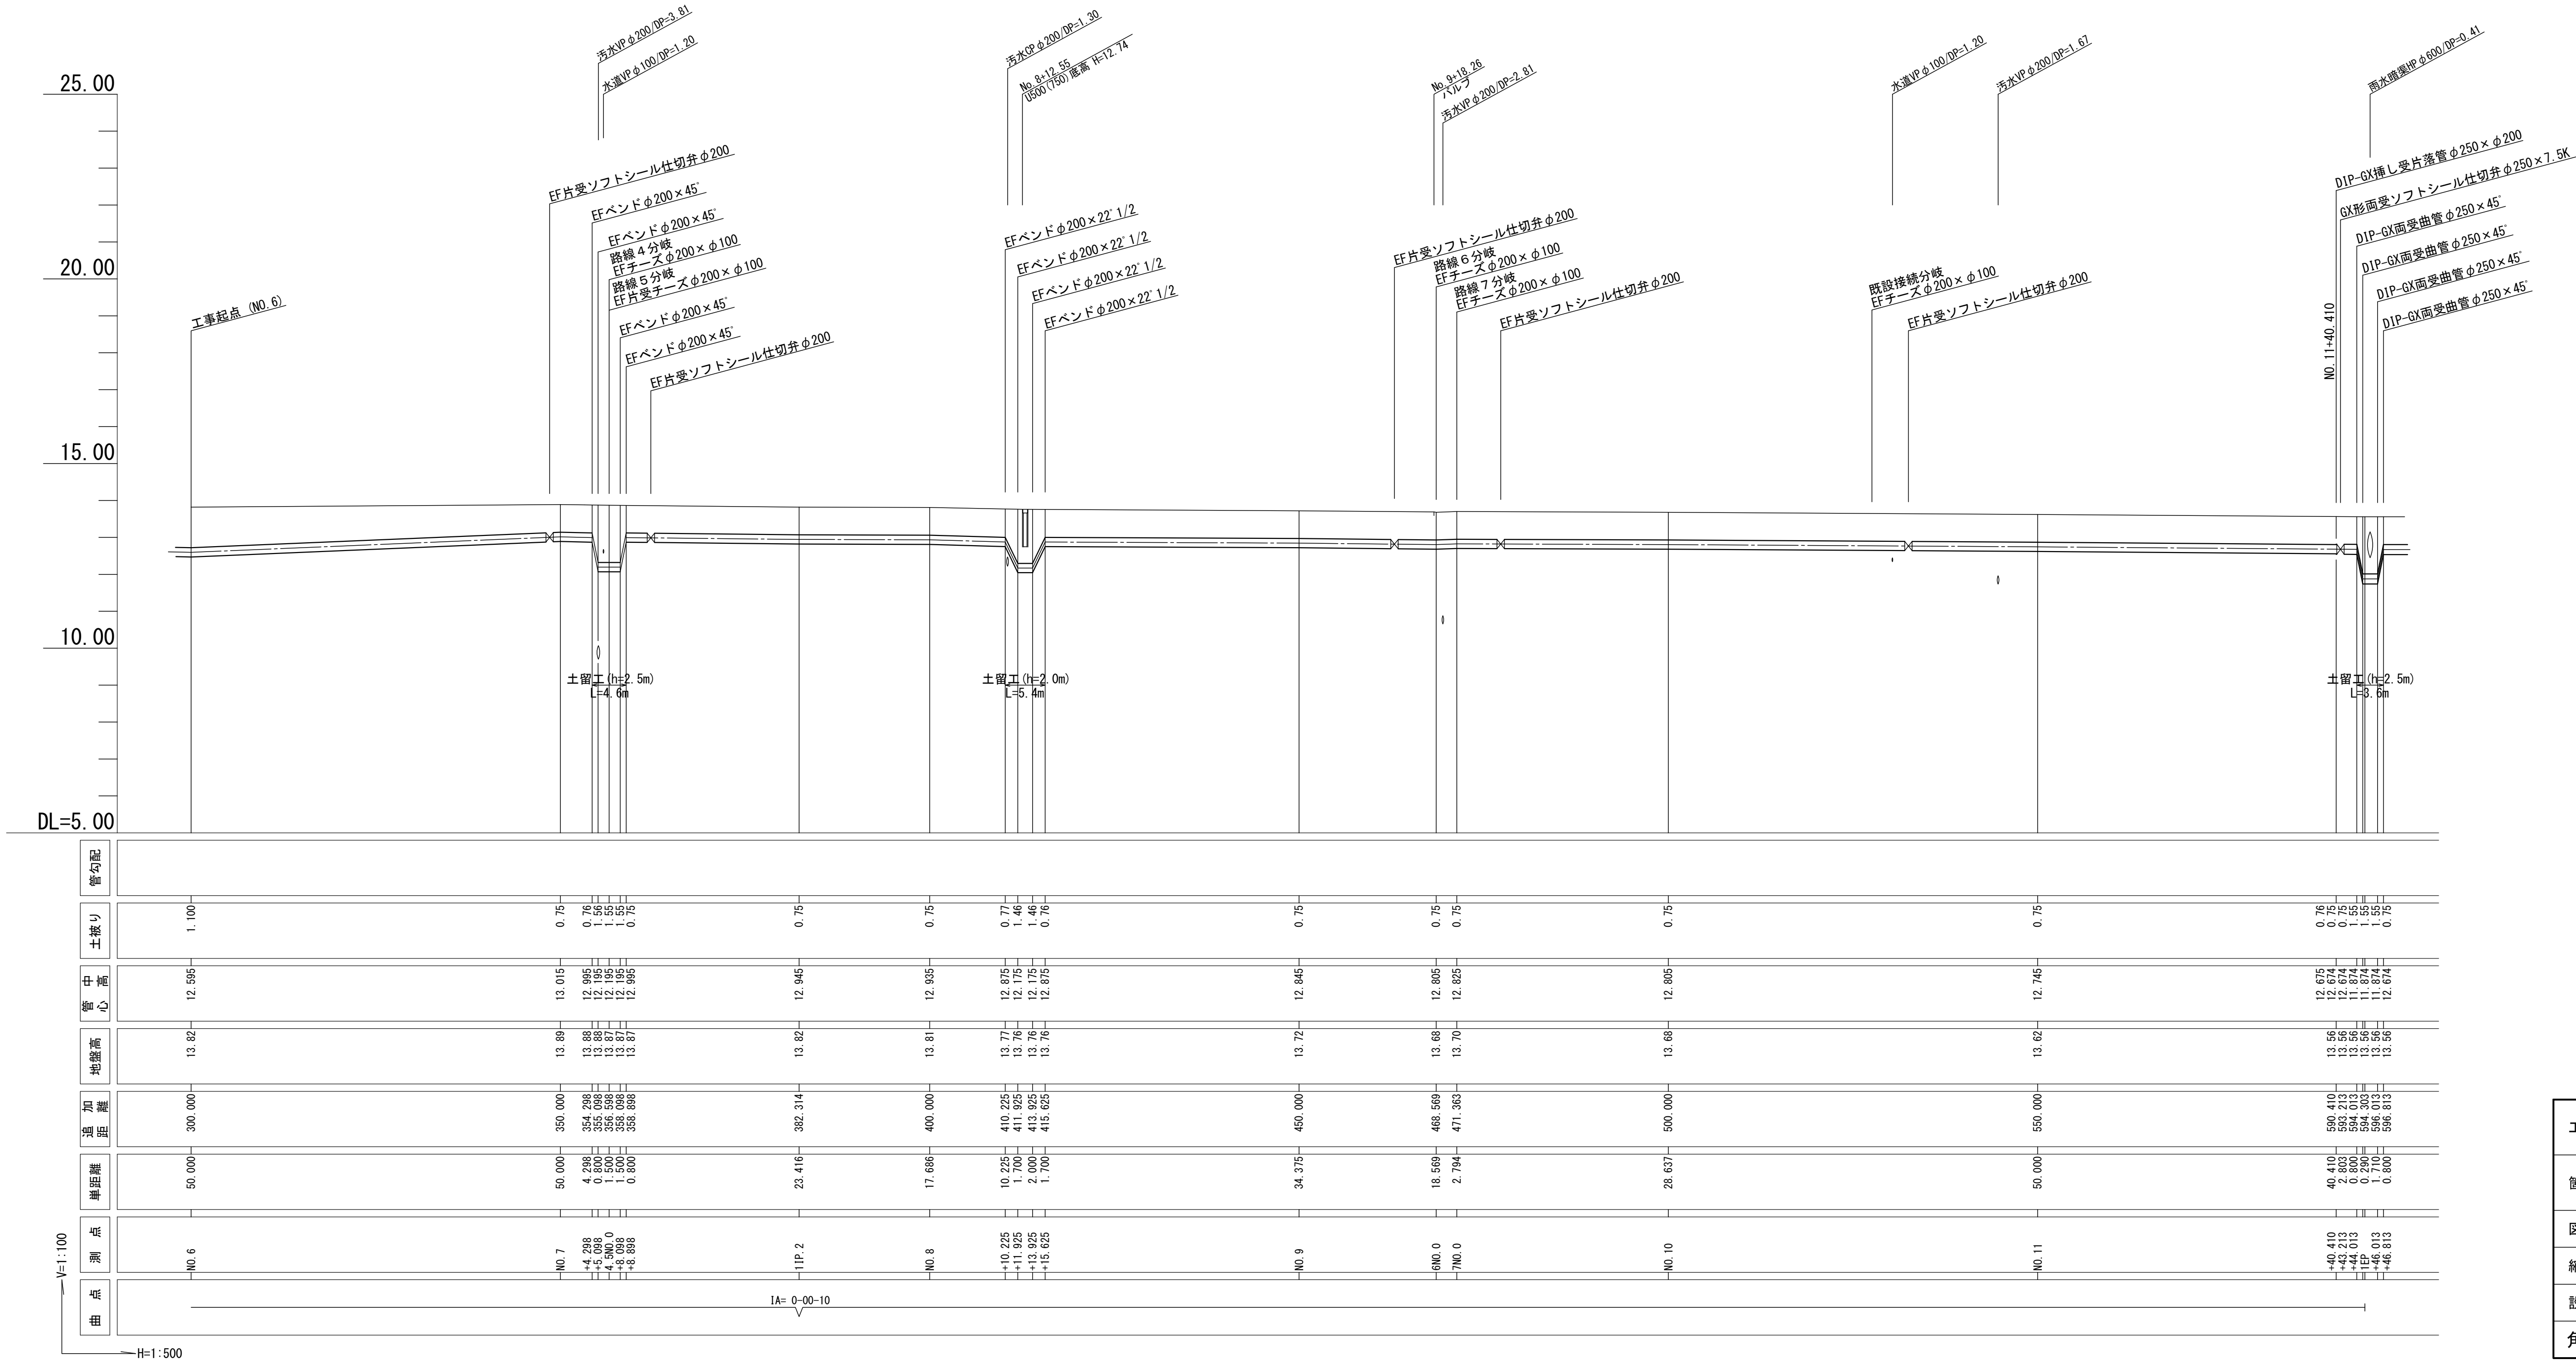


工 事 名	令和 7 年度 槻賀東町線配水管布設替工事 (2工区)		
箇 所	角田市角田字中島下地内外		
図 名	縦断面図		
縮 尺	V=1:100・H=1:500	位置	
設 計 者		照査	
角田市上下水道事業所	図番	4/8	

       


工 事 名	令和 7 年度 槐賀東町線配水管布設替工事（2工区）		
箇 所	角田市角田字中島地下地内外		
図 名	横断面図		
縮 尺	1:100	位置	
設 計 者		照査	
角田市上下水道事業所		図番	5/8

管割図


S=NONE

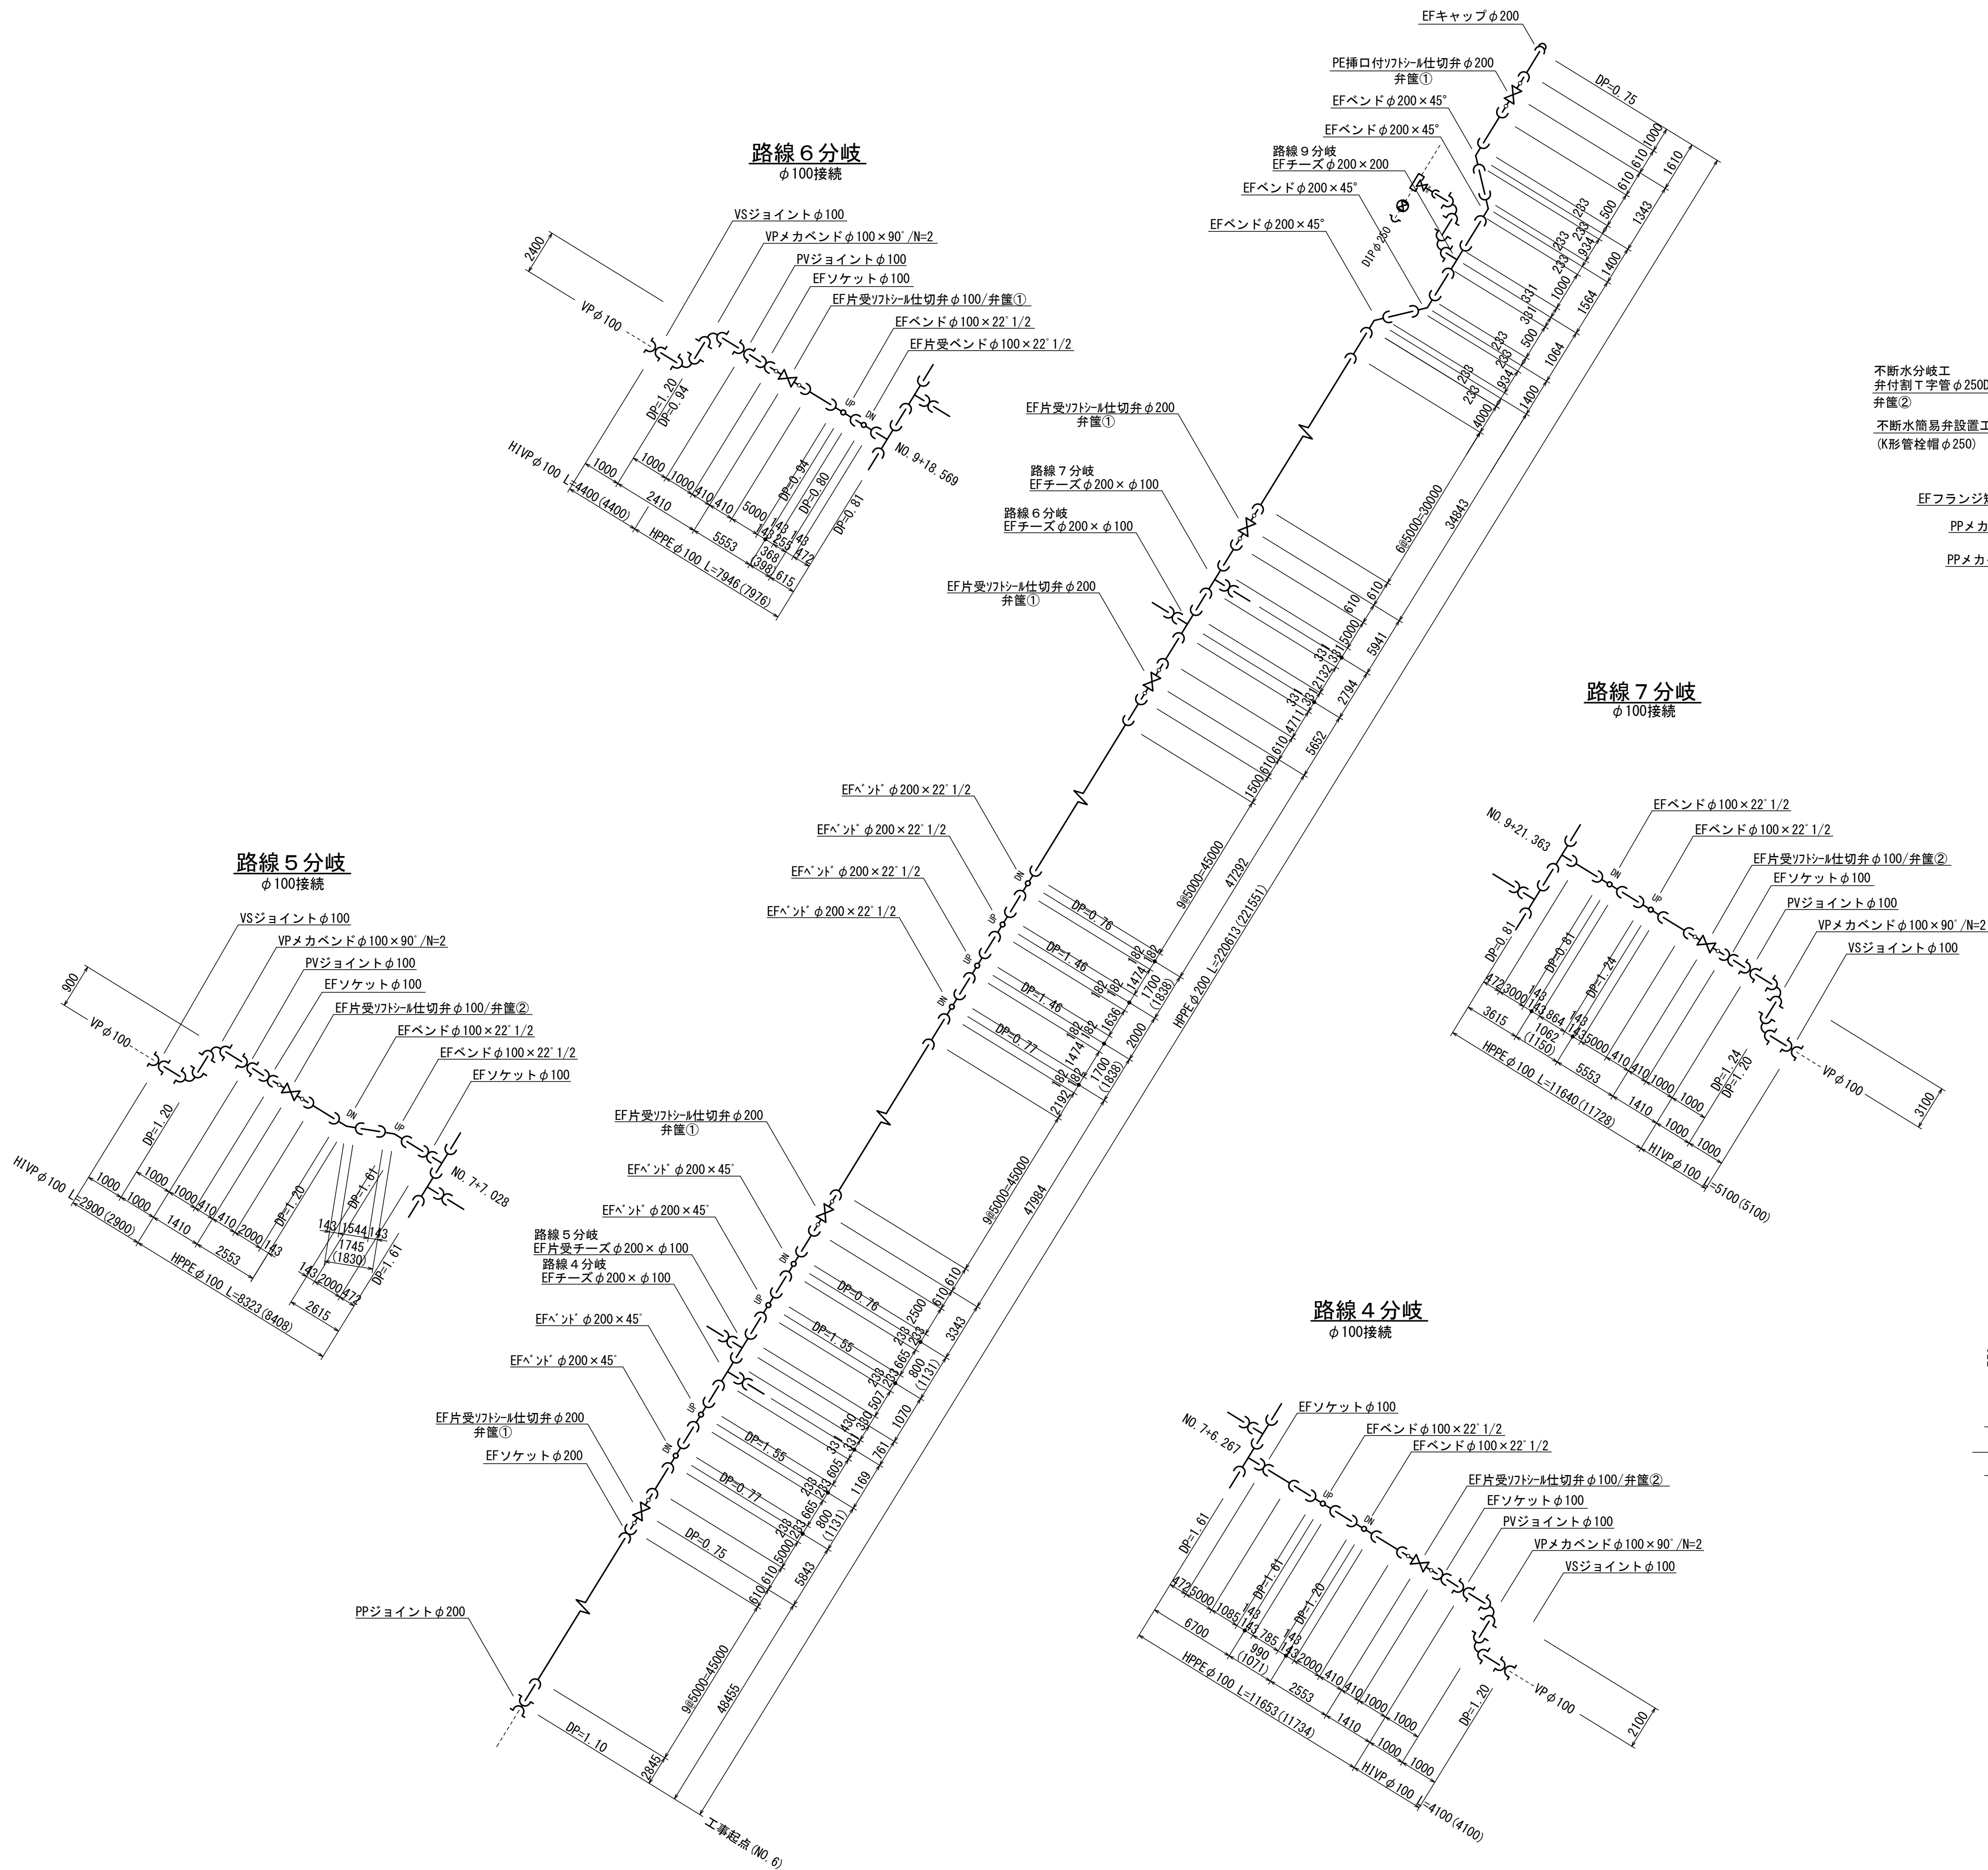


路線9分岐
本管φ200接続

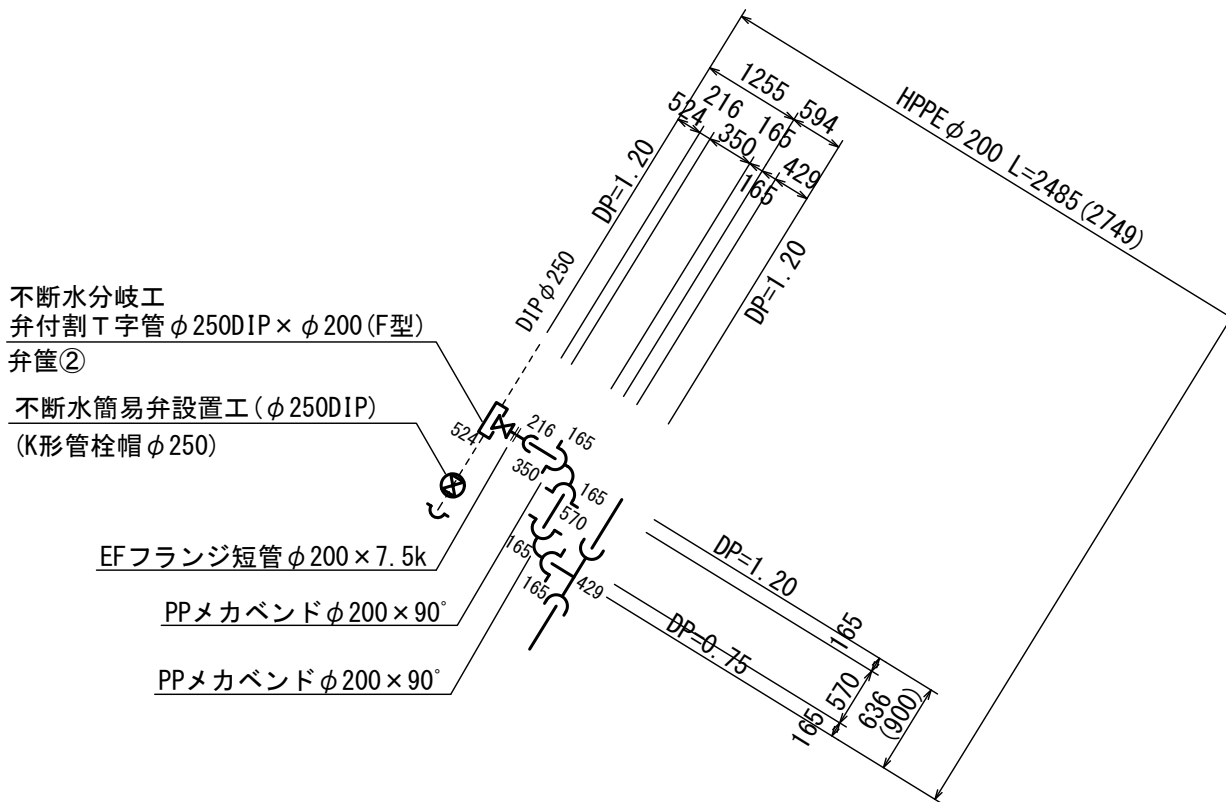

路線7分岐
φ100接続

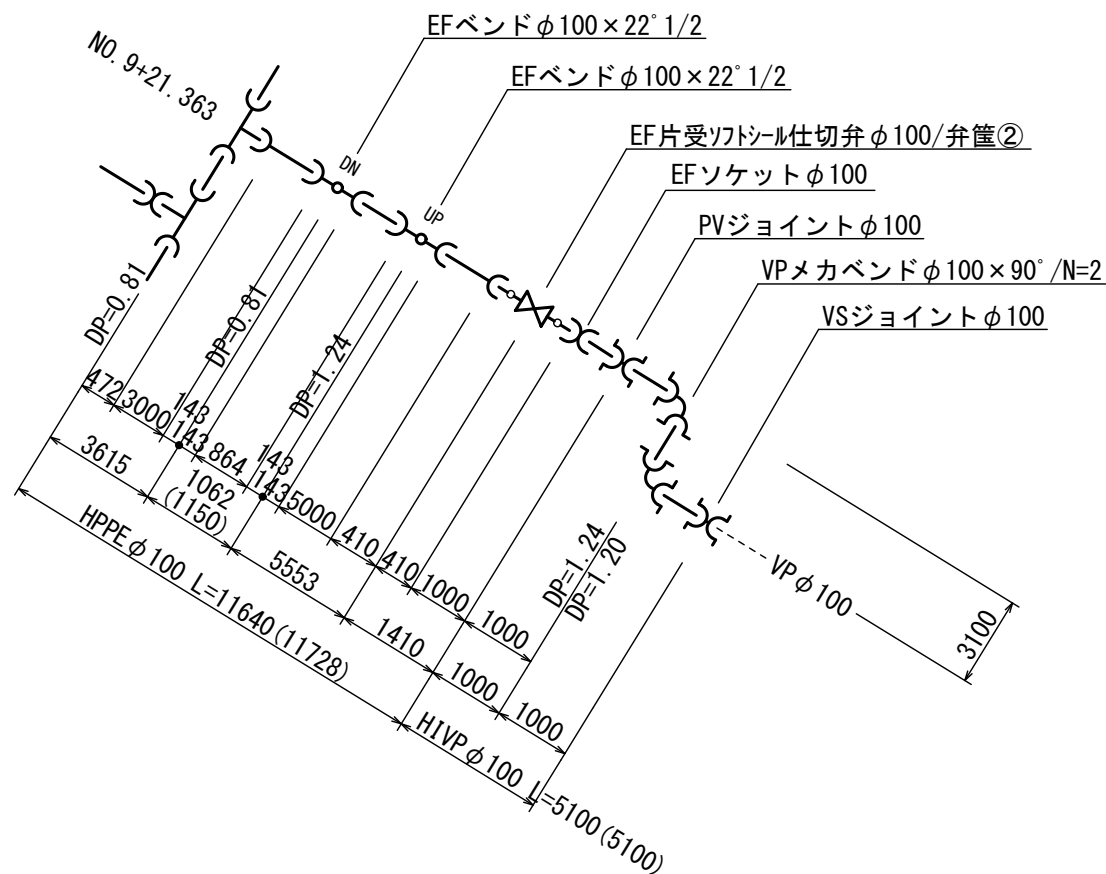

仕切弁篋標準図 S=1:20

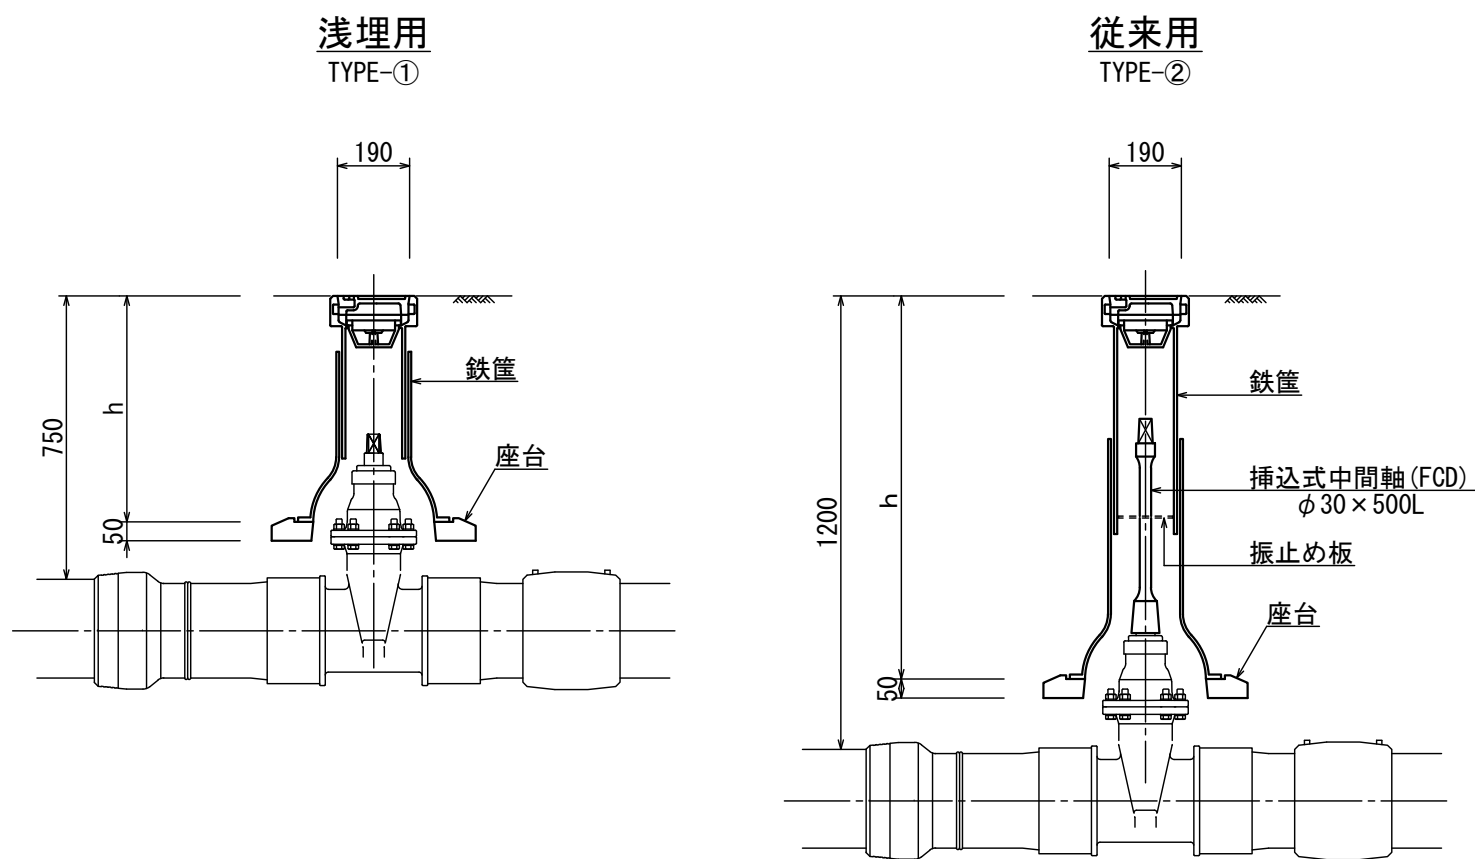


工 事 名	令和 7 年度 梶賀東町線配水管布設替工事 (2工区)		
箇 所	角田市角田字中島下地内外		
図 名	管 割 図		
縮 尺	NONE	位置	
設 計 者		照査	
角田市上下水道事業所	図番	6/8	




土工図

S=1:20


市道/車道

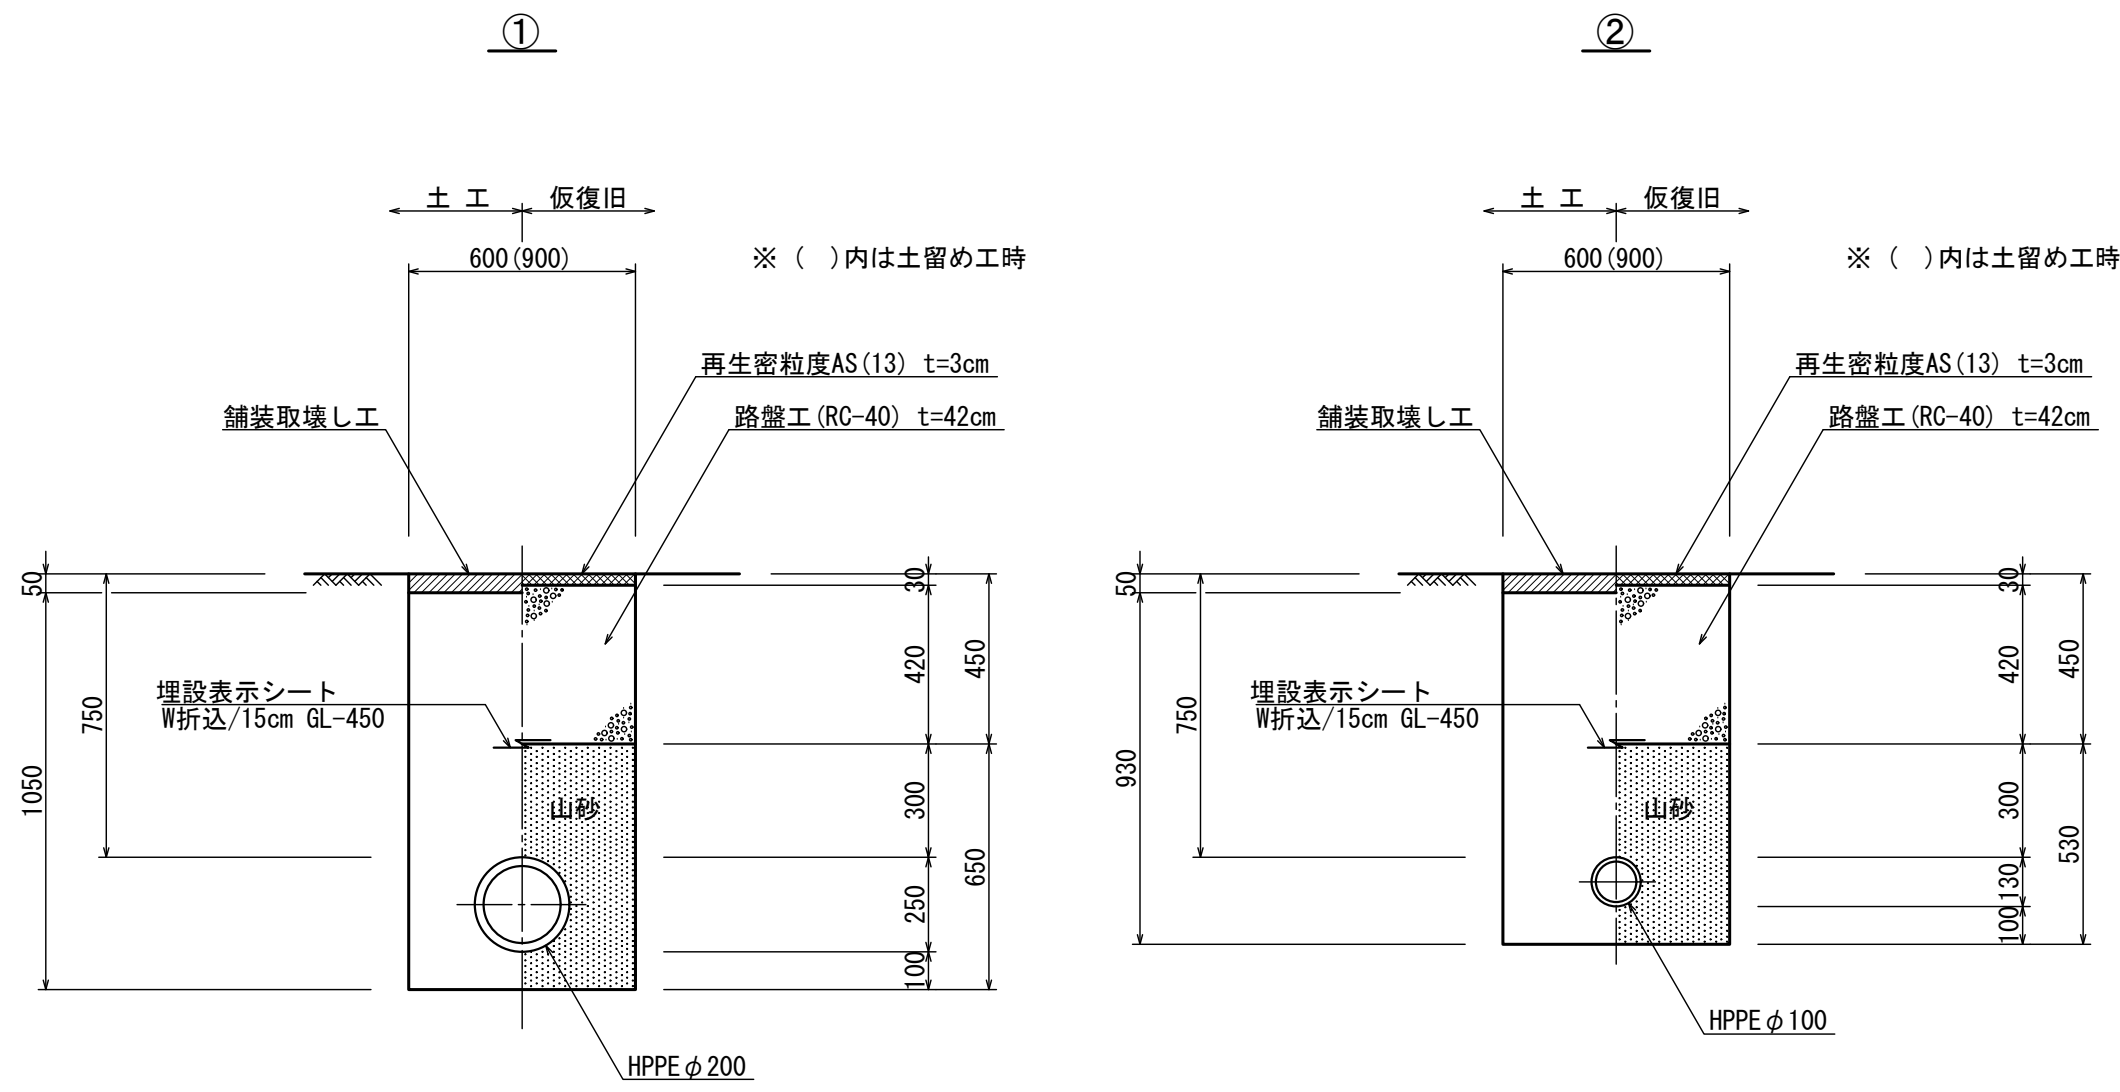


県道/車道

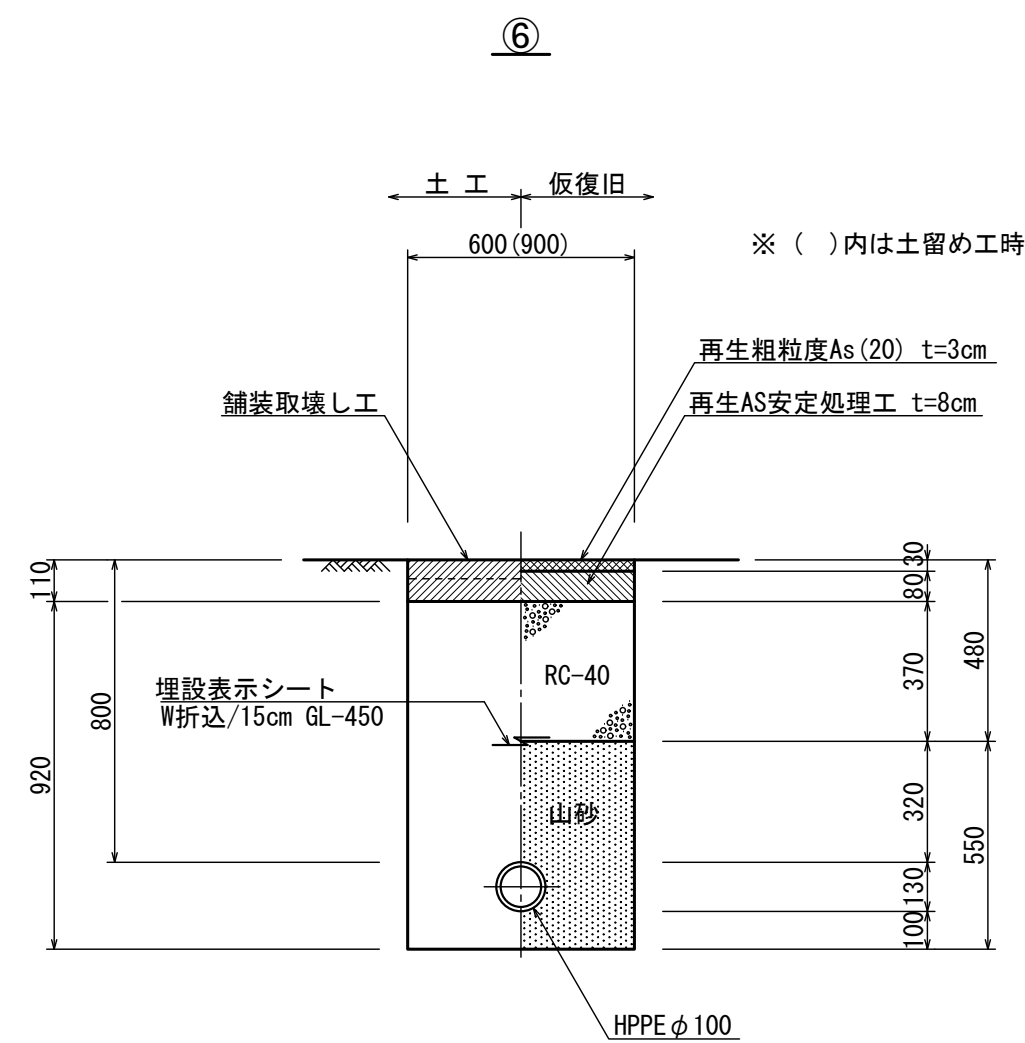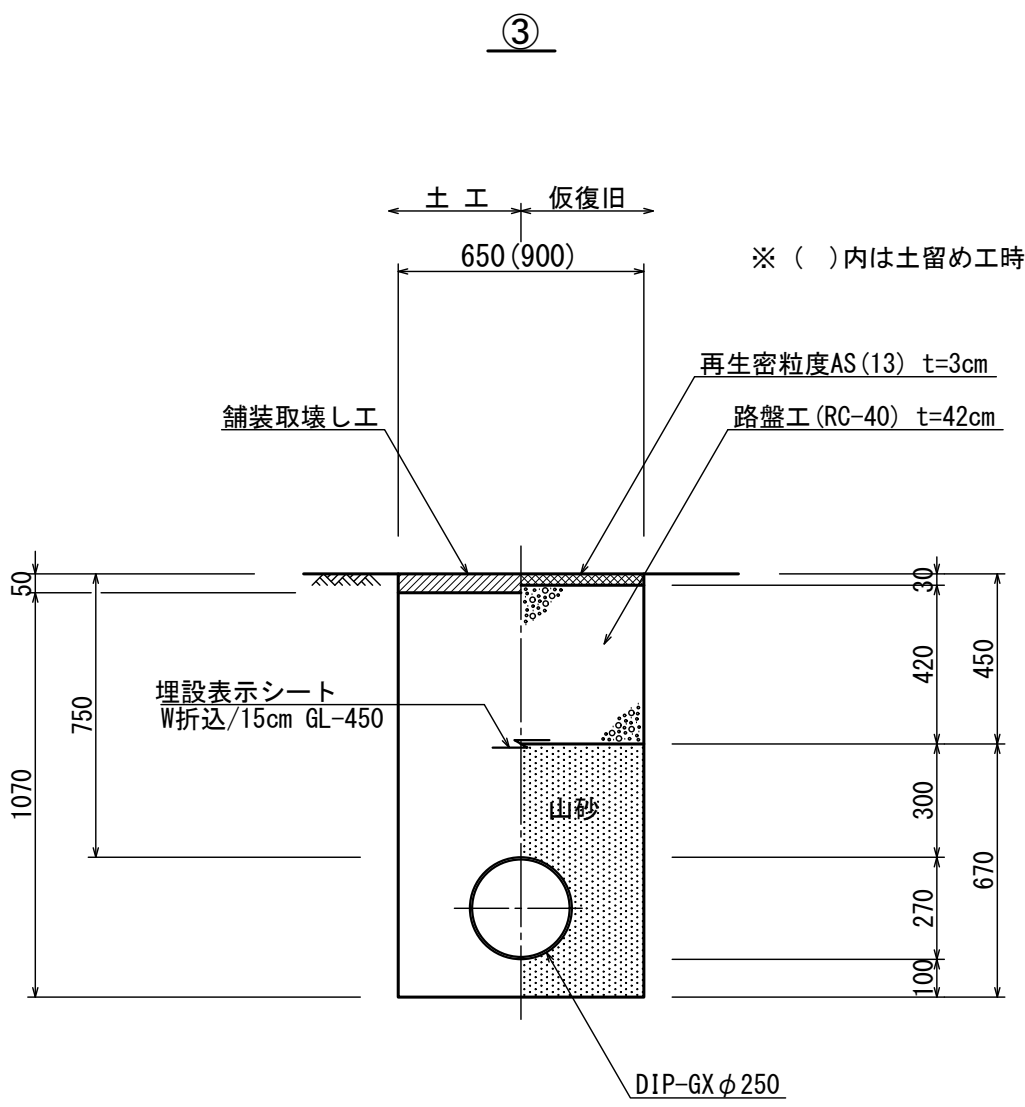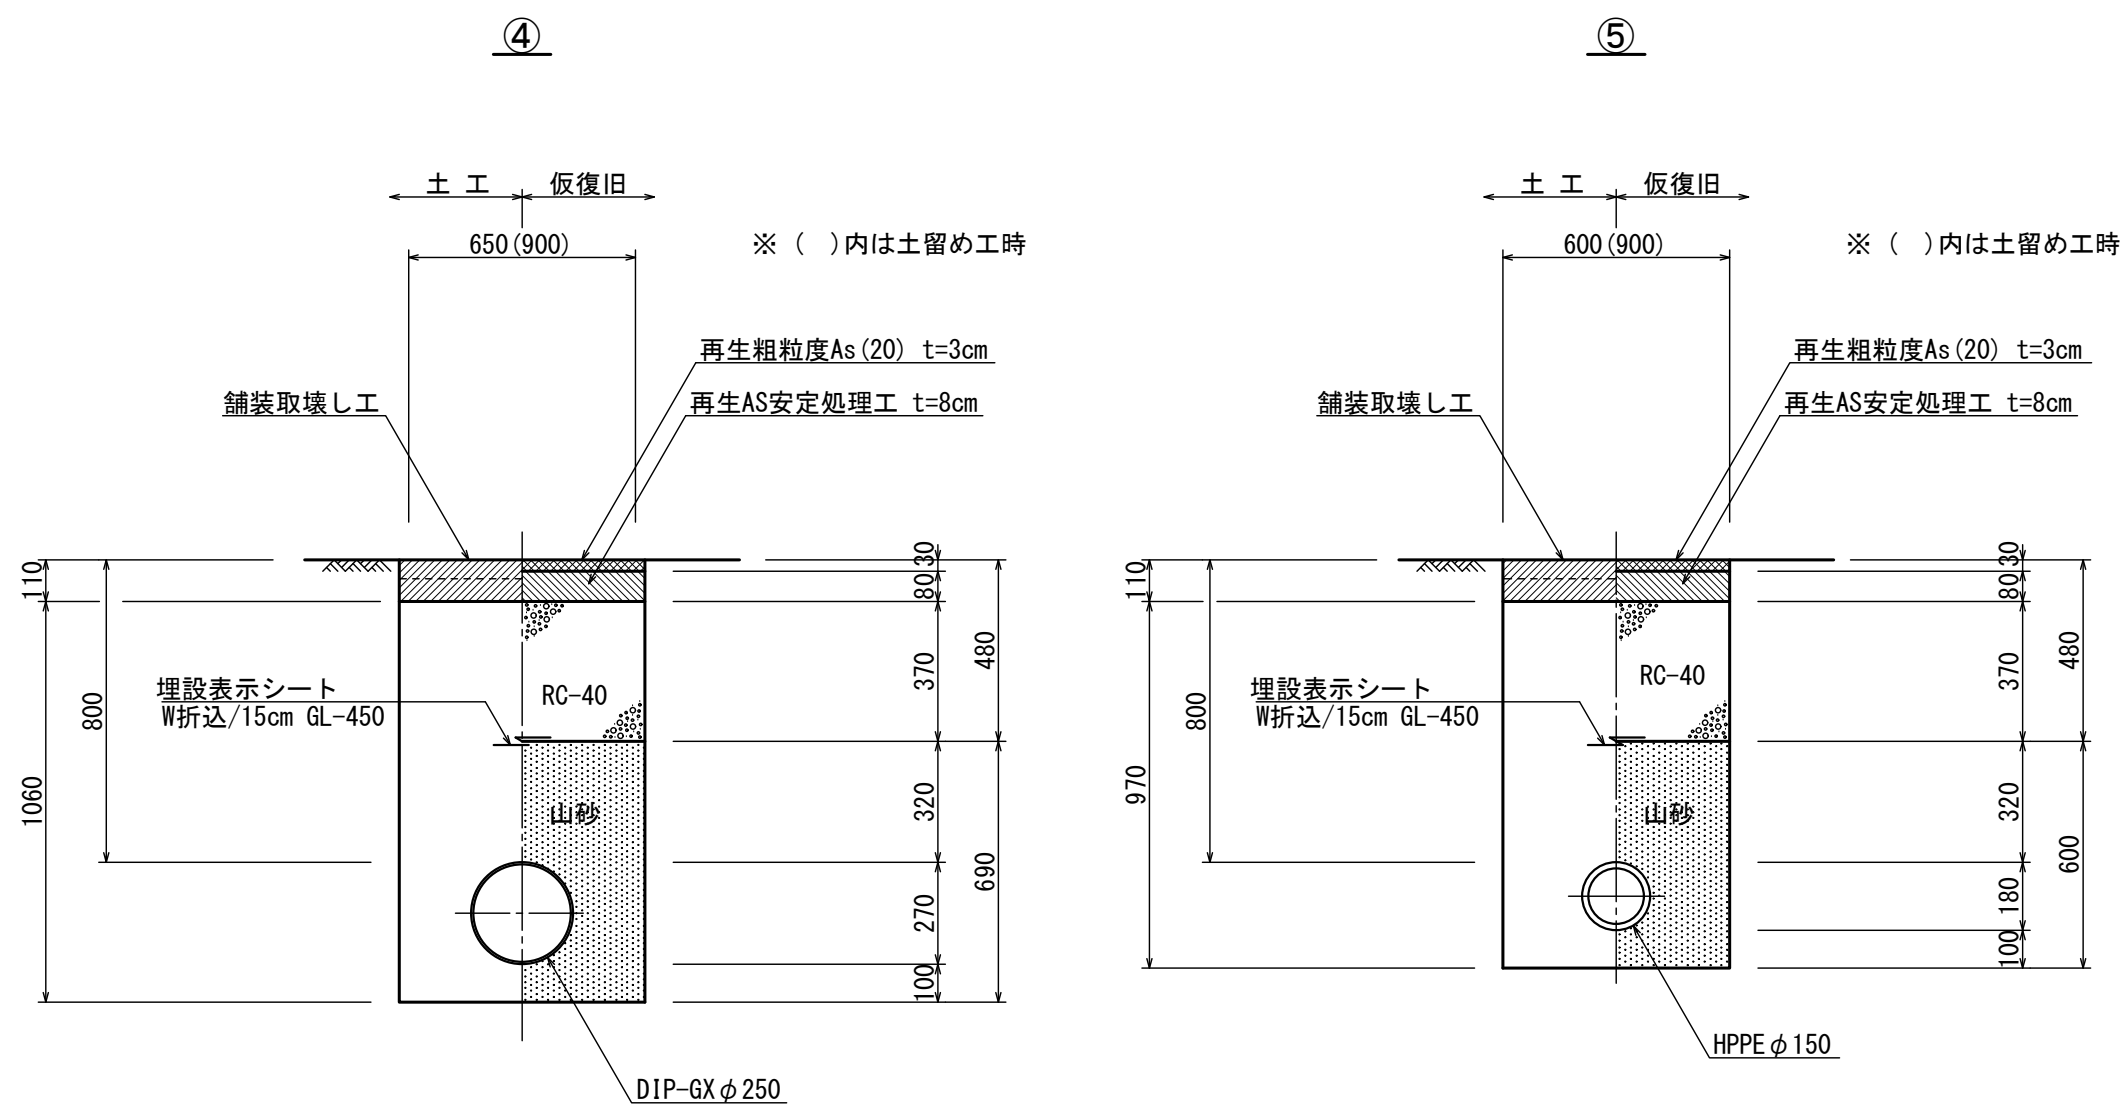


不断水分岐部土工平面図

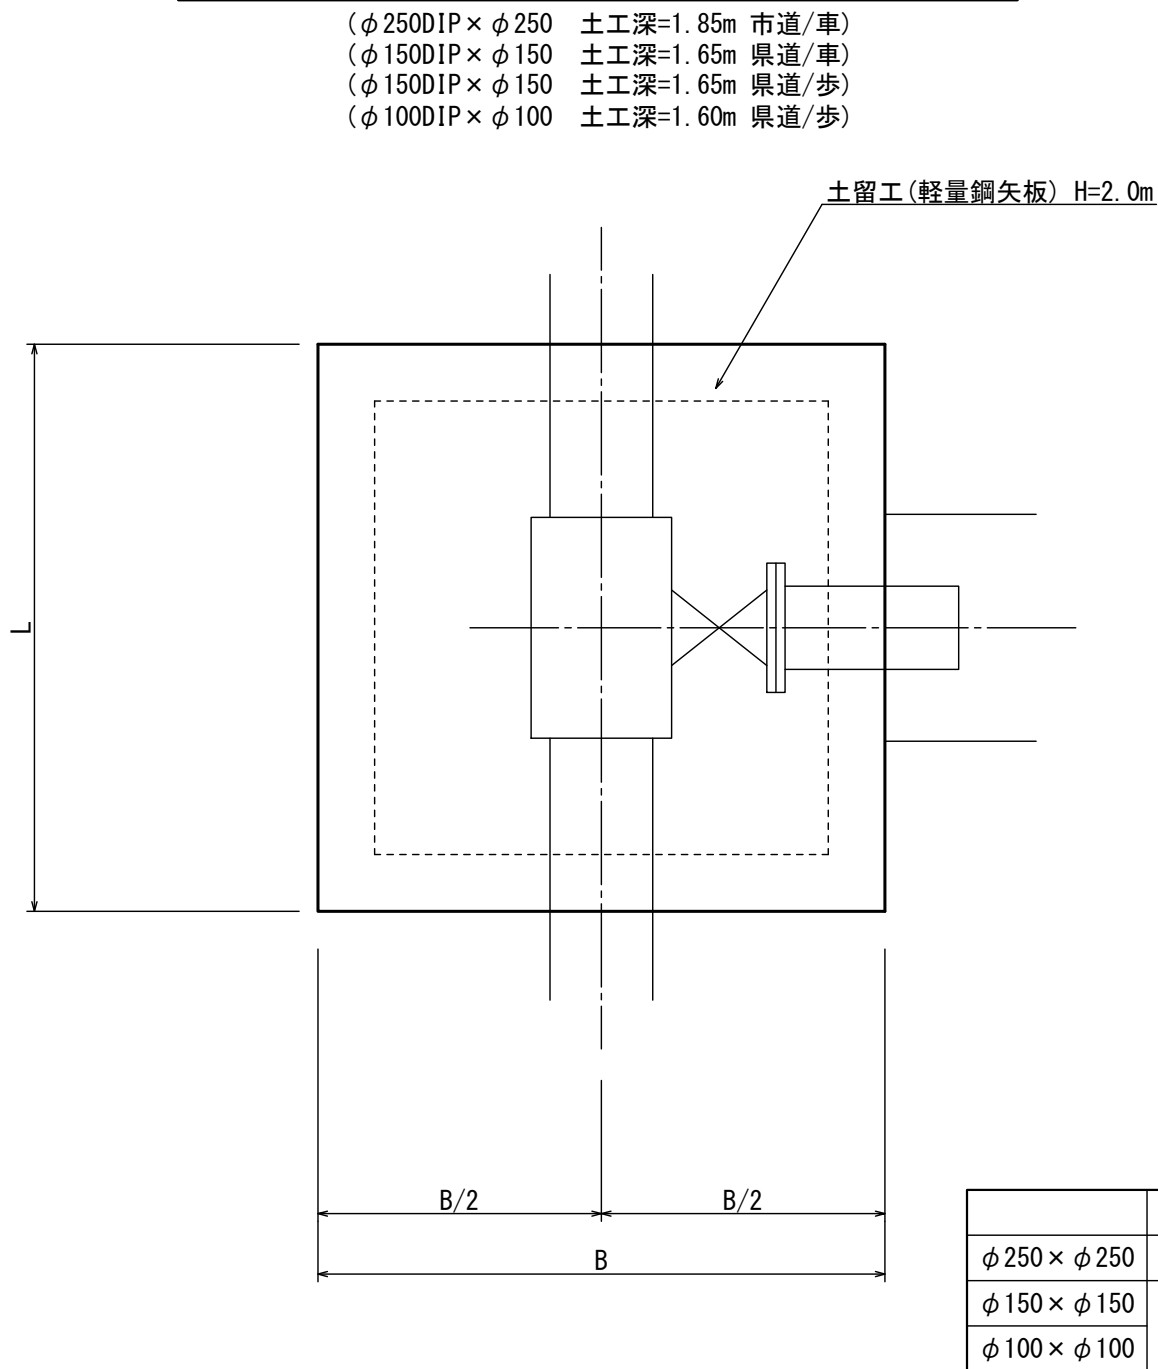

簡易弁挿入部土工平面図

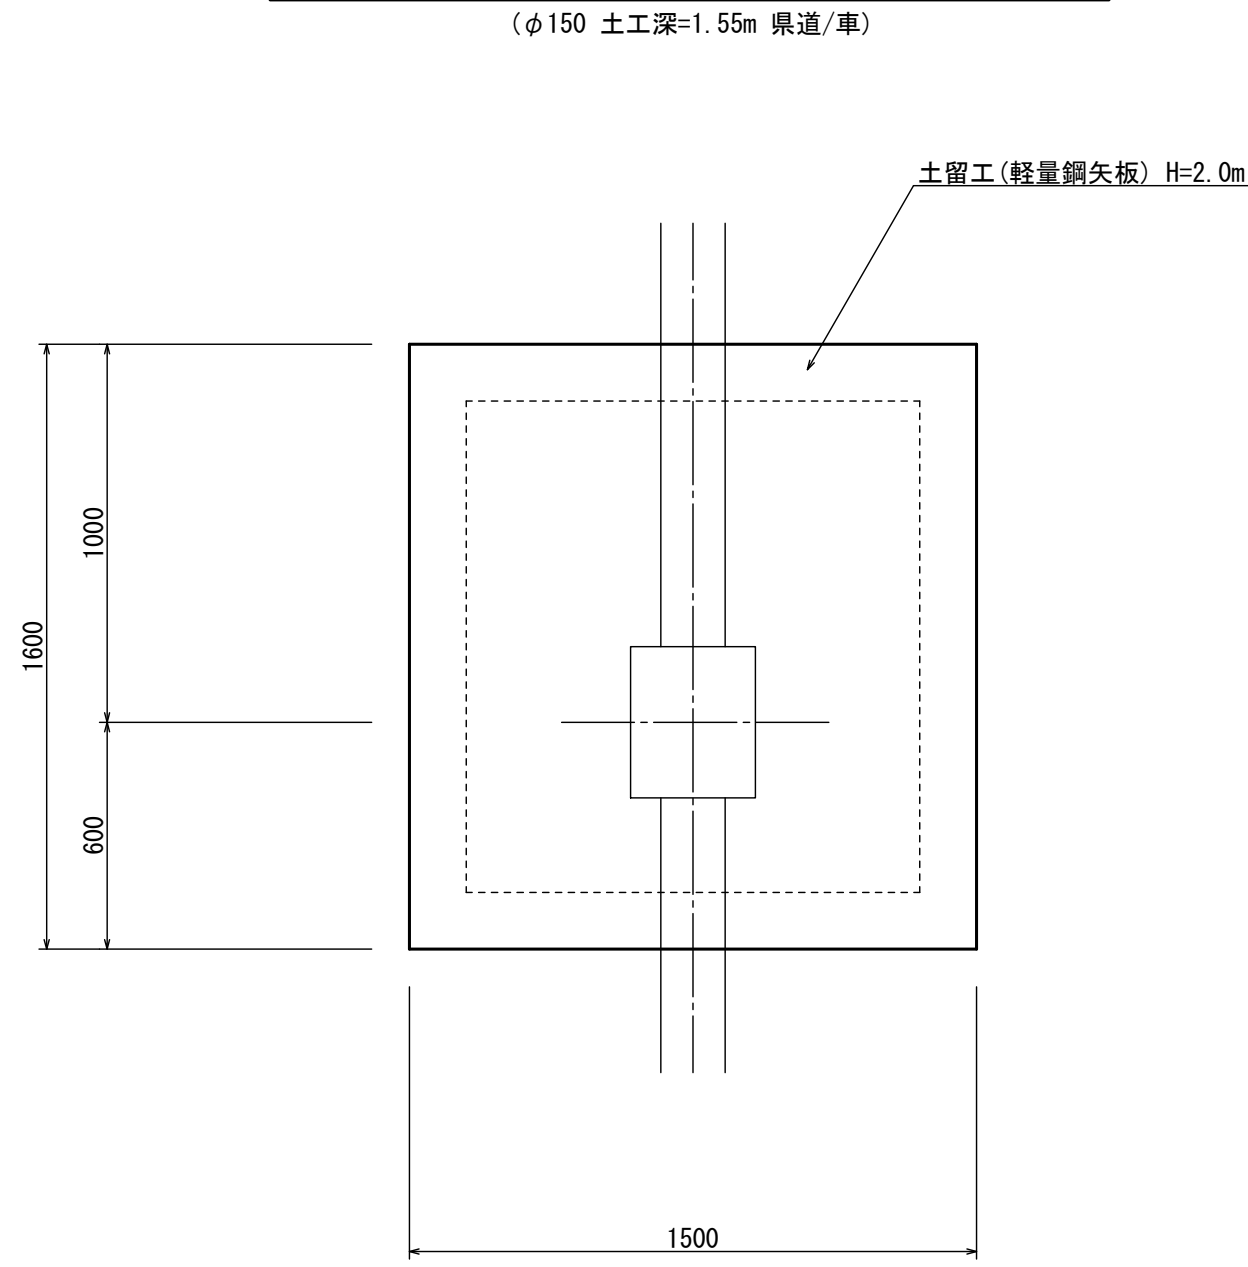


軽量鋼矢板土留工

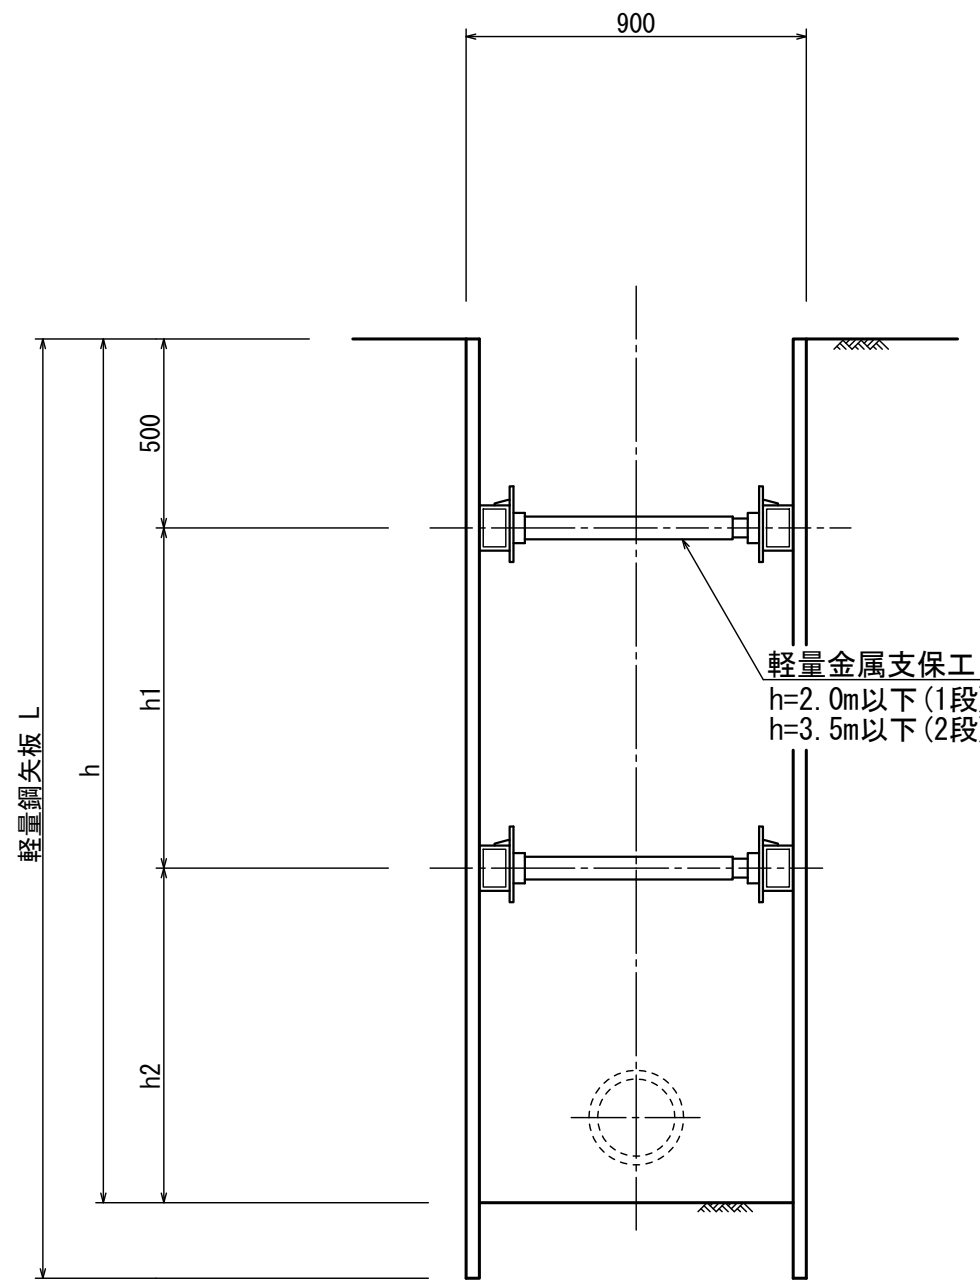

工 事 名	令和 7 年度 槻賀東町線配水管布設替工事 (2工区)		
箇 所	角田市角田字中島下地内外		
図 名	土工図・舗装復旧工図		
縮 尺	1:20	位置	
設 計 者		照査	
角田市上下水道事業所	図番	7/8	

給水管布設標準図 S=1:20

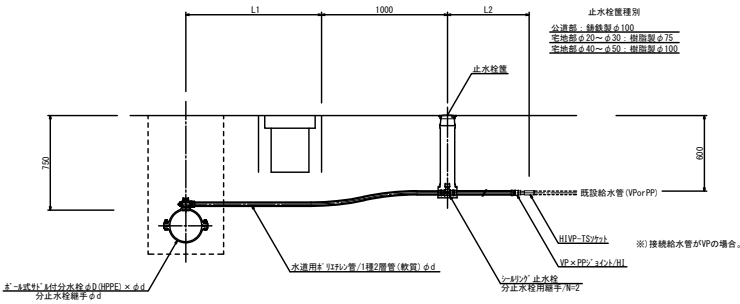


数量集計表

給水管名	接続工 (m)	土工延長/m					資 材																																																																																																																																																																																																																																																																																																																																																																																																																																																																																																																																																																																																																																																																																																																																																																																																																																																																																																																																																																																																																																																																																																																																																																																																																																																																																																																																																																																																																																																																													
		①	②	③	④	⑤	φ150(PP)/mm					分止水栓継手					PP/ソケット					PP/VP継手					H1VP-TS/タフ					止水栓					設置																																																																																																																																																																																																																																																																																																																																																																																																																																																																																																																																																																																																																																																																																																																																																																																																																																																																																																																																																																																																																																																																																																																																																																																																																																																																																																																																																																																																																																															
							20	25	30	40	50	A200(PPF)					20	25	30	40	50	20	25	30	40	50	20	25	30	40	50	20	25	30	40	50	電通	50																																																																																																																																																																																																																																																																																																																																																																																																																																																																																																																																																																																																																																																																																																																																																																																																																																																																																																																																																																																																																																																																																																																																																																																																																																																																																																																																																																																																																																														
												20	25	30	40	50																																																																																																																																																																																																																																																																																																																																																																																																																																																																																																																																																																																																																																																																																																																																																																																																																																																																																																																																																																																																																																																																																																																																																																																																																																																																																																																																																																																																																																																																				
○ 砂掘 直也		4.5	0.8				1.5	7.4								1																																																																																																																																																																																																																																																																																																																																																																																																																																																																																																																																																																																																																																																																																																																																																																																																																																																																																																																																																																																																																																																																																																																																																																																																																																																																																																																																																																																																																																																																				</

土工・舗装復旧工図

※) 市道(車道・歩道)に係る本復旧の影響幅は片側500mmとする。

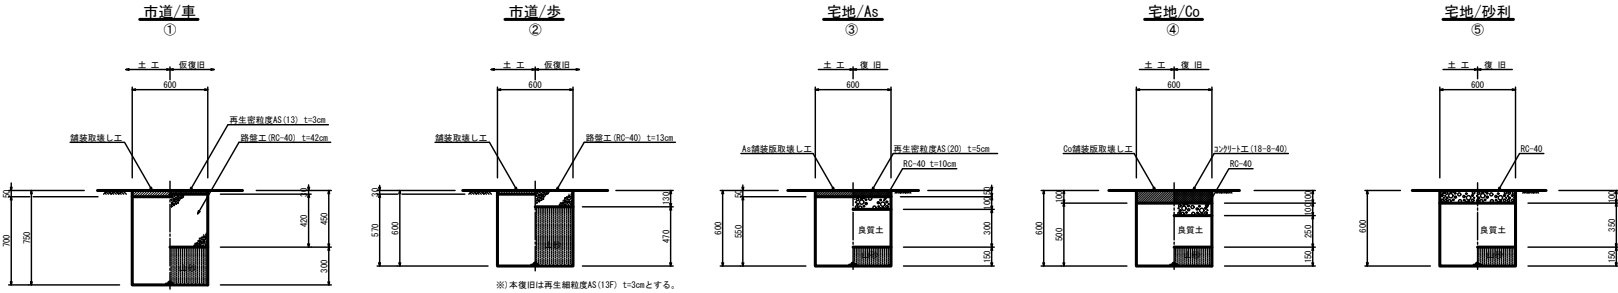

工 事 名	令和 7 年度 梶賀東町給配水管布設替工事 (2工区)		
箇 所	角田市角田字中島下地内外		
図 名	給水管布設標準図		
縮 尺	1:20	位置	
設 計 者		照査	
角田市上下水道事業所	図番	8/8	