


令和7年度 角田市役所庁舎自家用電気工作物修繕

図面インデックス


E-01	案内図・配置図
E-02	油配管図・系統図
その他参考図	

角田市

	修繕名	令和7年度 角田市役所庁舎自家用工作物修繕	図名	表紙	縮尺	作成年月日	図面番号
	修繕場所	角田市 角田字大坊地内	設計者	角田市 産業建設部 都市計画課		2025.11	

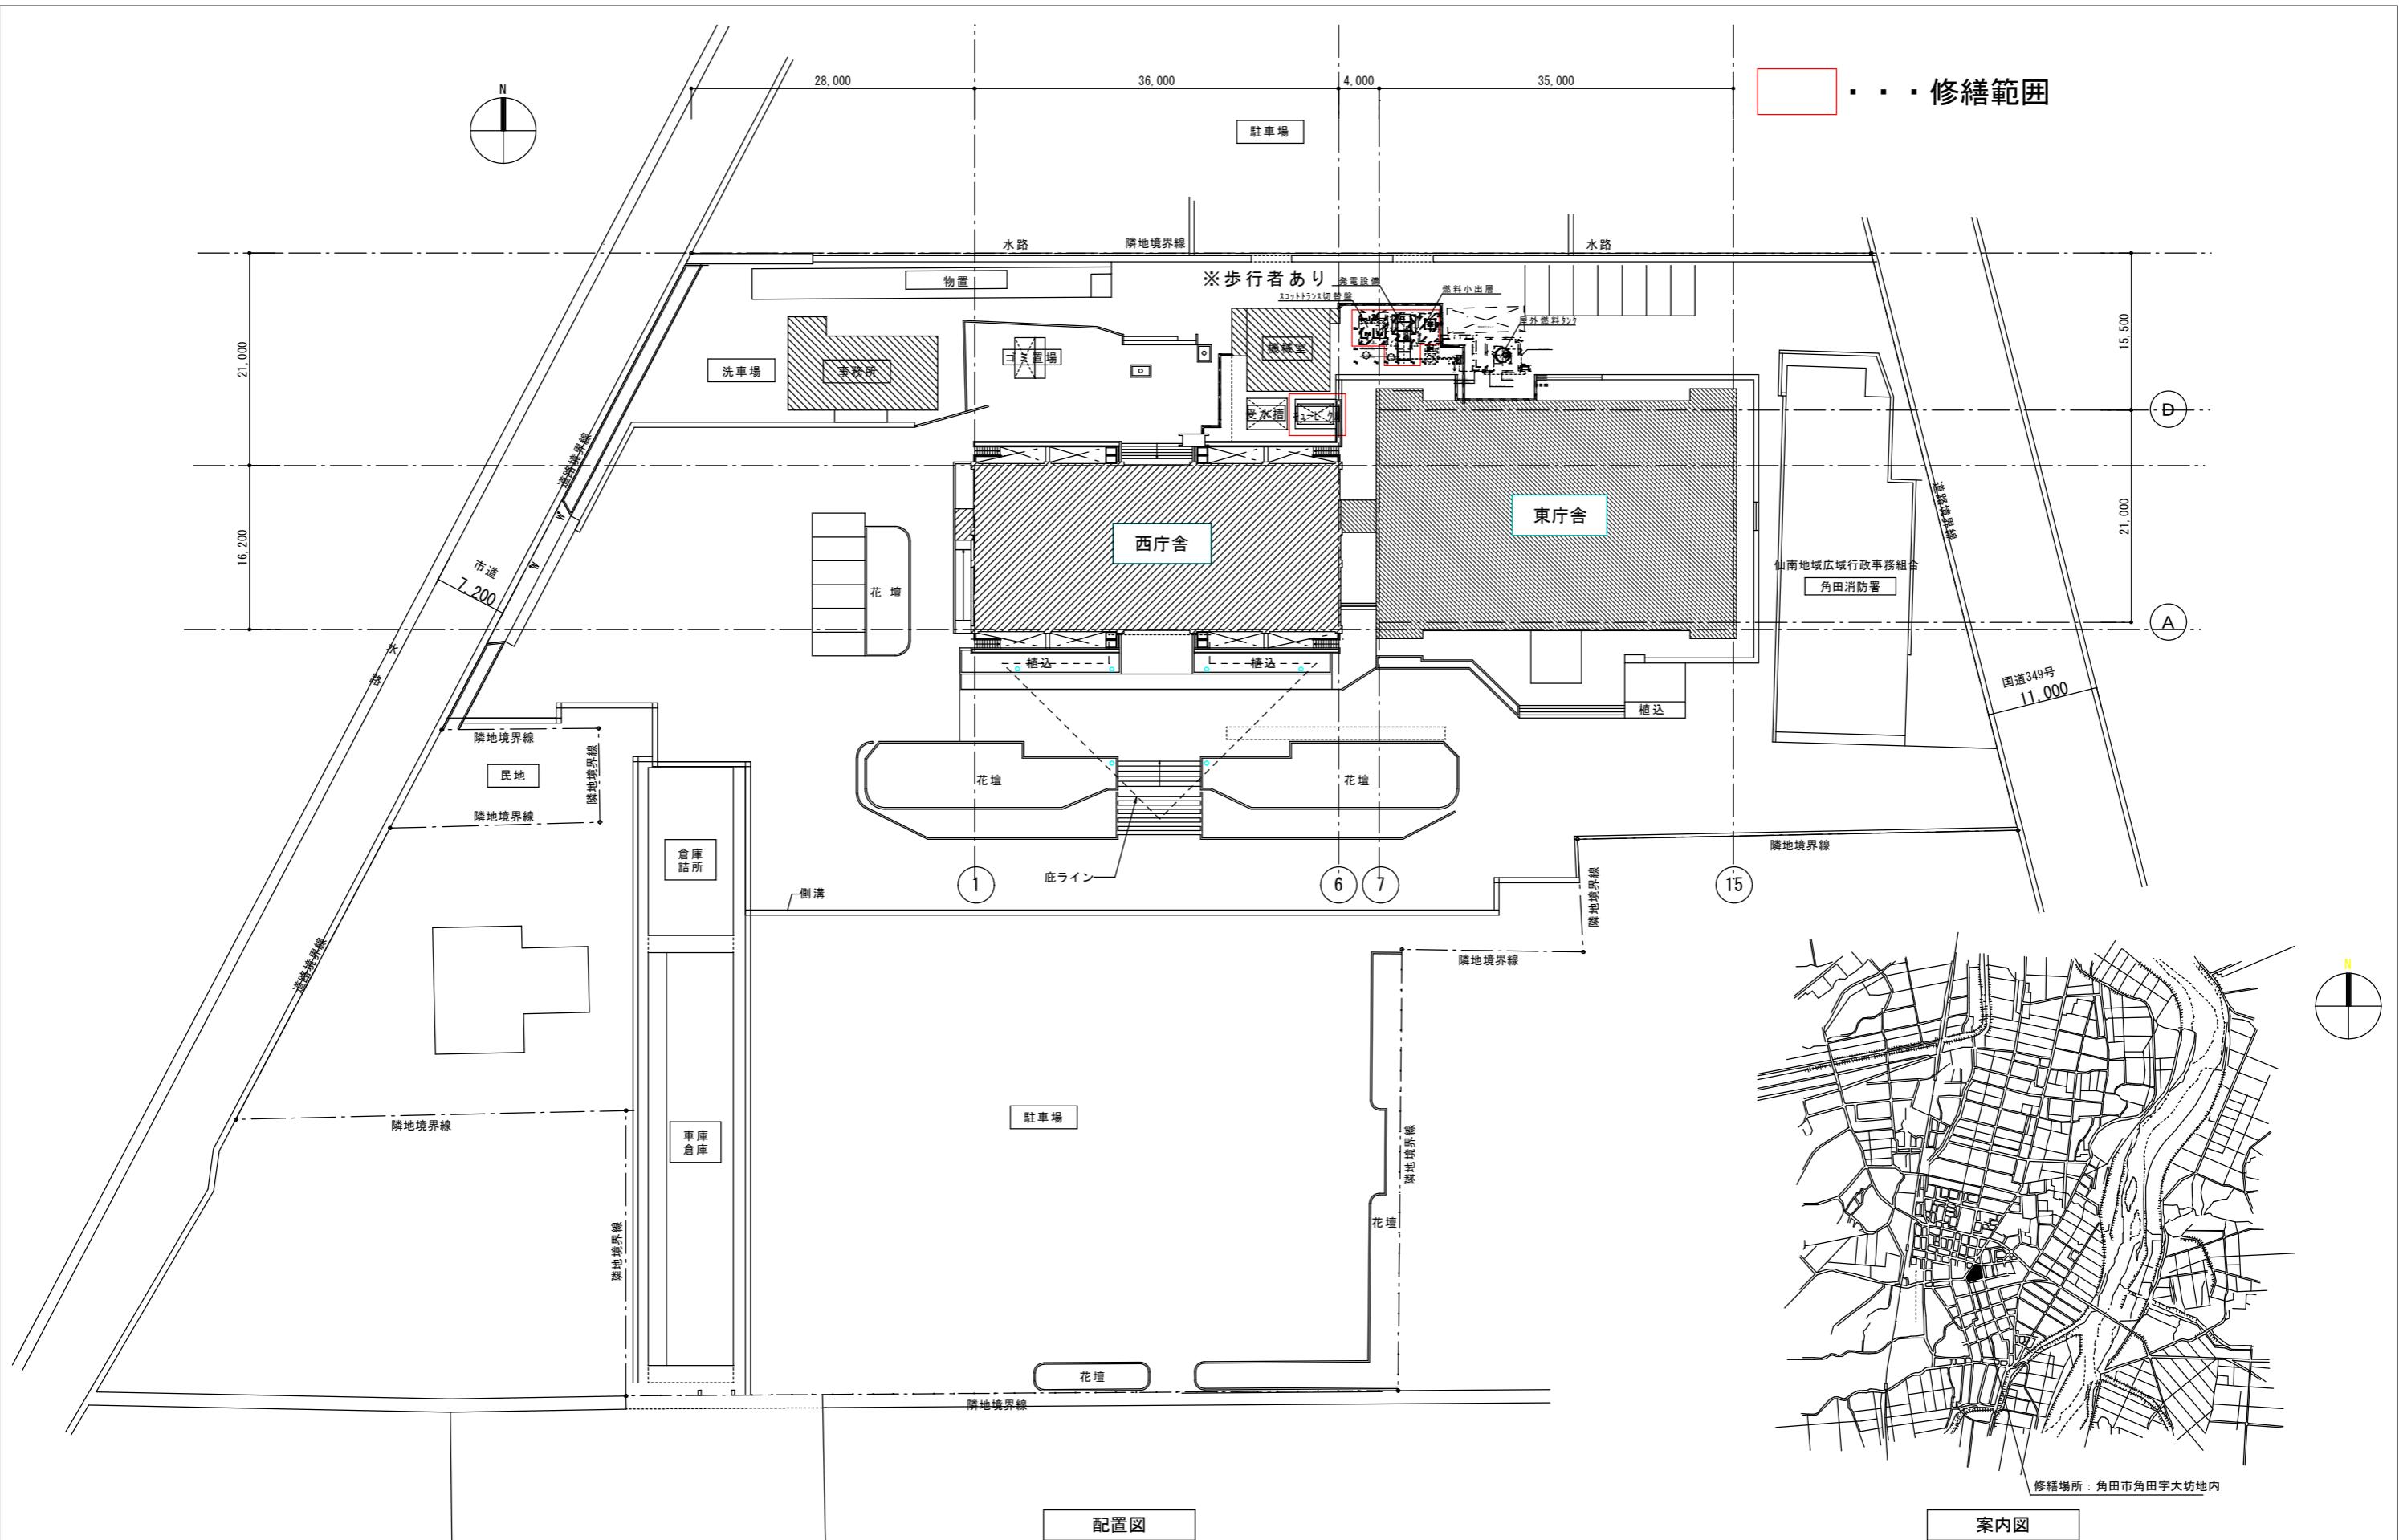


	修繕名	令和7年度 角田市役所庁舎自家用工作物修繕	図名	案内図・配置図	縮尺	作成年月日	図面番号
	修繕場所	角田市 角田字大坊地内	設計者	角田市 産業建設部 都市計画課	-	2025.11	E-01

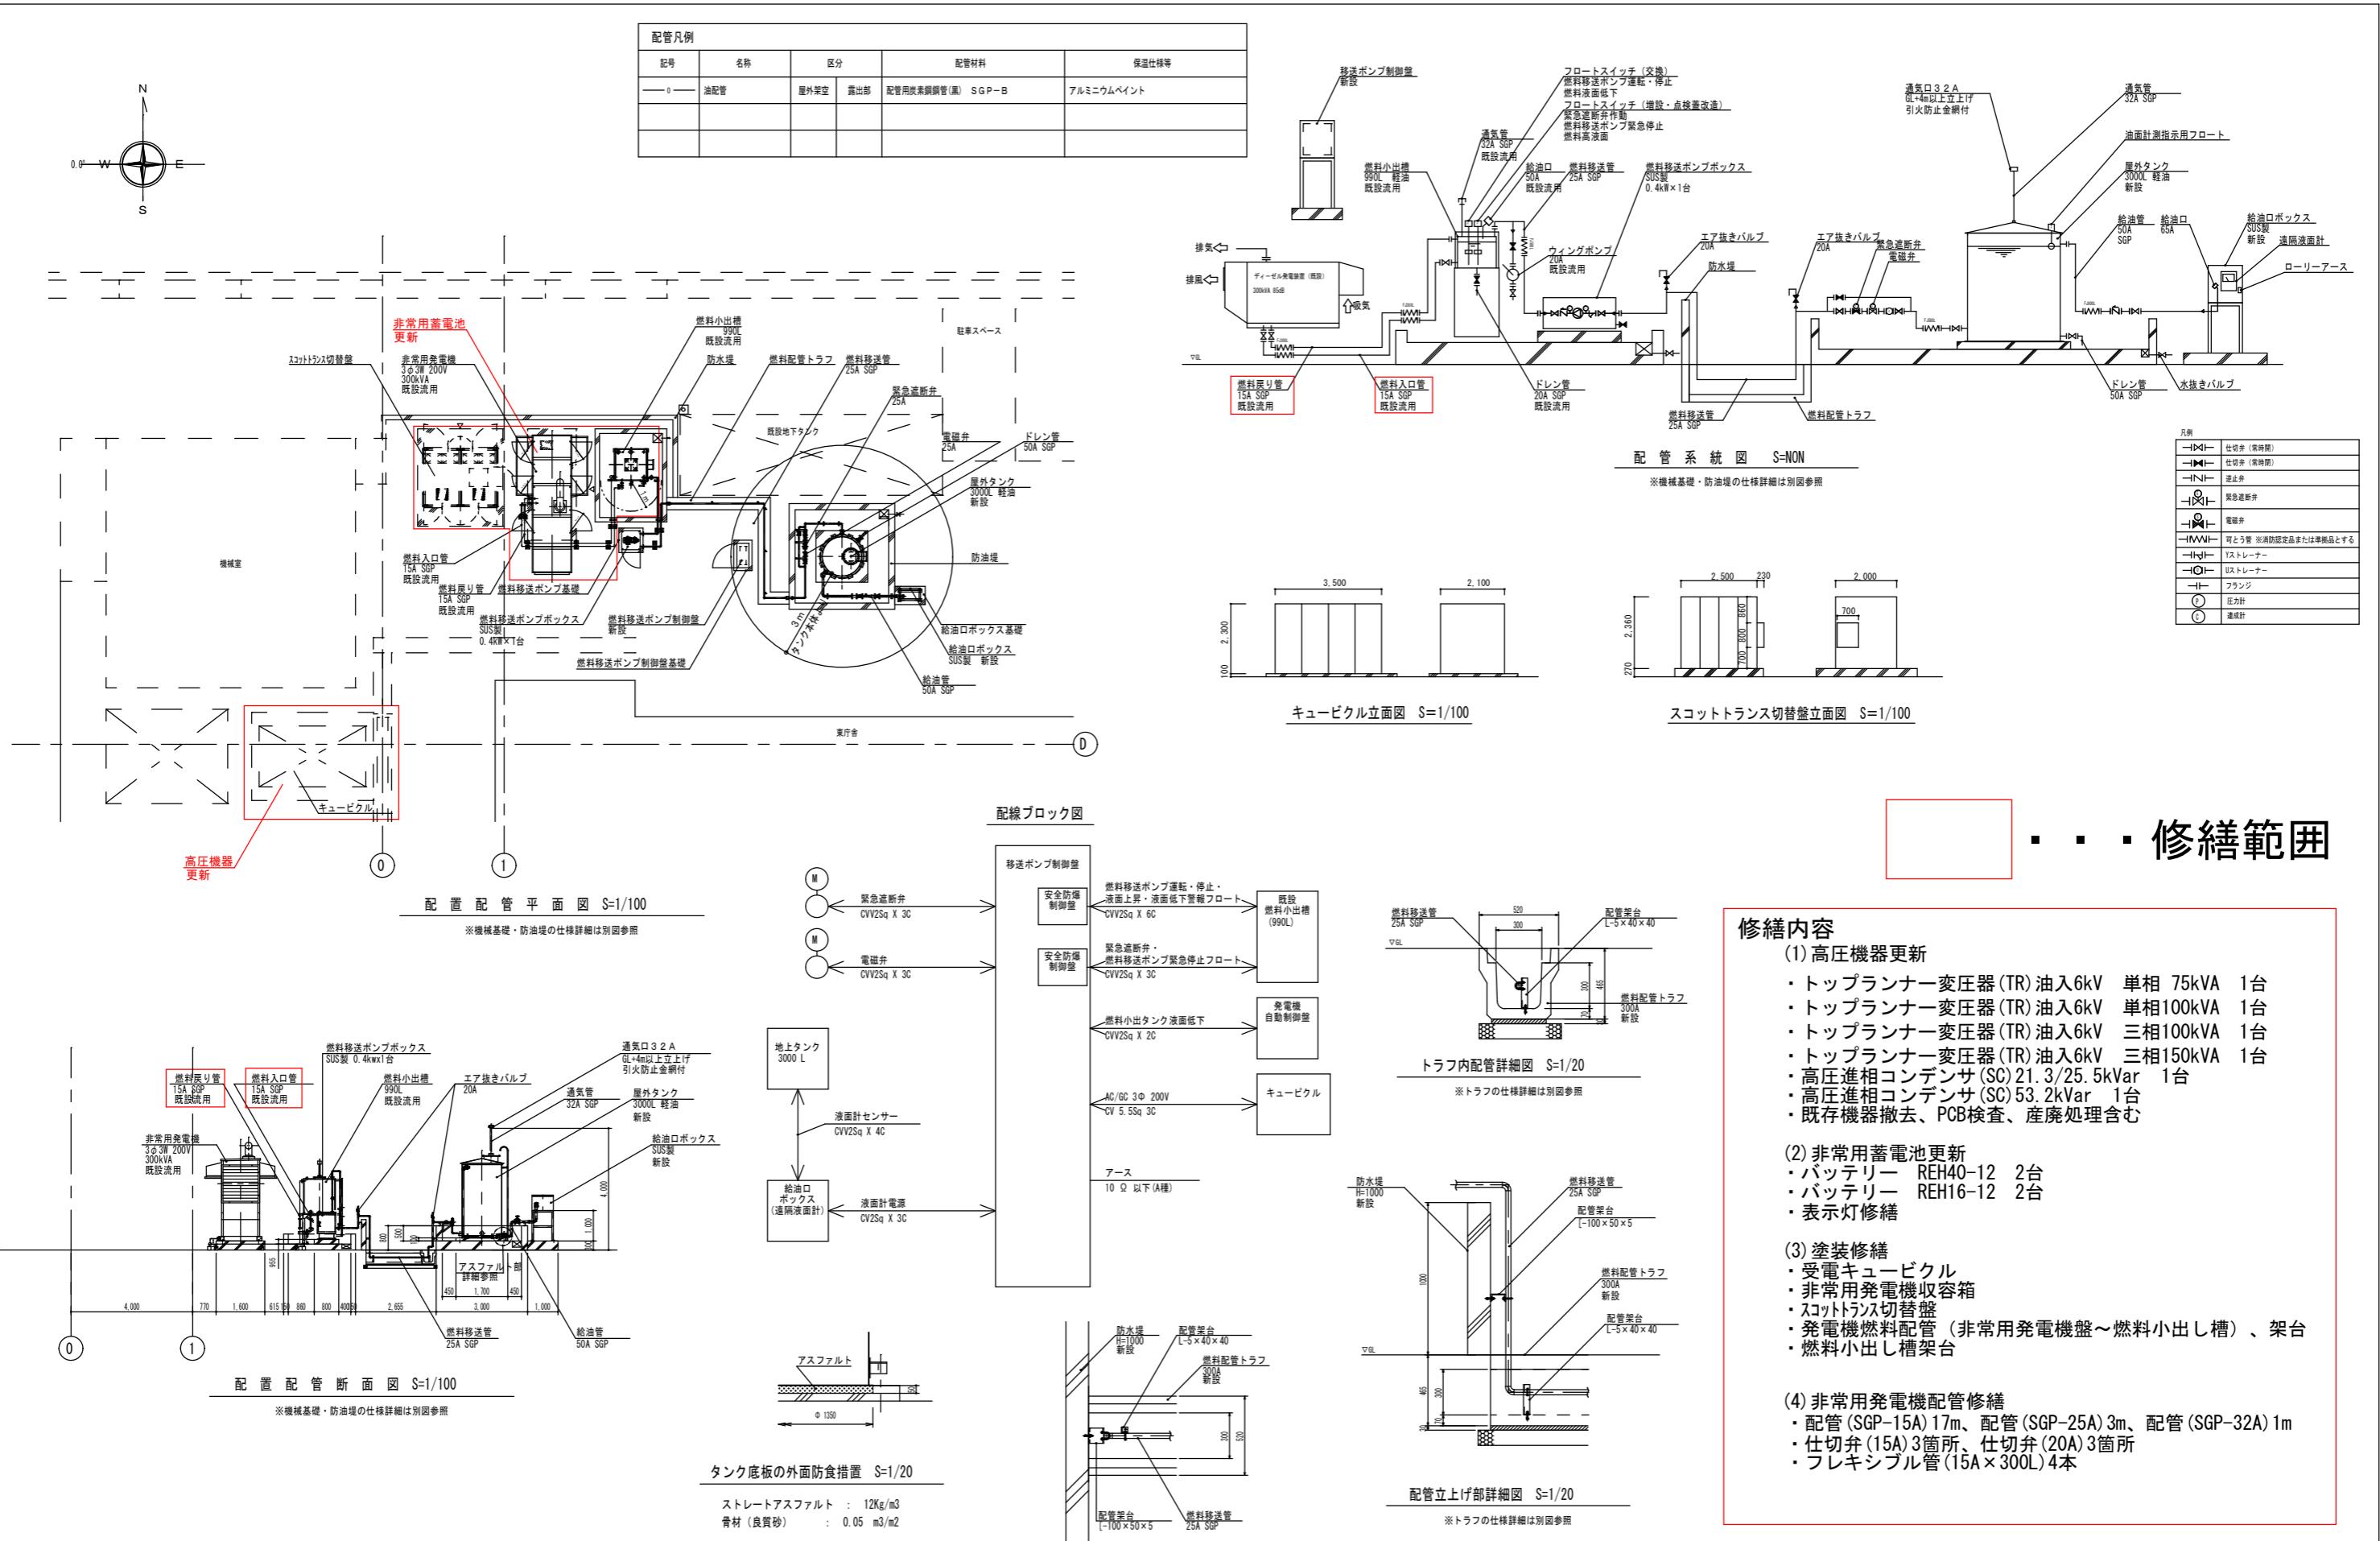

修繕名	令和7年度 角田市役所庁舎自家用工作物修繕	図名	油配管図・系統図	縮尺	作成年月日	図面番号
修繕場所	角田市 角田字大坊地内	設計者	角田市 産業建設部 都市計画課	-	2025.11	E-02


電灯回路は、平成21年1月に改修工事を行った際に負荷測定を行い
下記系統図のように接続しています。接続替えなどを行う際は負荷のバランスに注意して下さい。

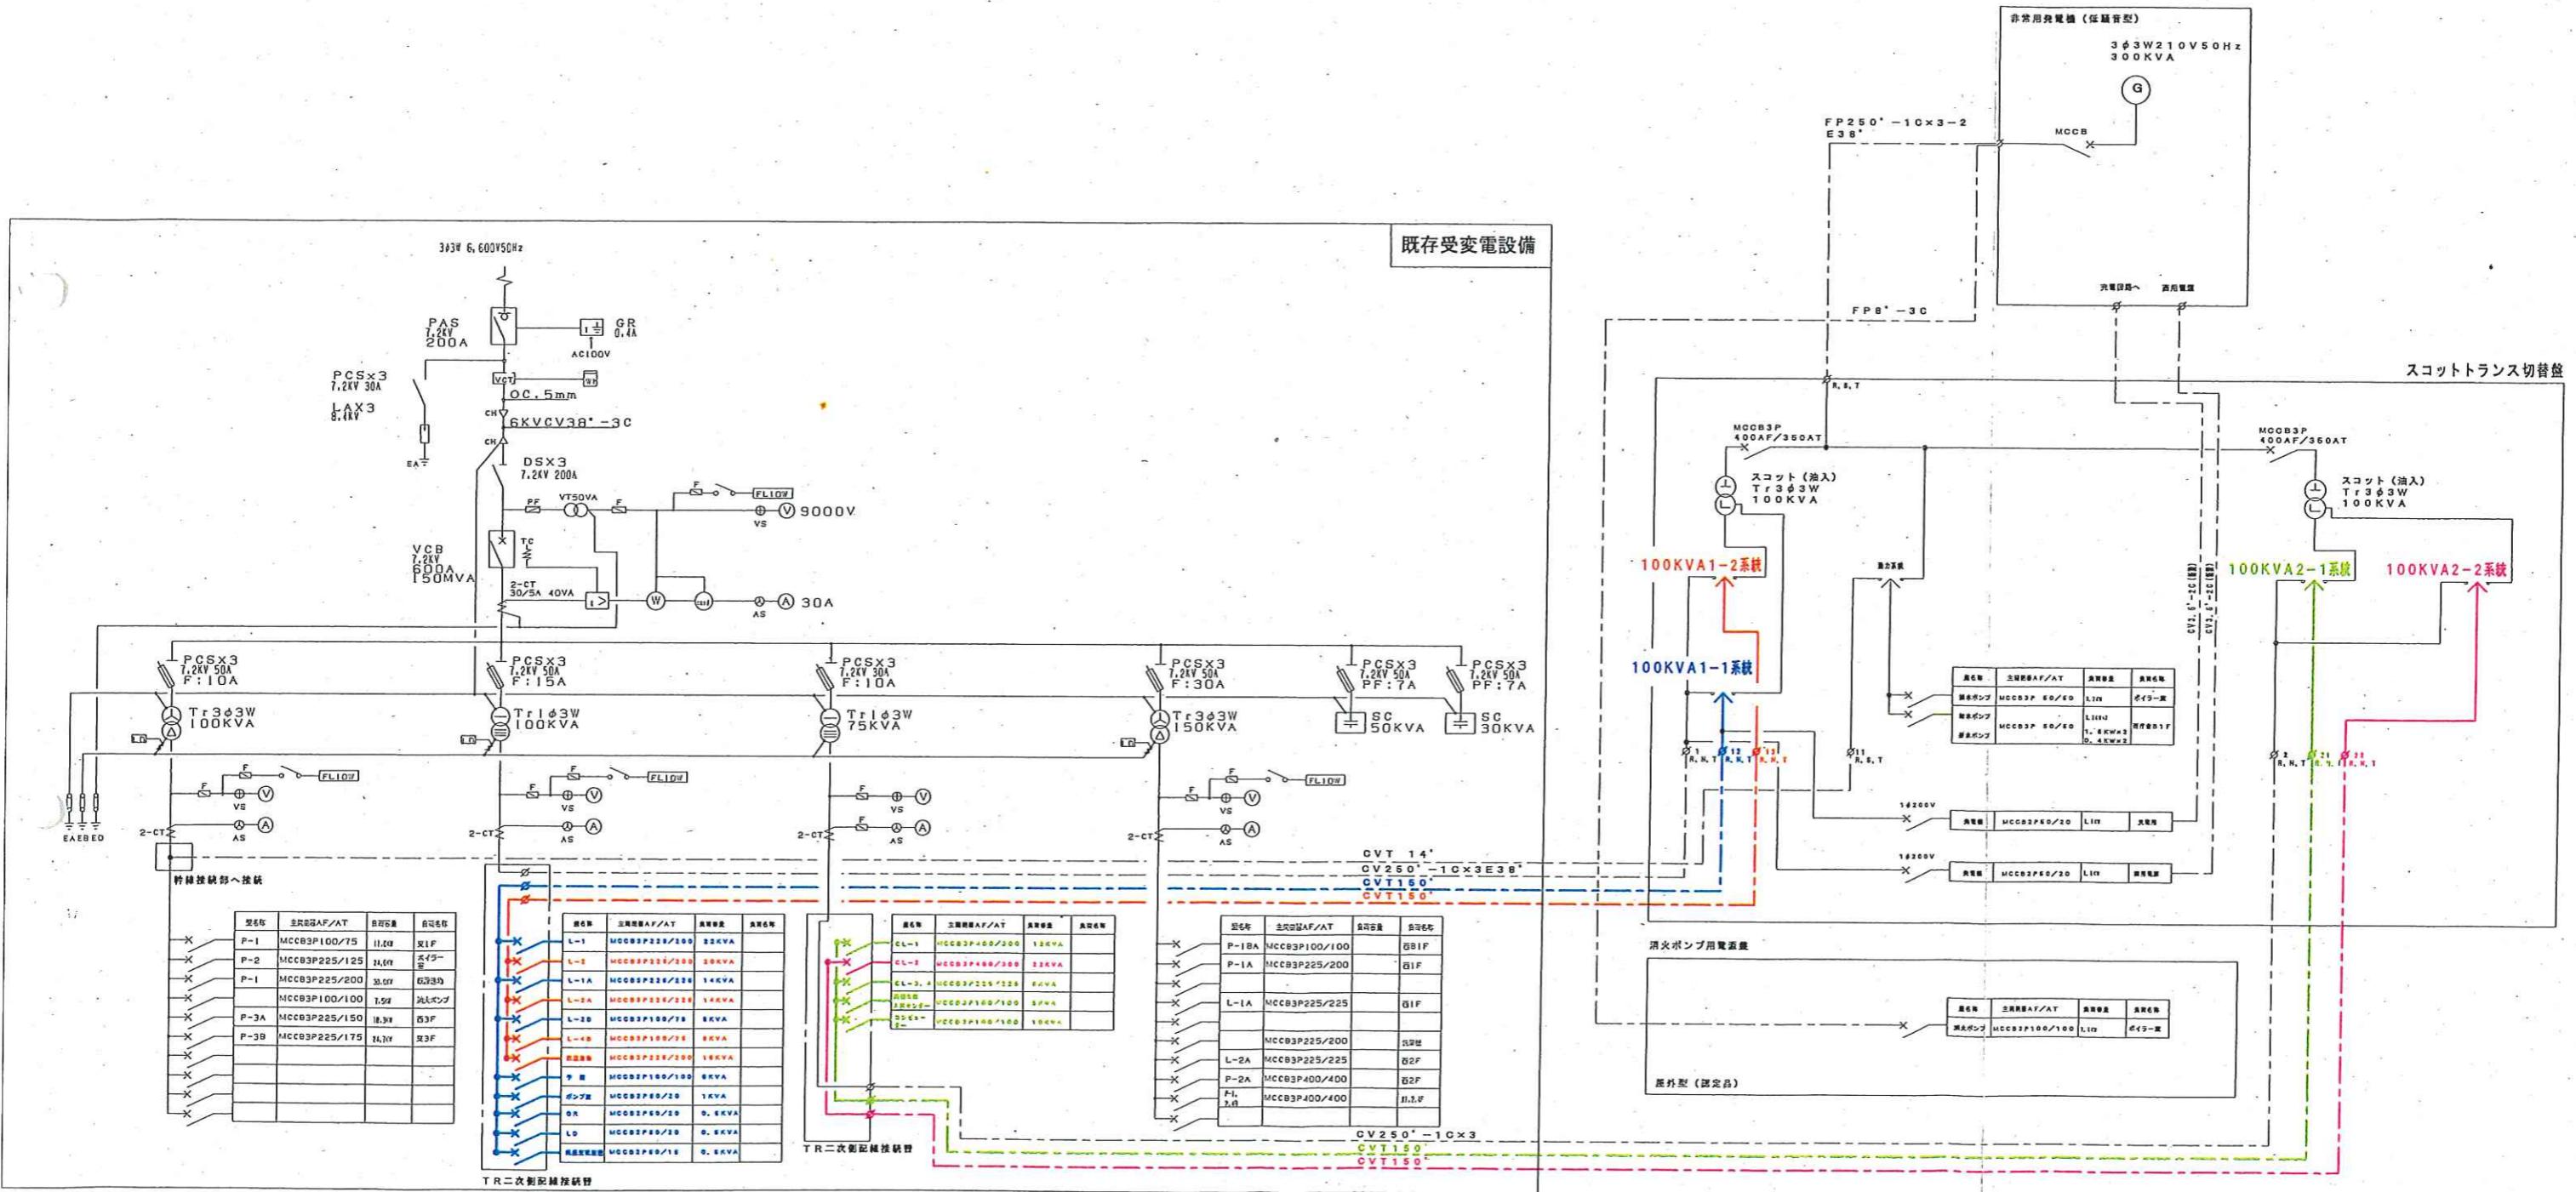




ディーゼル発電装置
300kVA 85dB

機器配置・配管図 S=1/50

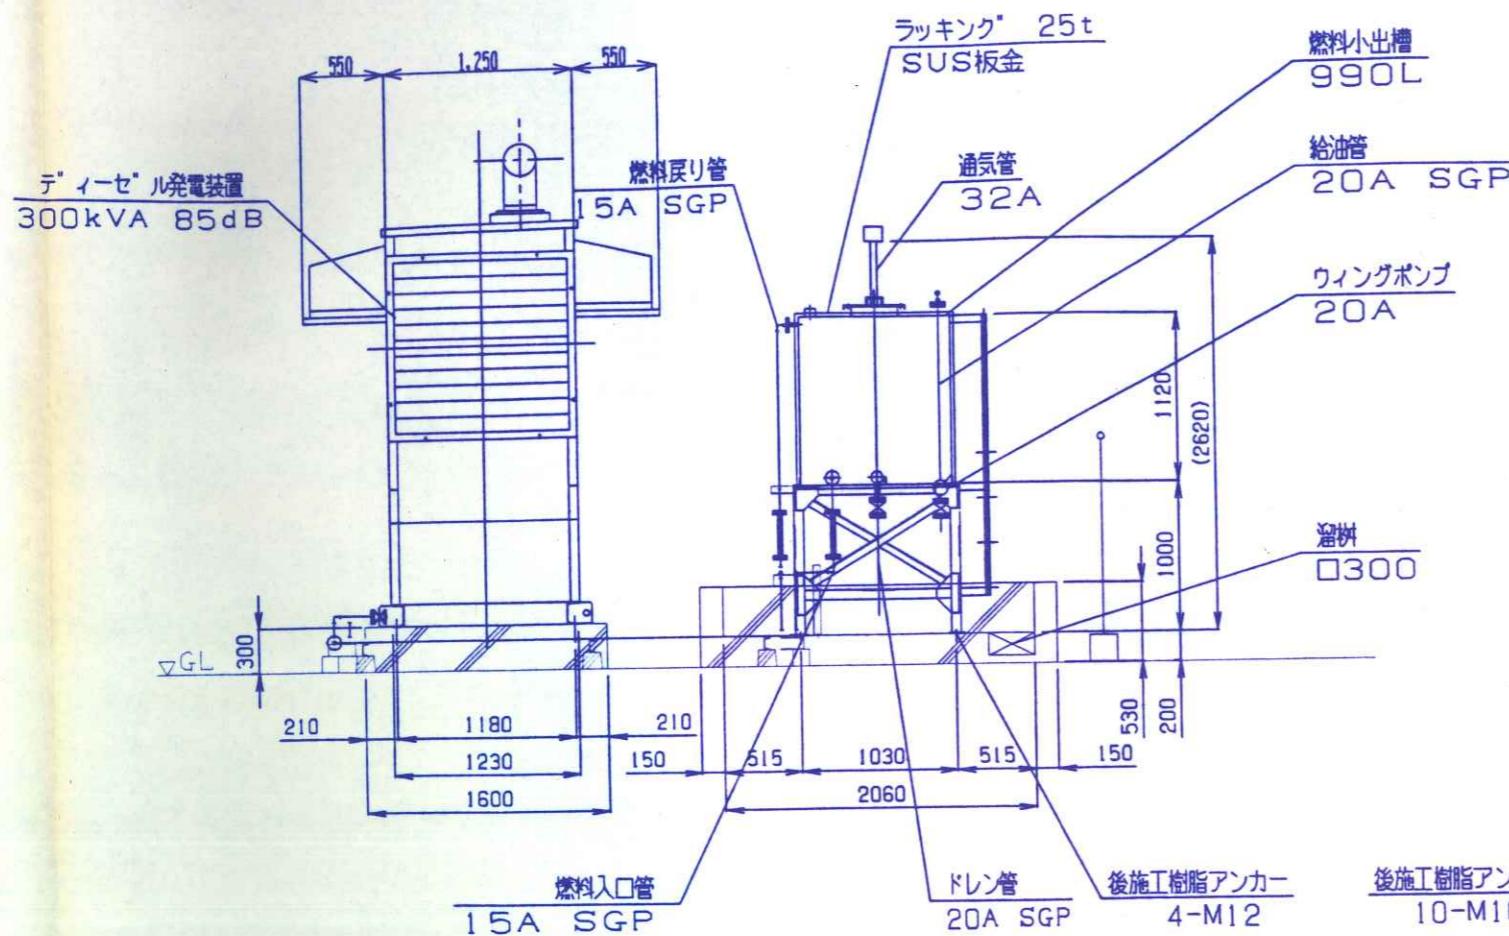

A-A' 断面図 S=1/50

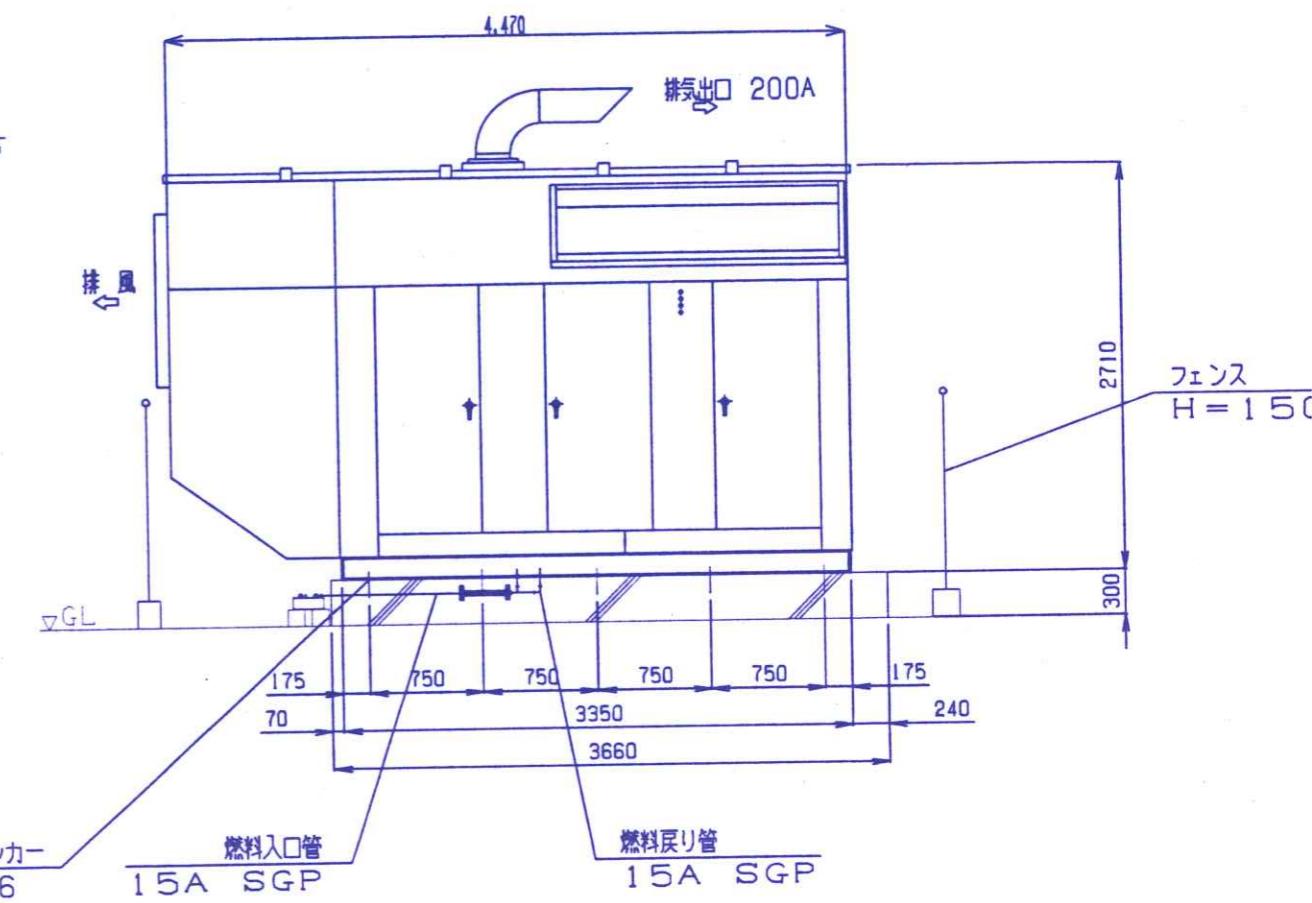

B-B' 断面図 S=1/50

