



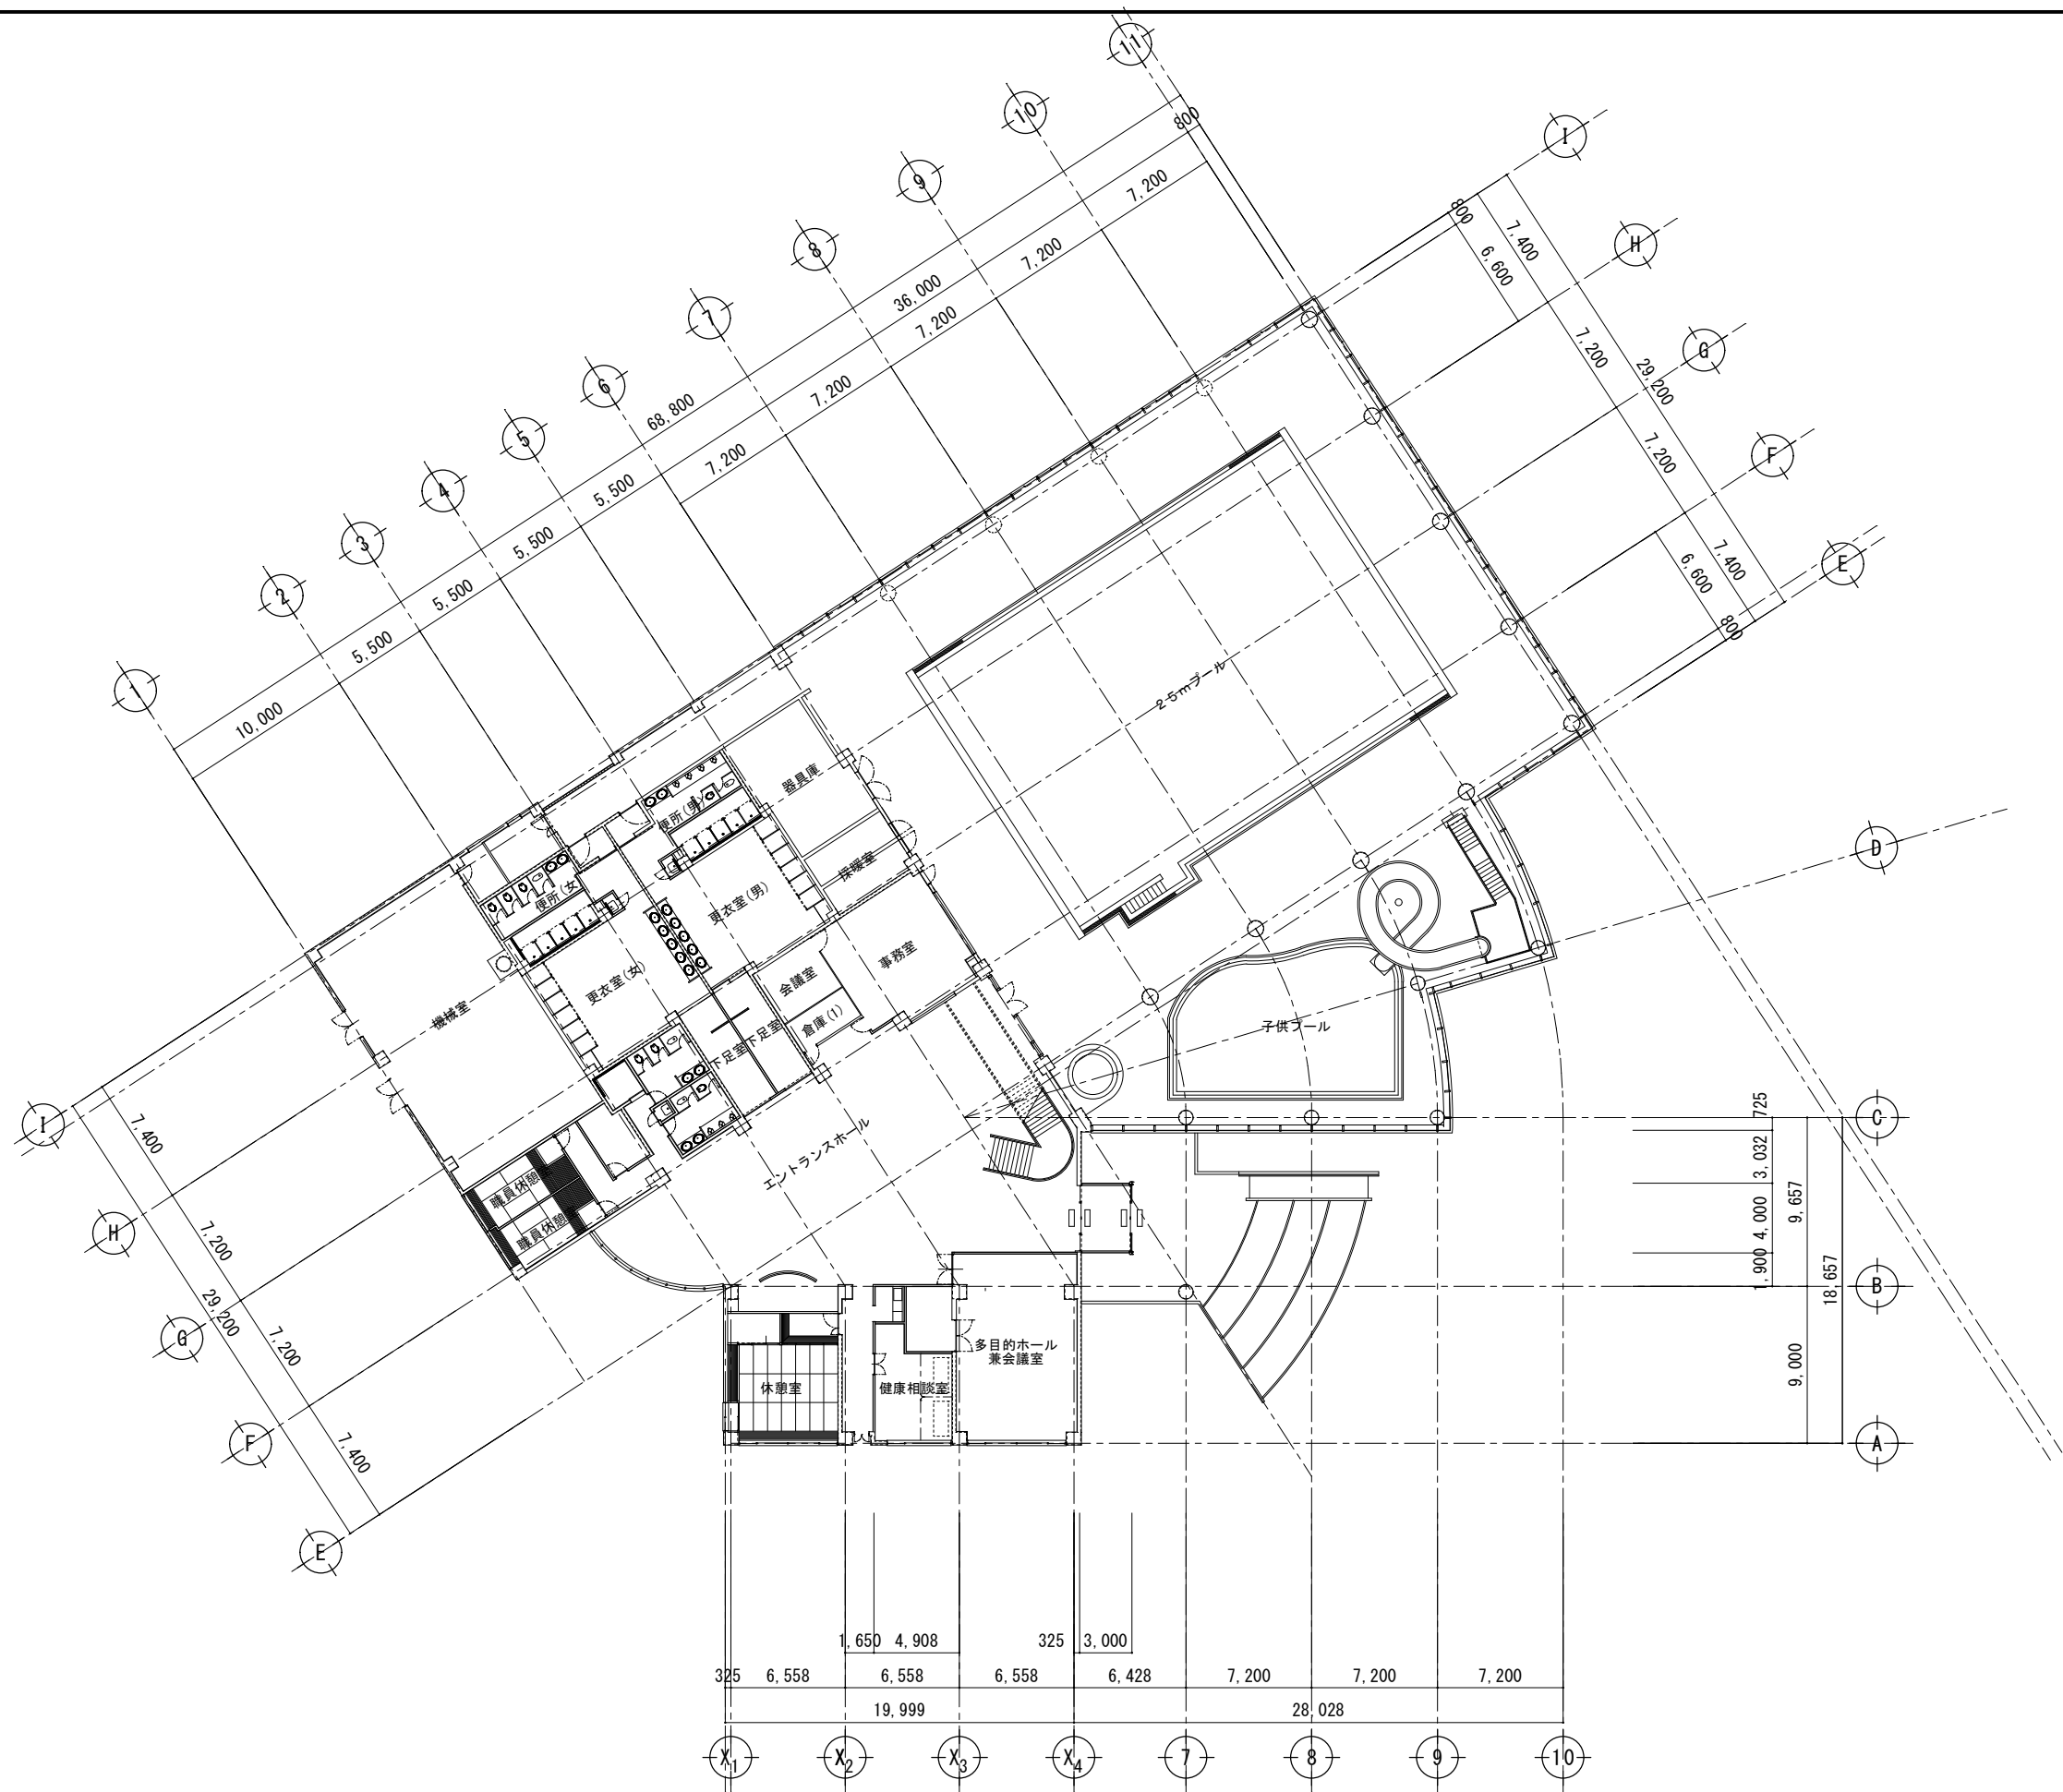

備考		工 事 名		図 名	温水プール1階平面図	縮 尺	作 成 年 月	図 面 番 号
		工 事 場 所		設 計 者		S=1:400		

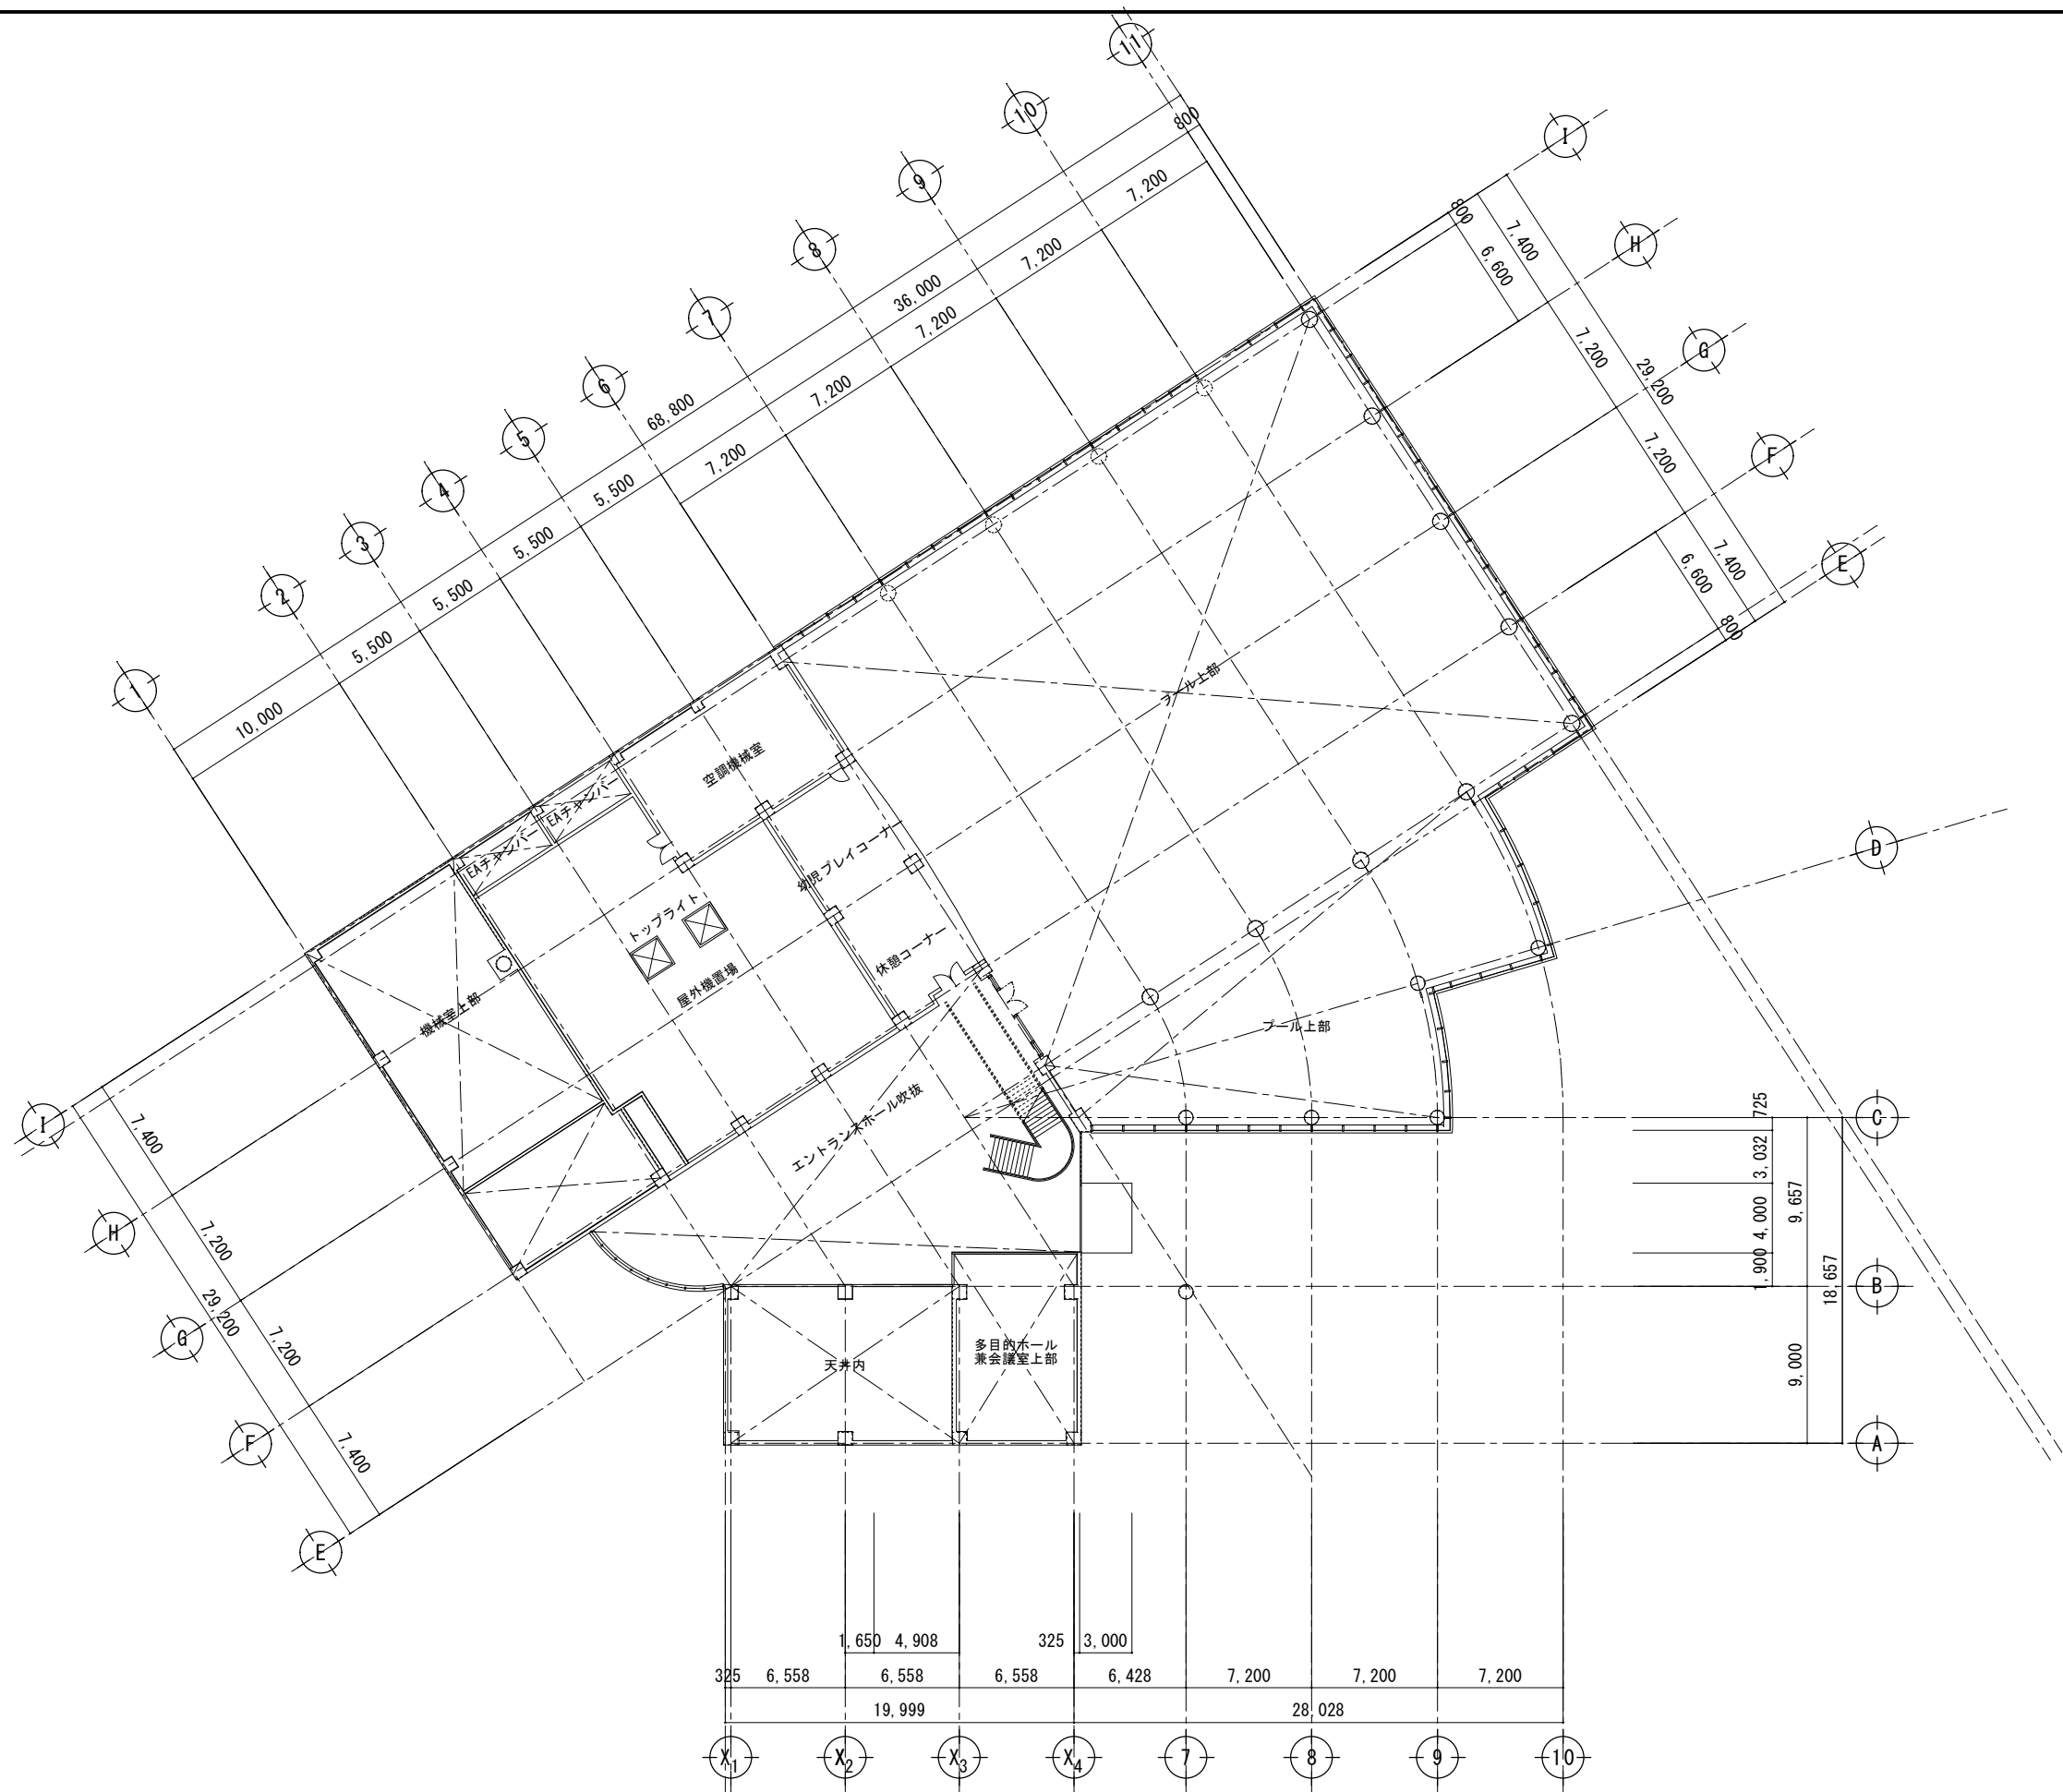

備考		工事名		図名	温水プール2階平面図	縮尺	作成年月	図面番号
		工事場所		設計者		S=1:400		